



Planta Baixa - Parte 02
escala 1:25

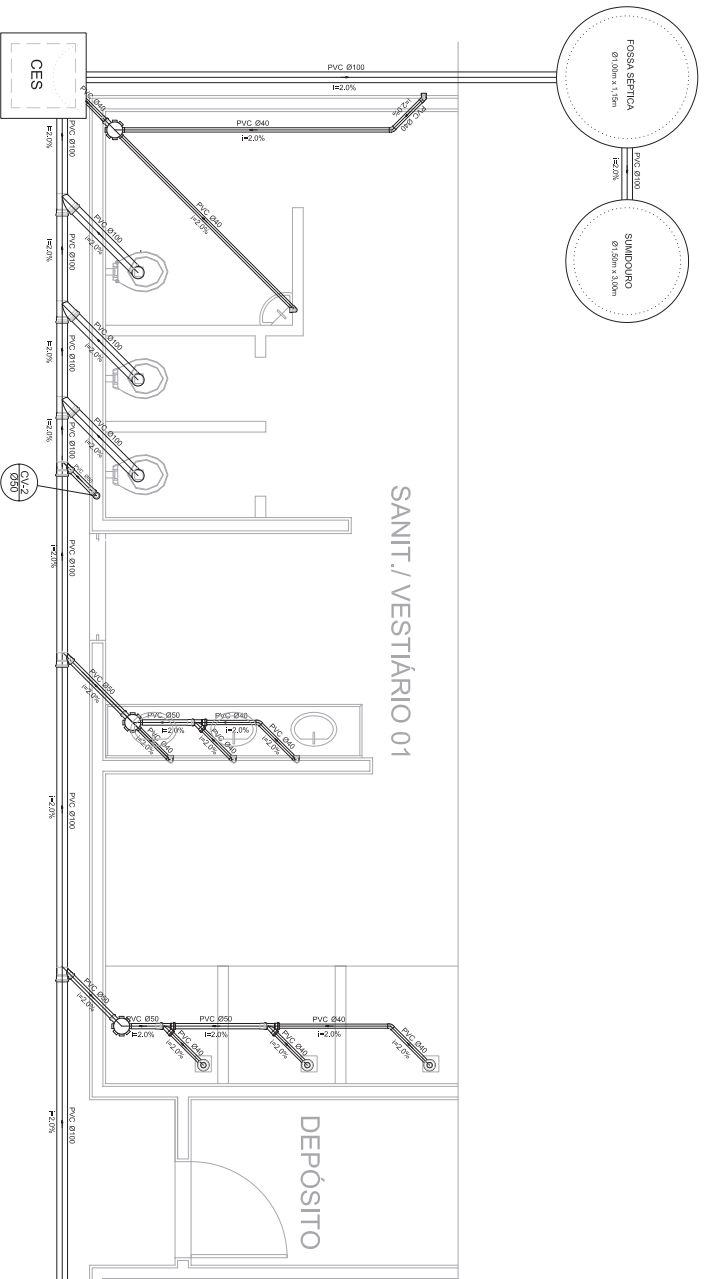

Planta Baixa - Parte 01
escala 1:25

Legenda	
	Bateria
	Caixa Sanitária
	Caixa Inspecção Espelho Sanitária
	Chuveiro Residencial
	Curva 45° curva Amarelo
	Curva 90° curva- oitavo
	Jostilha 45
	Jostilha simples
	Lavatório Residencial com sifão
	Lavatório de Uso Geral
	Vaso Sanitário 450°

Lista de Materiais	
Caixa de Passagem	2,00
Caixa de inspeção de esgoto sifonada CES- Ø20x50 cm	2,00
PVC Assessoria	6,00
150x150x50	6,00
100 mm - 4,00 mm	8,00
Sifão sifonado p/ pia e banheira	8,00
Valvula p/ lavatório e tanqueta	8,00
PVC Espelho	1,00
100 mm	18,00
Curva 90 curta	7,00
40 mm 45	7,00
40 mm 90	7,00
Jostilha 90	10,00
Curva 90 curva p/ esgoto secundário	4,00
Jostilha simples	6,00
100 mm - 50 mm	4,00
100 mm - 100 mm	12,00
50 mm - 40 mm	6,00
Tubo PVC pontilhado 40 mm	5,50
40 mm	6,00
Tubo rígido de ponta lisa	36,00
100 mm - 4"	6,00
50 mm - 2"	2,00
PVC Espelho	6,00
100 mm	6,00
Curva 90 curta	6,00
50 mm PVC pontilhado 40 mm	5,50
40 mm - 2"	6,00
50 mm - 2"	6,00

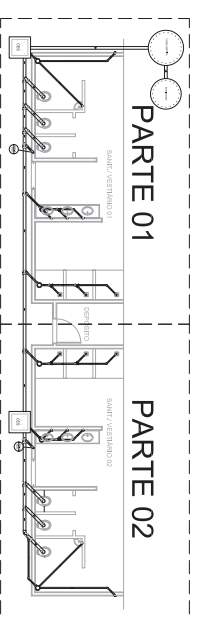

LOCALIZAÇÃO
escala 1:100

GOVERNO FEDERAL
BRASIL Ministério da Educação
PAIS RICO E PAIS SEM FOMEZA
FNDE Fundo Nacional de Educação

PROJETO PADRÃO - FNDE

MUNICÍPIO - UF:	
PROPRIETÁRIO:	
ENDEREÇO:	
PROPRIETÁRIO	CEA
RESP. TÉCNICO	RA
DULO	CEA

OBSERVAÇÕES:

QUADRA COBERTA	
PROJETO SANITÁRIO	

CONDOMÍNIO	QUADRA COBERTA	PRODUTA
GESTÃO/COMPANHIA	PLANTA BAIXA	01/01
Educativa		
EDIFÍCIO	EDIFÍCIO	
PROJETO	PROJETO	