

**E.M.E.I. MENINO DEUS**

ESCALA 1/100

**07**  **SENSORES DE ALARME**



PREFEITURA MUNICIPAL DE SANTO ANTÔNIO DA PATRULHA

SECRETARIA MUNICIPAL DA EDUCAÇÃO

E.M.E.I. MENINO DEUS

Contém:  
**PLANTA BAIXA**  
**SENSORES DE ALARME**

Projeto: ARQUITETA


Data e escala: JUNHO/2017 1/100

Preço nº:

**A-00**

ARLL



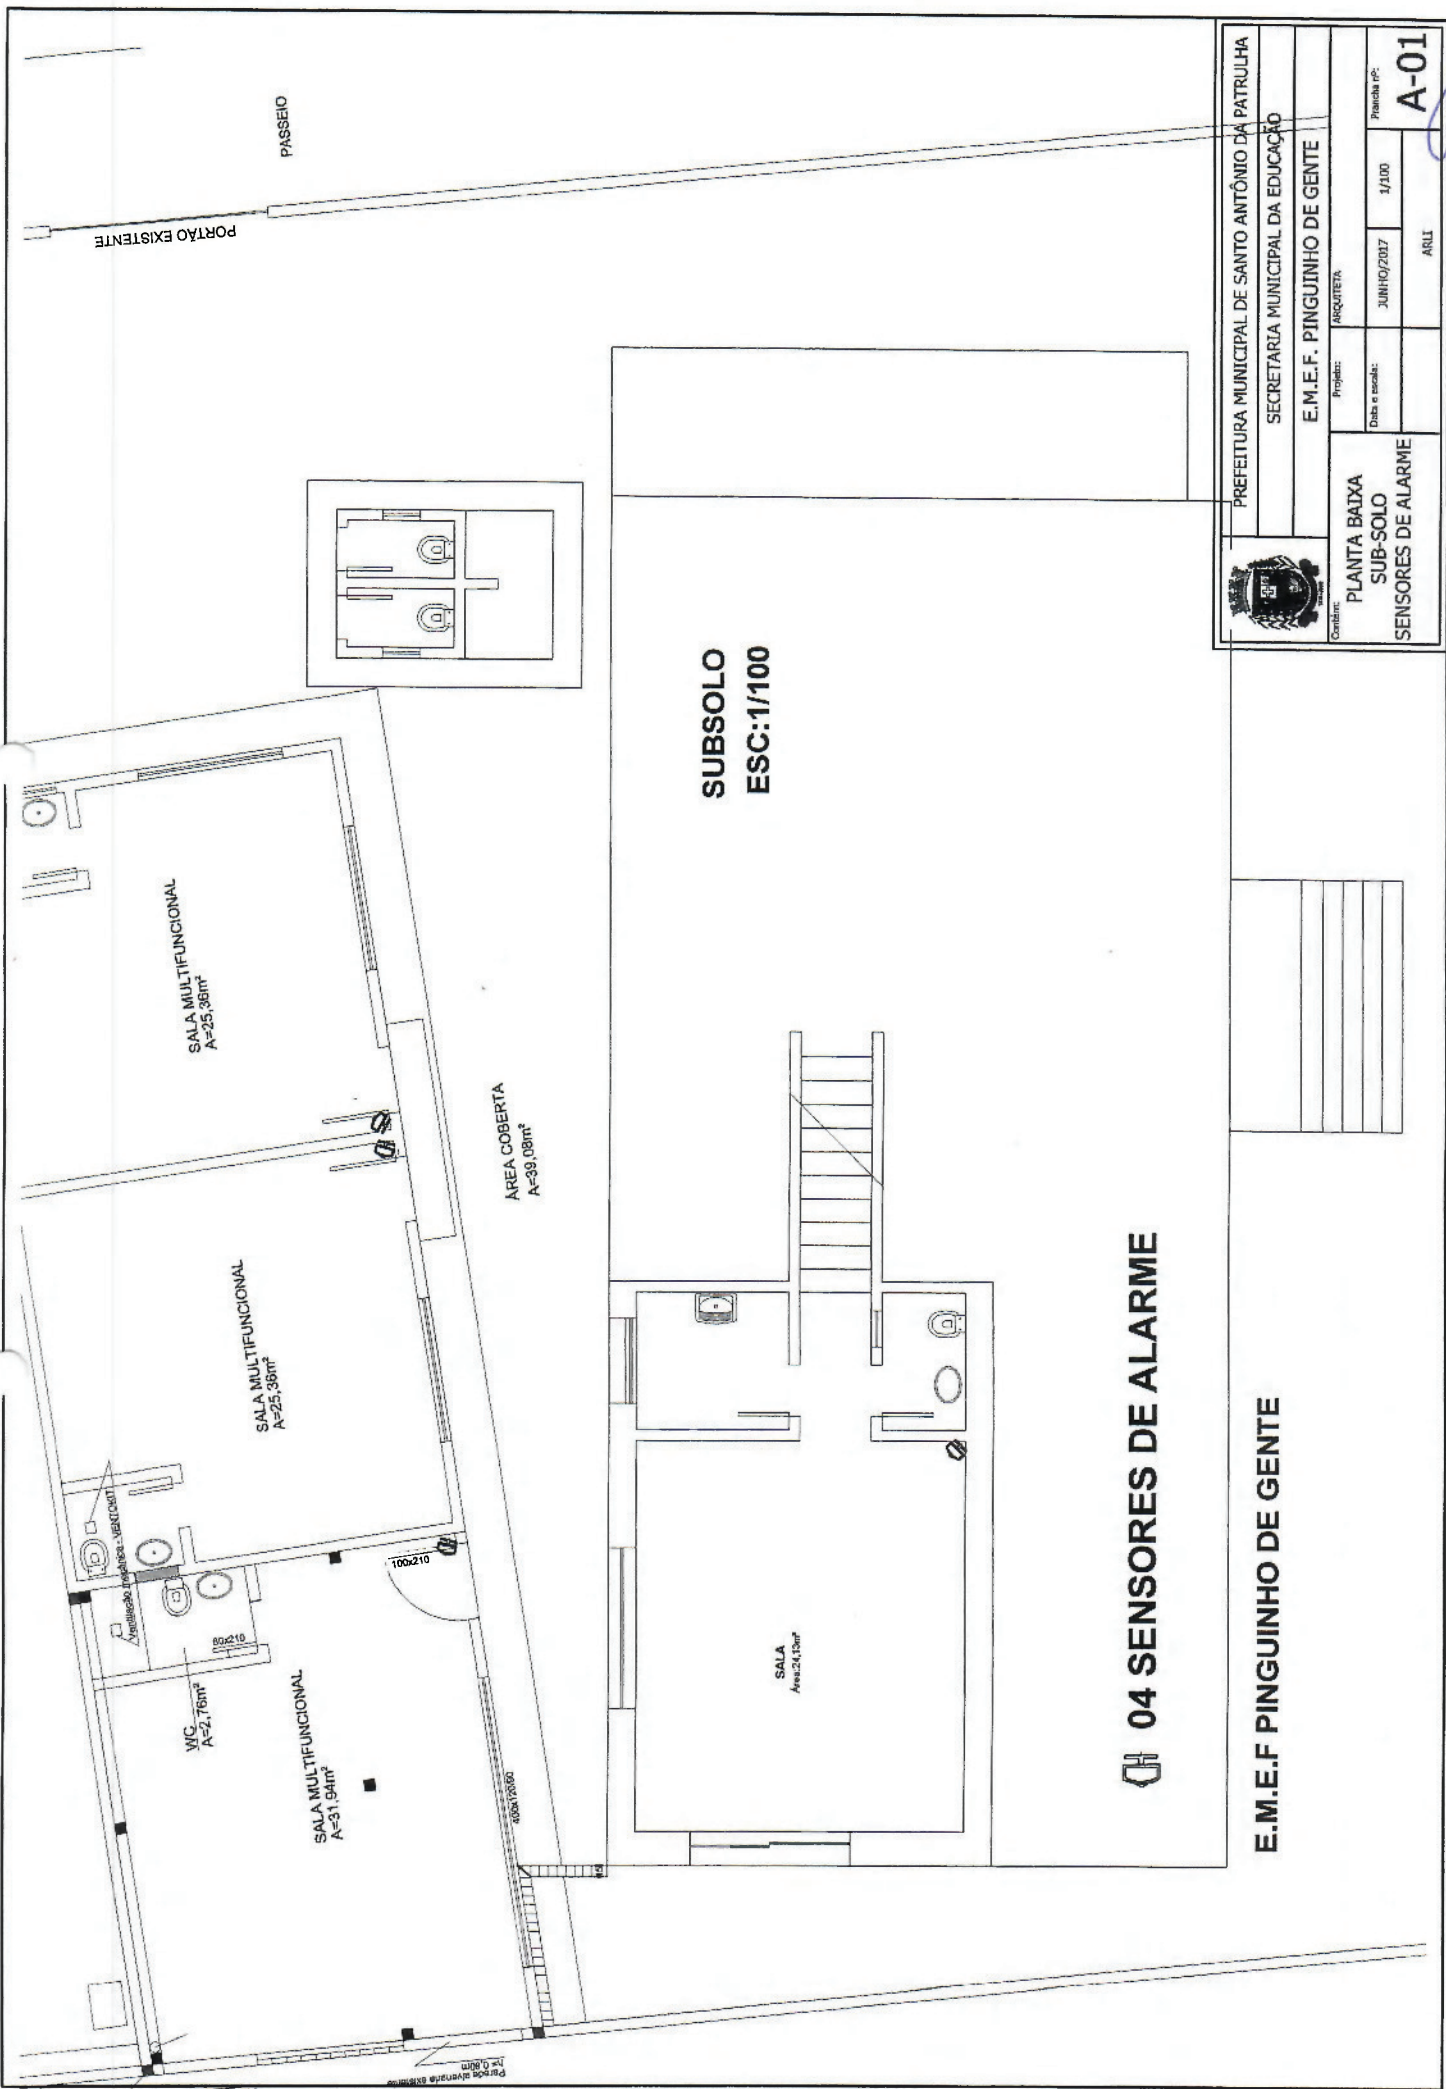

**SUBSOLO  
ESC: 1/100**


**04 SENSORES DE ALARME**

**E.M.E.F PINGUINHO DE GENTE**



PREFEITURA MUNICIPAL DE SANTO ANTÔNIO DA PATRULHA	
SECRETARIA MUNICIPAL DA EDUCAÇÃO	
E.M.E.F. PINGUINHO DE GENTE	
Projeto: ARQUITETA	Planta nº: A-01
Data e escala: JUNHO/2017 1/100	ARLI
Contém: PLANTA BAIXA SUB-SOLO SENSORES DE ALARME	

*Handwritten signature and initials in blue ink.*

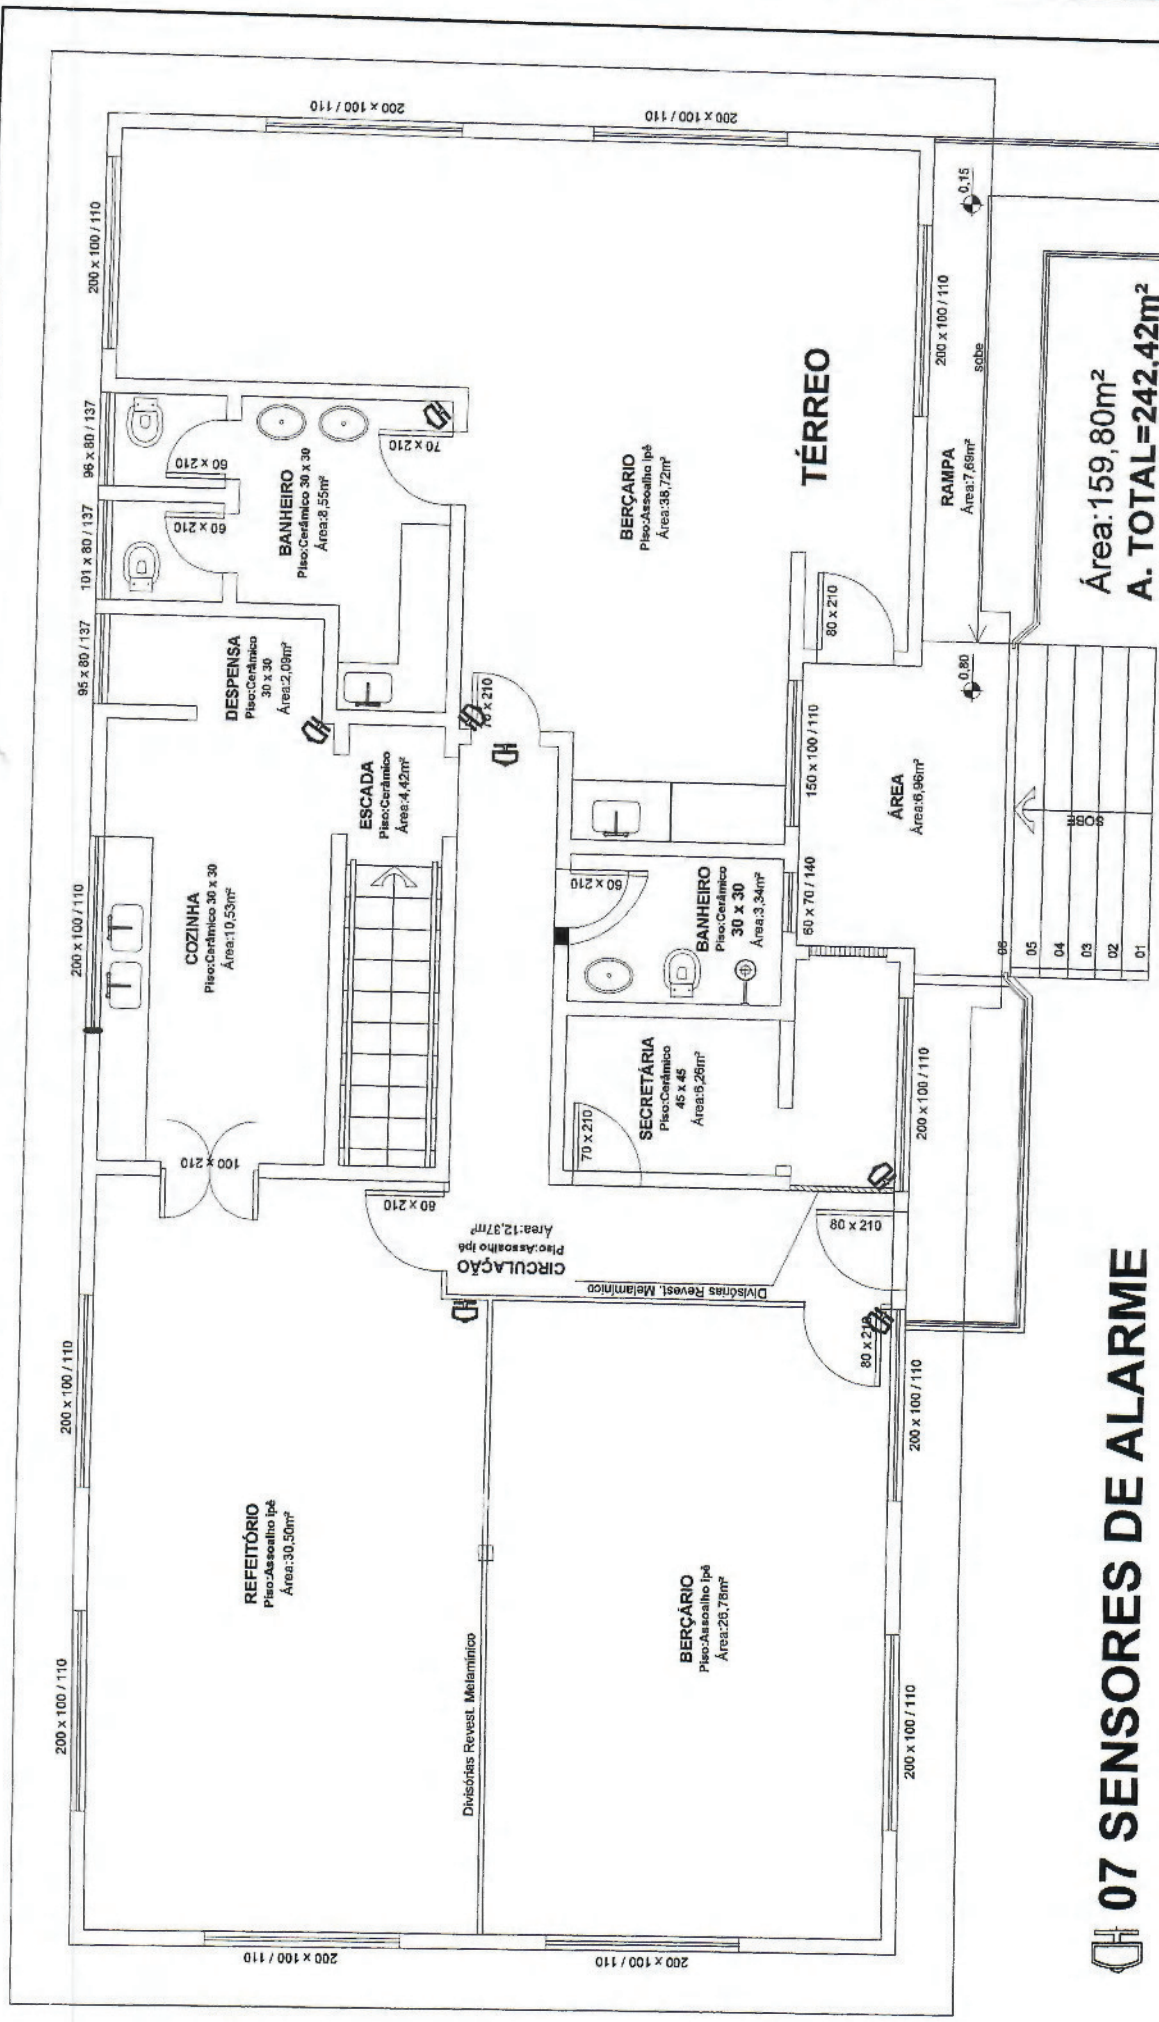

Área: 159,80m<sup>2</sup>  
**A. TOTAL=242,42m<sup>2</sup>**

# 07 SENSORES DE ALARME




PREFEITURA MUNICIPAL DE SANTO ANTONIO DA PATRULHA	
SECRETARIA MUNICIPAL DA EDUCAÇÃO	
E.M.E.F. PINGUINHO DE GENTE	
Programa: ARQUITETA	Projeto nº: A-00
Planta nº: PLANTA BAIXA	Data e escala: JUNHO/2017 1/75
Sensores de Alarme	Arquiteta

10



A-01	ARLTI	Data e escala:	
	1/125	JUNHO/2017	
Projeto: E.M.E.F. SONECA		Arquiteta:	
PREFEITURA MUNICIPAL DE SANTO ANTÔNIO DA PATRULHA		SECRETARIA MUNICIPAL DA EDUCAÇÃO	

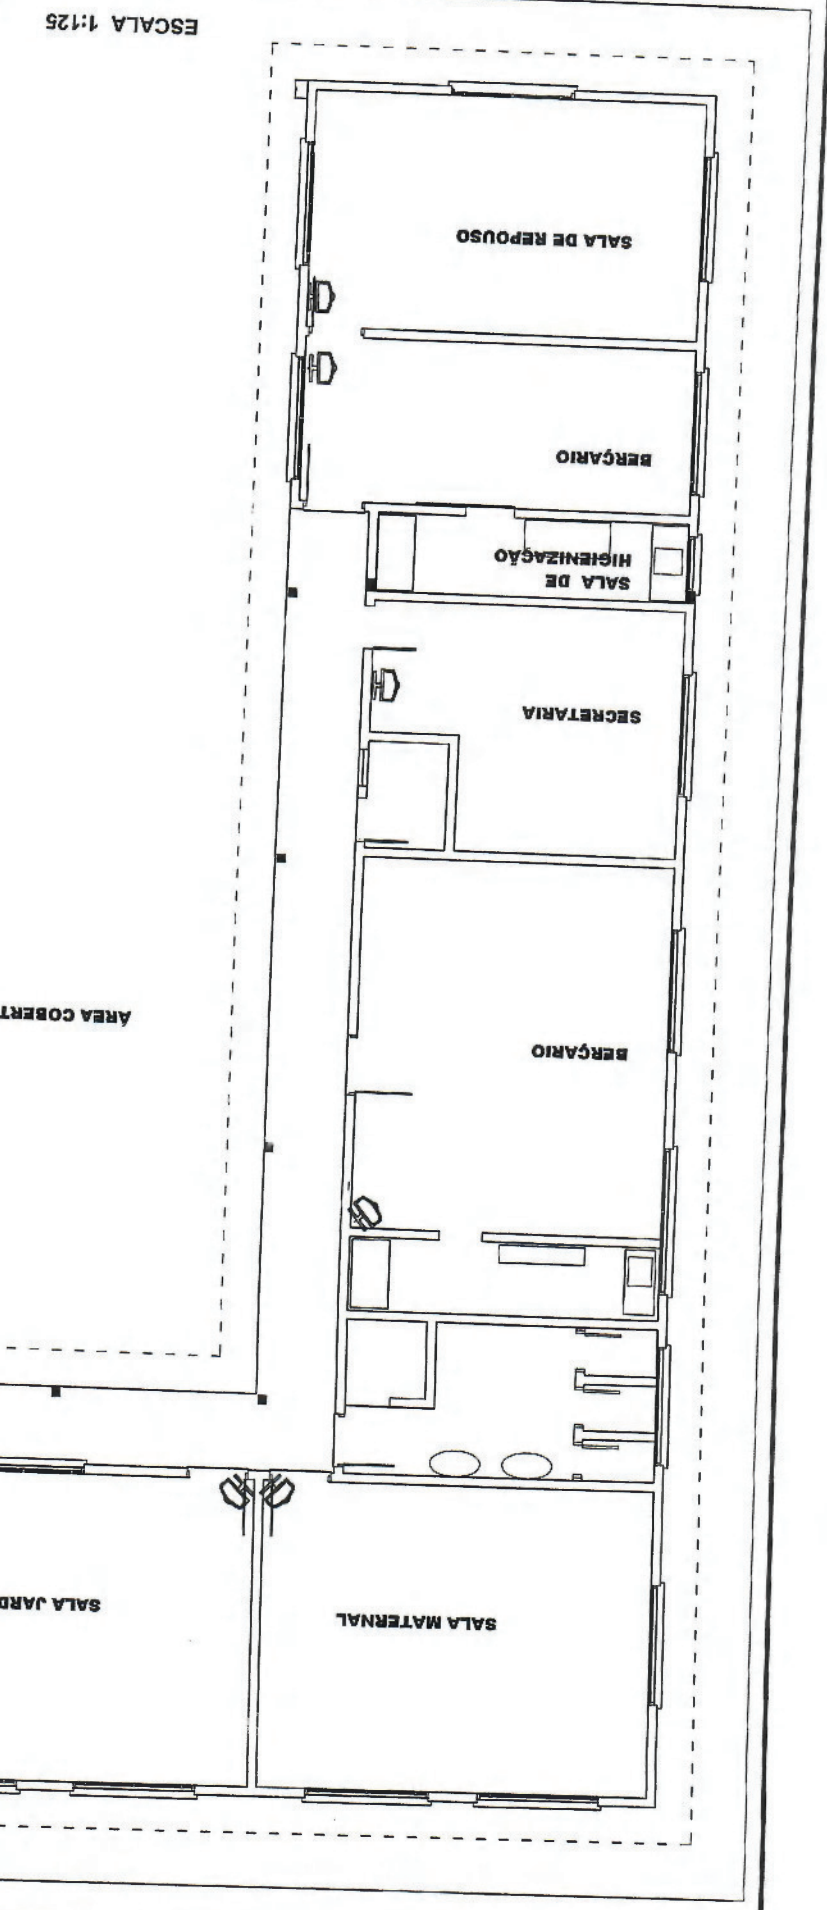

ESCOLA INFANTIL SONECA

12 SENSORES DE ALARME

# ESCOLA ANGELO TEDESCO



## 04 SENSORES DE ALARME



SECRETARIA  
DA EDUCAÇÃO

PREFEITURA MUNICIPAL  
DE SANTO ANTONIO  
DA PATRULHA

SENSORES DE ALARME

PROJETO  
DEPARTAMENTO DE ENGENHARIA E ARQUITETURA

ESCOLA ANGELO TEDESCO

CANTEIRO  
PLANTA BAIXA

DATA


ESCALA:  
1/200

ARL


A01

02



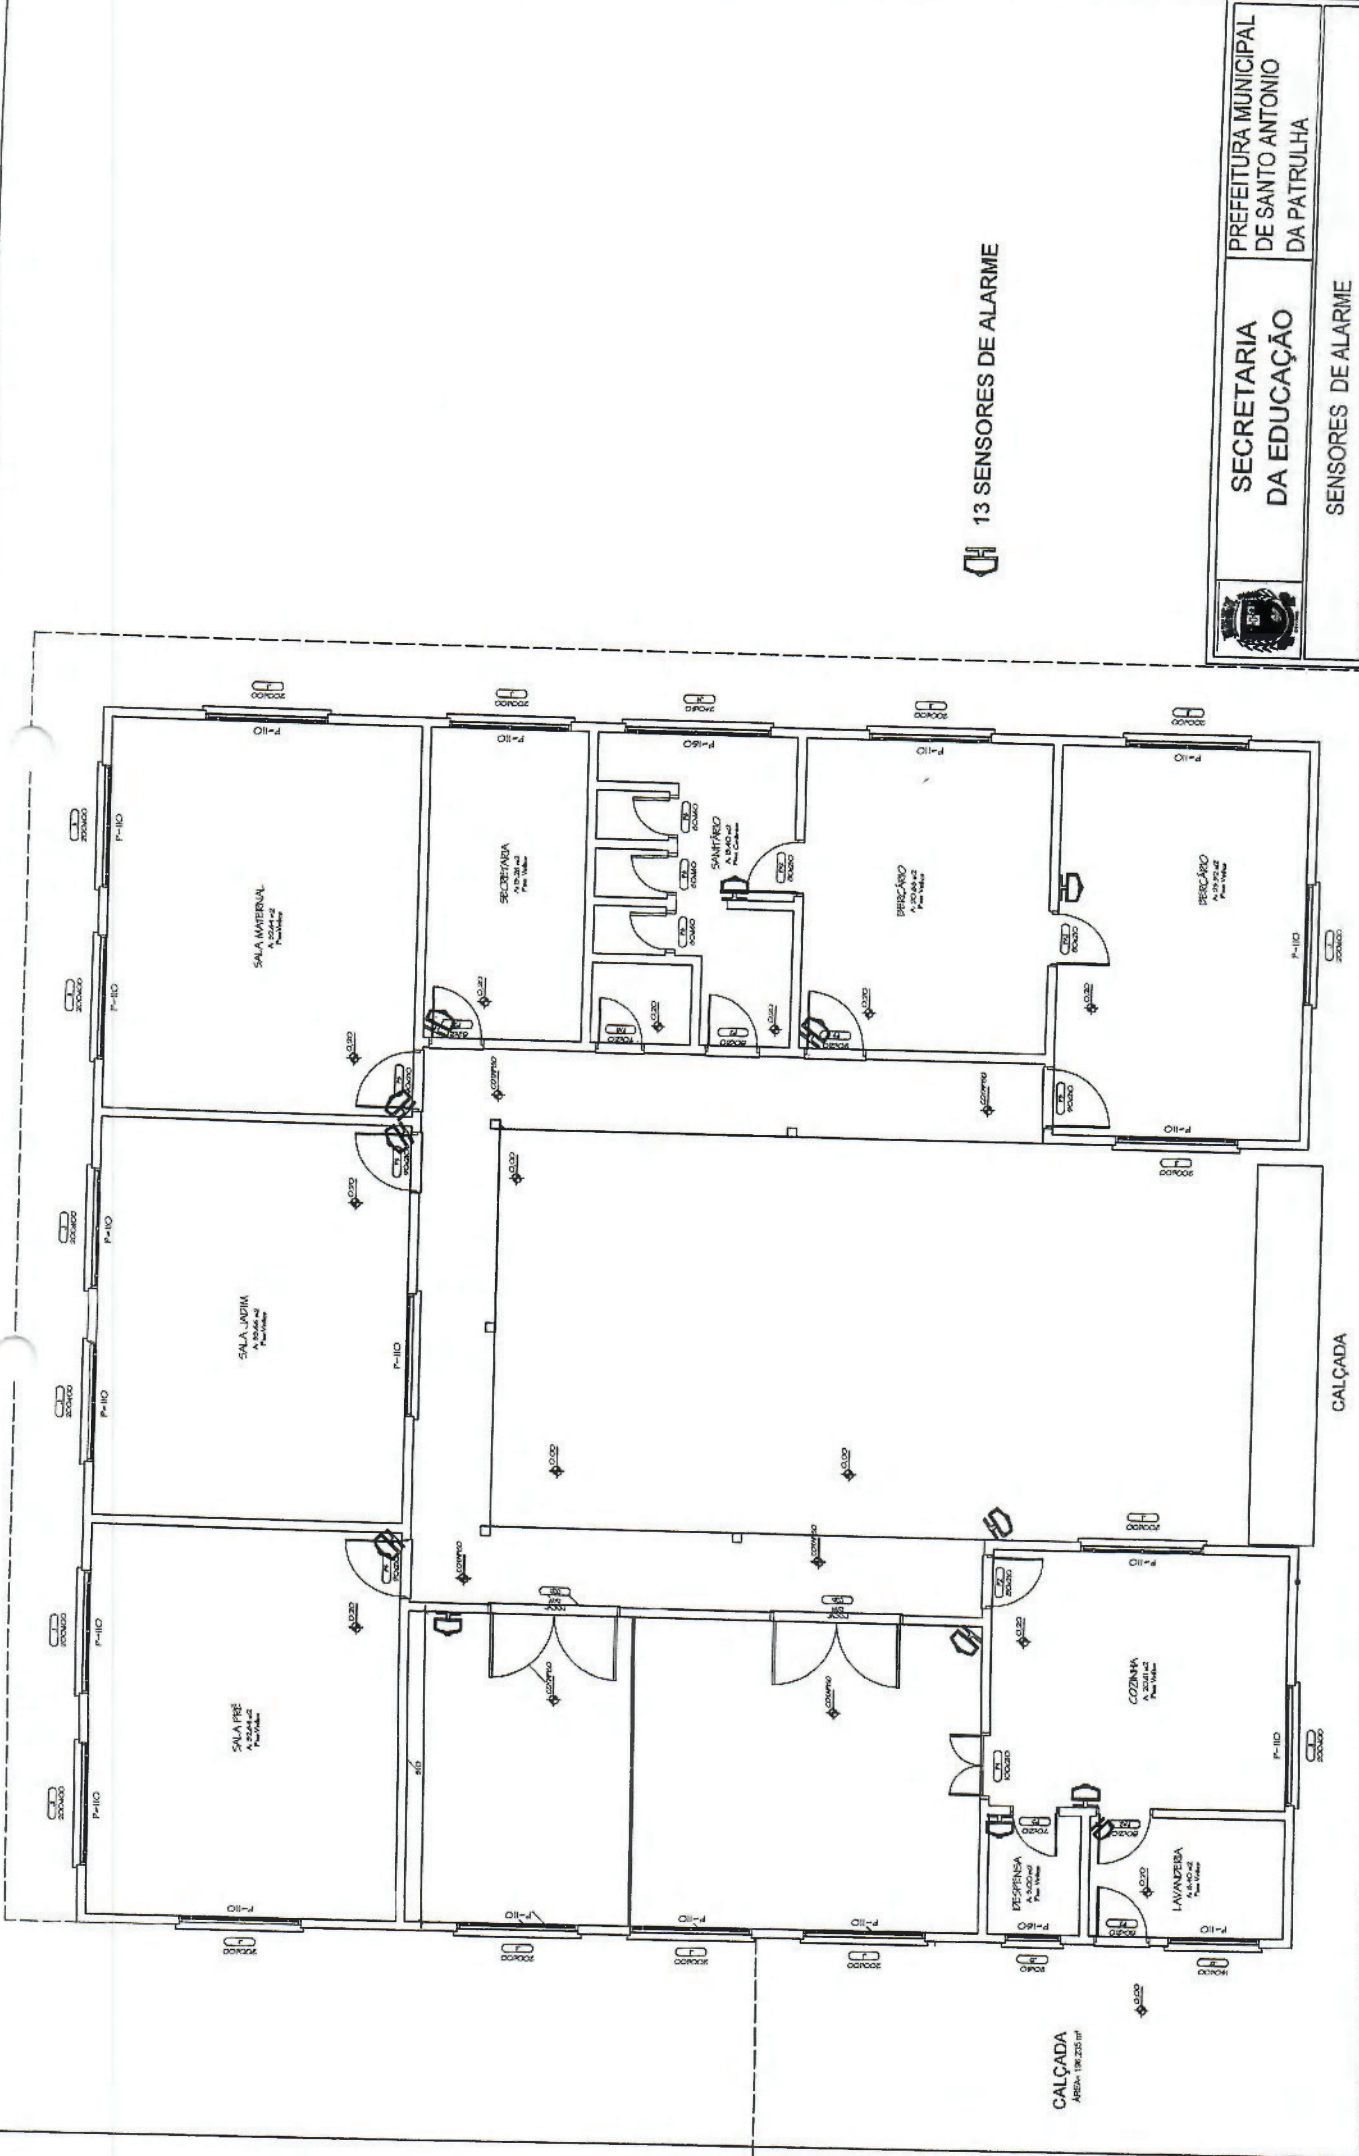

13 SENSORES DE ALARME

	SECRETARIA DA EDUCAÇÃO	PREFEITURA MUNICIPAL DE SANTO ANTONIO DA PATRULHA
	SENORES DE ALARME	
PROJETO	CRECHE BABY PINGUINHO	DATA
CONTEUDO	PLANTA BAIXA	ESCALA: 1/125
		ARL

A01


CRECHE BABY PINGUINHO

ESCALA 1/125


CALÇADA  
ÁREA: 138,255 m²

CALÇADA


48/6

A 01	CONTENIDO	PLANTA BAIXA
	PROJETO	DEPOSITO DA MERENDA ESCOLAR
SENSORES DE ALARME		
PREFEITURA MUNICIPAL DE SANTO ANTONIO DA PATRULHA	SECRETARIA DA EDUCAÇÃO	
DATA	JUNHO/2017	
ESCALA:	1/125	
ARLH		

H) 03 SENSORES DE ALARME

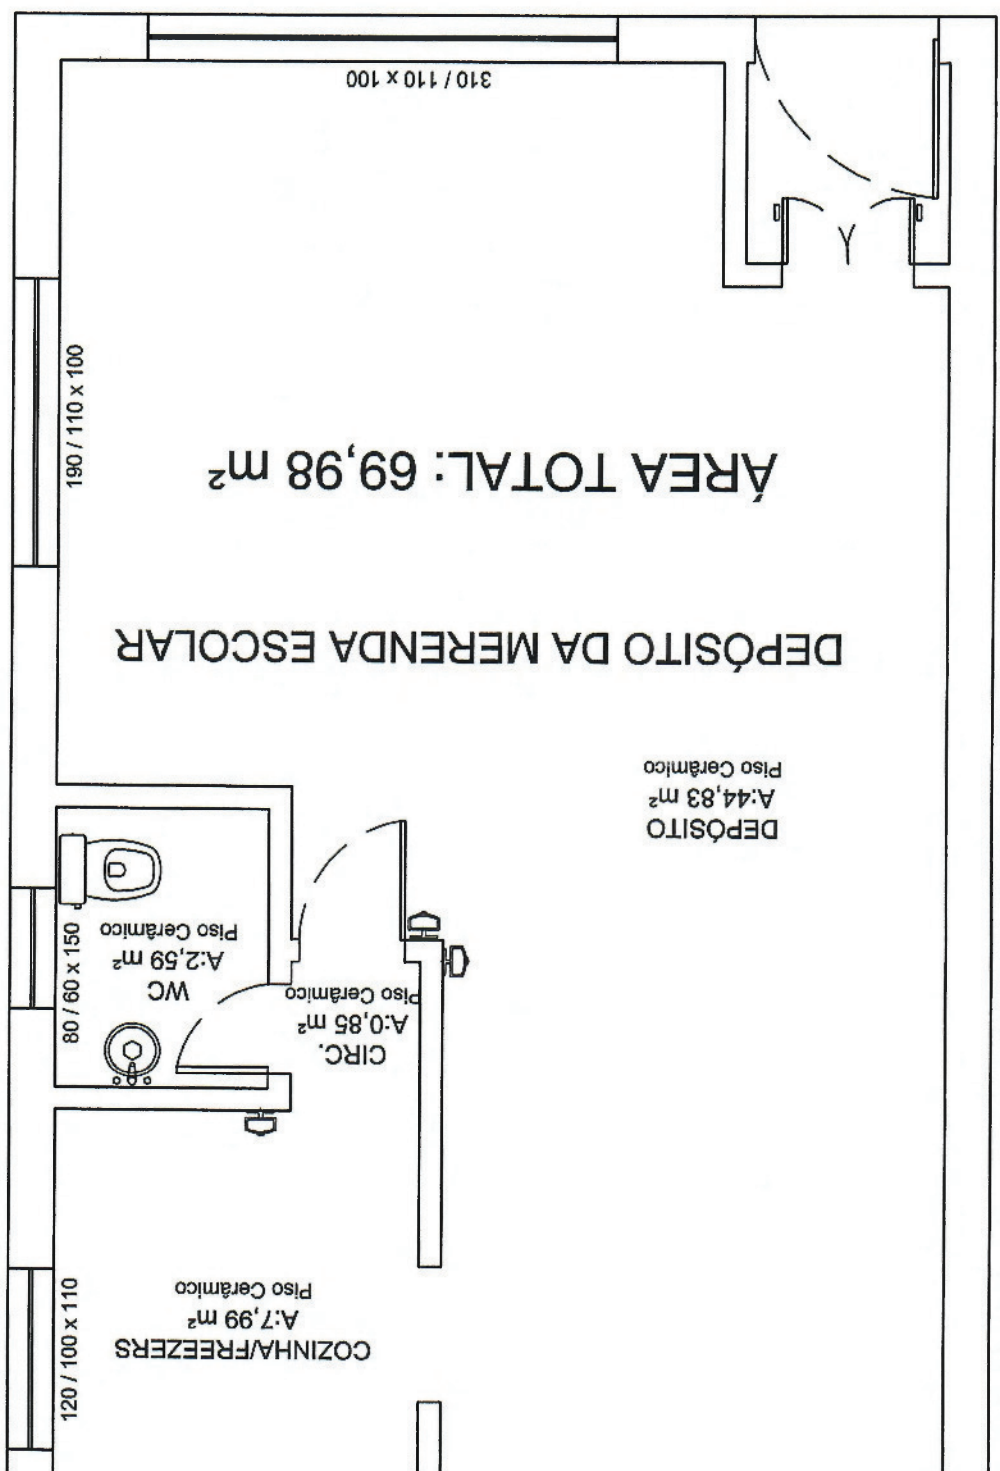



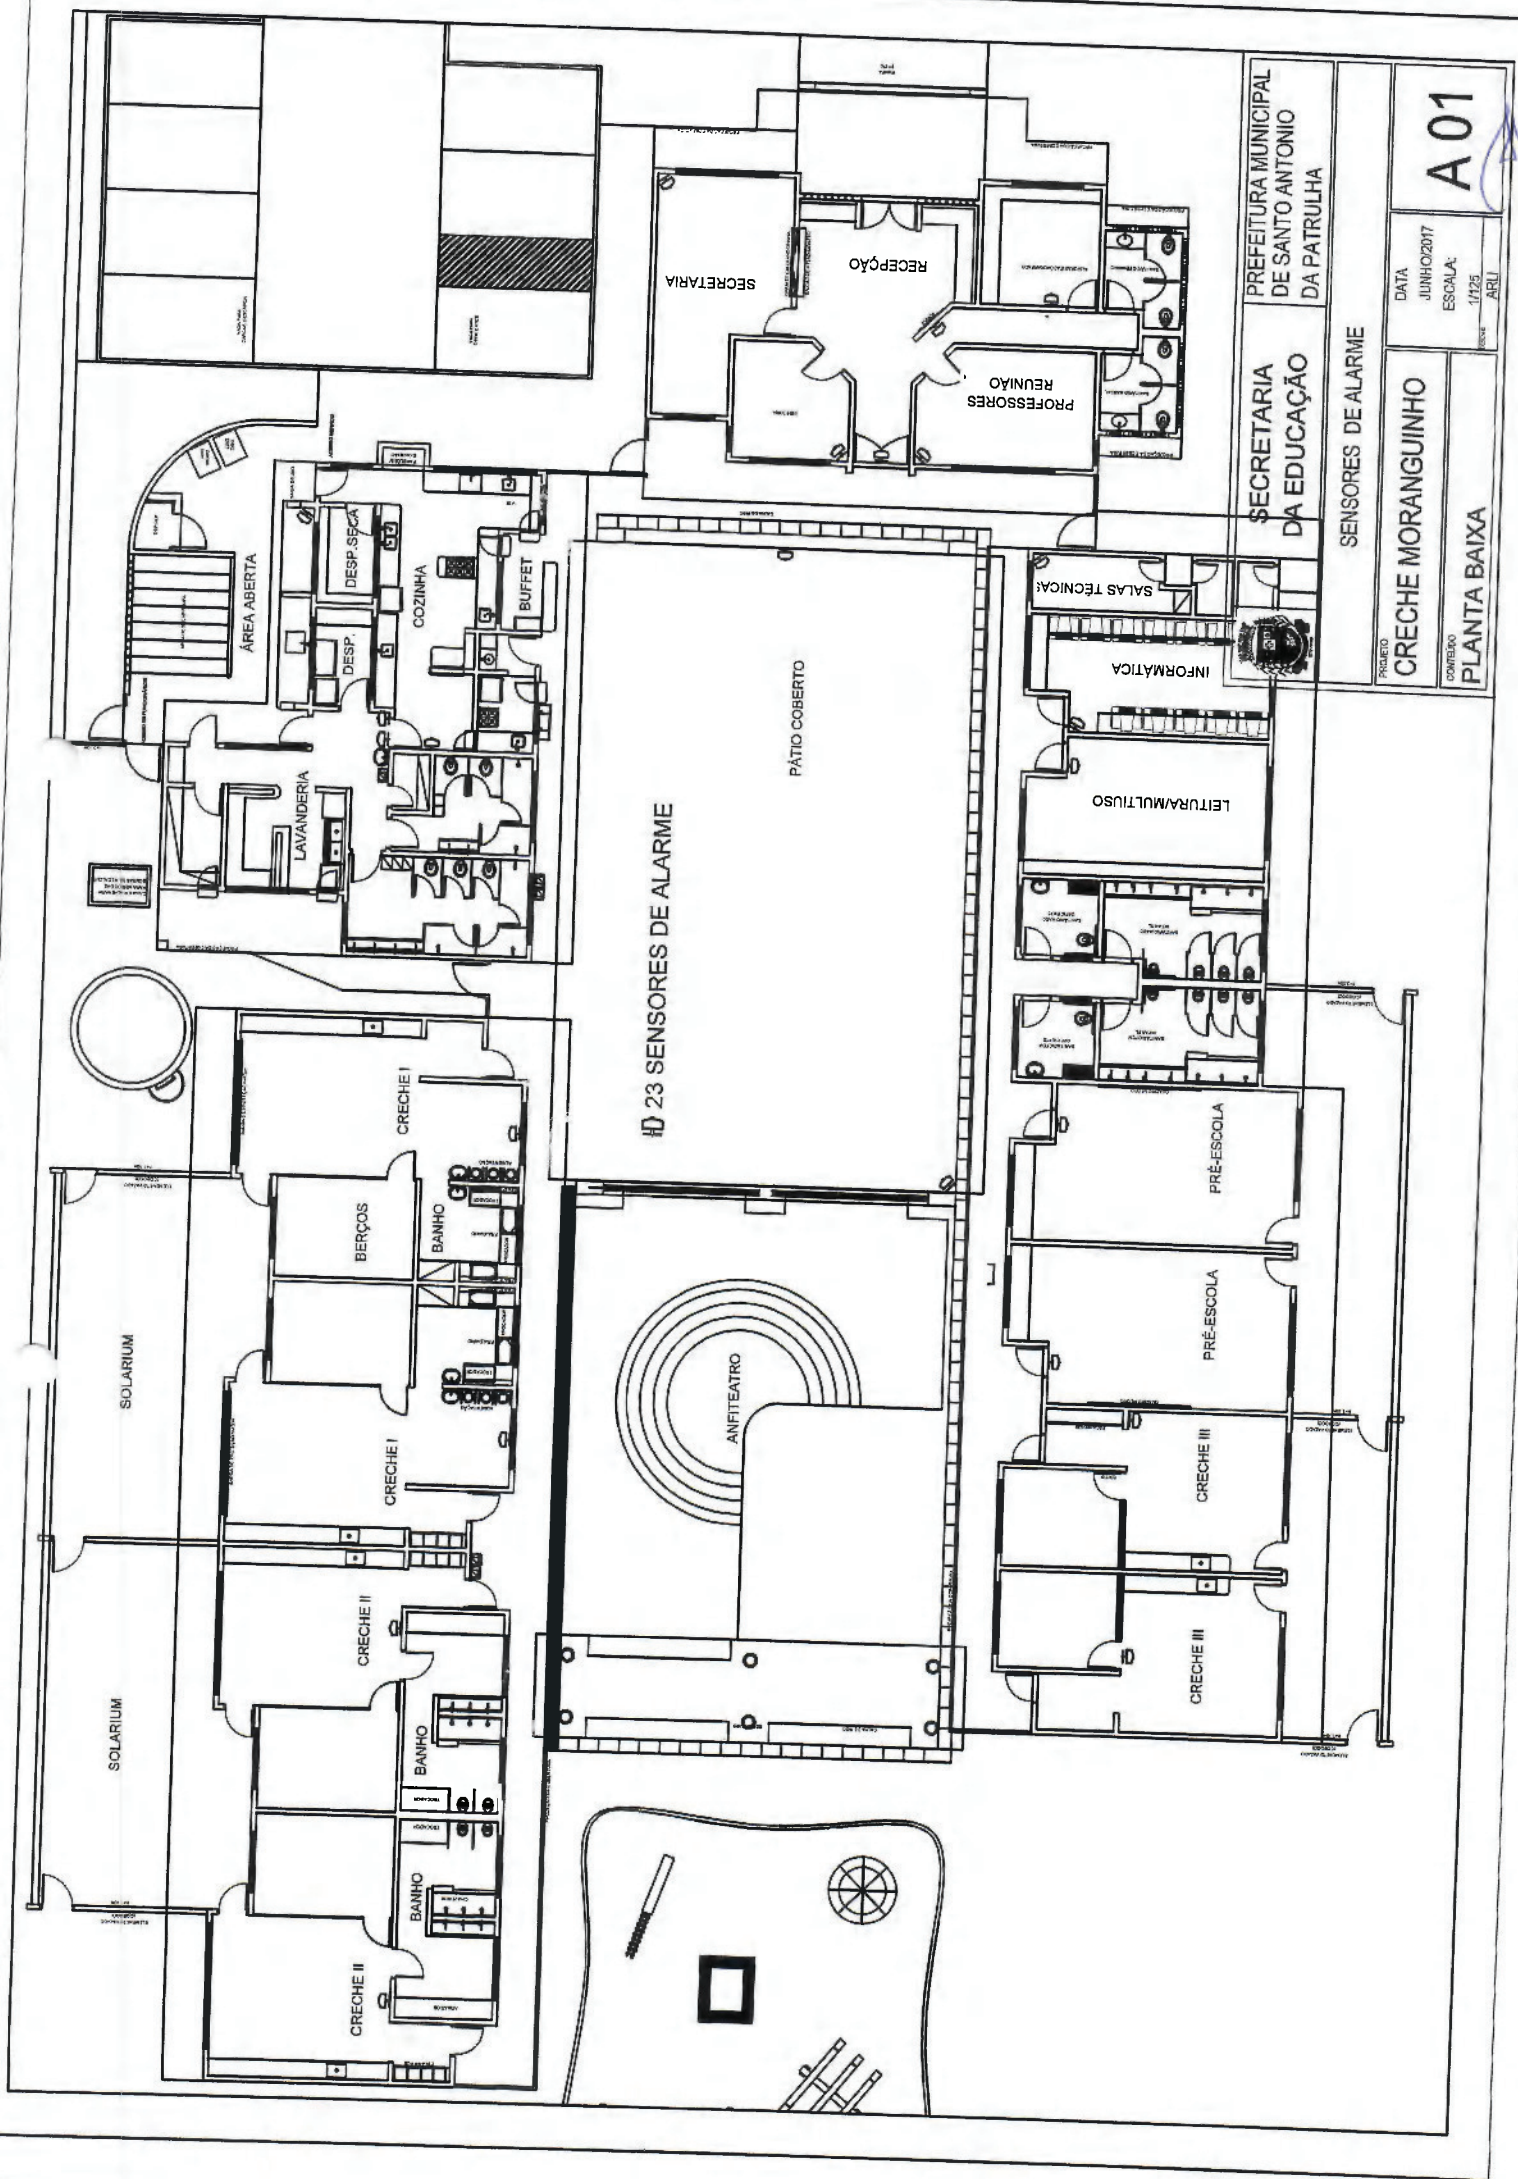

23 SENSORES DE ALARME

SECRETARIA DE EDUCAÇÃO  
 PREFEITURA MUNICIPAL DE SANTO ANTONIO DA PATRULHA


SENORES DE ALARME

PROJETO: CRECHE MORANGUINHO  
 CONTEUDO: PLANTA BAIXA

DATA: JUNHO/2017  
 ESCALA: 1/125  
 ARQUIVADO: ARU

A01


A-86  
6

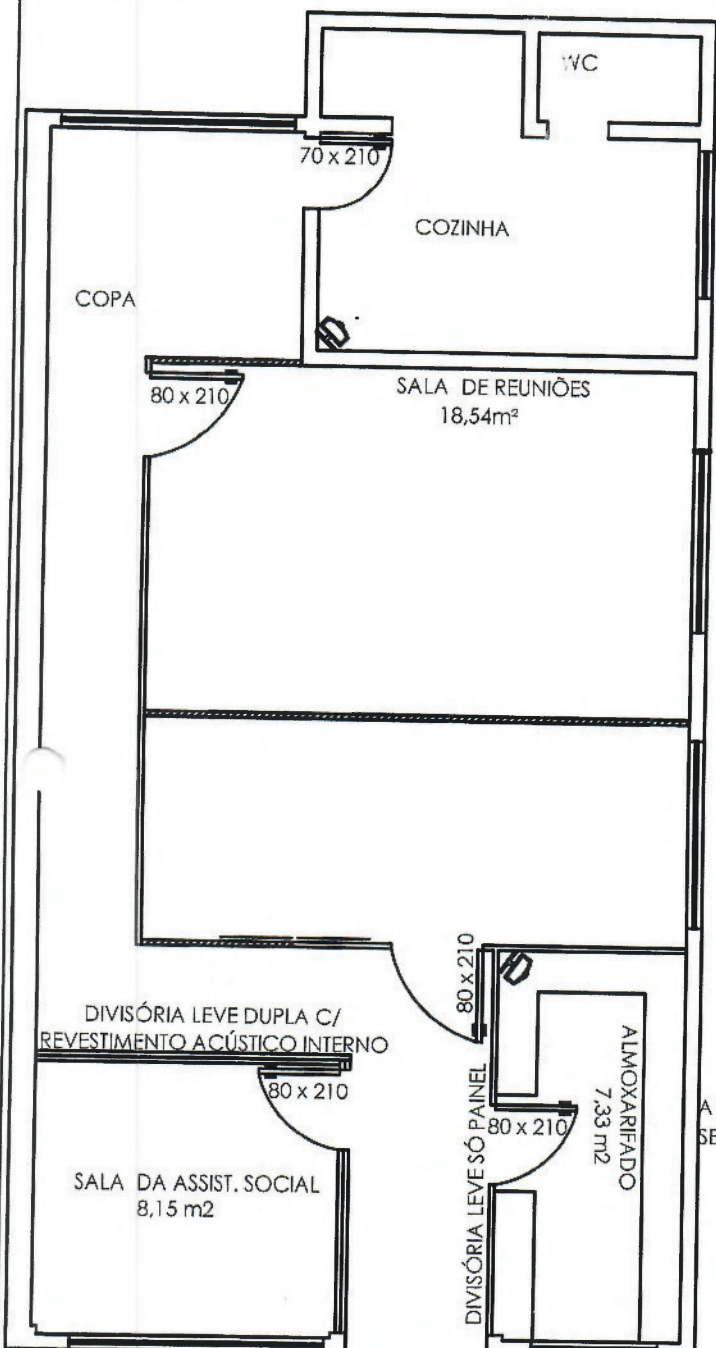

A COR DAS DIVISÓRIAS BEM COMO AS MONTANTES DEVEM SEGUIR AS CORES DAS DIVISÓRIAS EXISTENTES NA SECRETARIA


SECRETARIA DE MUNICIPAL DE EDUCAÇÃO  
REFORMA E AMPLIAÇÃO DIVISÓRIAS MELAMÍNICAS  
SÓ PAINEL=19,55m<sup>2</sup>  
PORTA 80X2,10m=01 unidade

 03 SENSORES DE ALARME

	SECRETARIA DA EDUCAÇÃO	PREFEITURA MUNICIPAL DE SANTO ANTONIO DA PATRULHA	
	SENSORES DE ALARME		
PROJETO	PRÉDIO DA SECRETARIA DE EDUCAÇÃO	DATA	A02
CONTEUDO	PLANTA BAIXA 2º PAV.	ESCALA:	
		1/75 ARLI	



A cor das divisórias, bem como as montantes devem seguir as cores das divisórias existentes na secretaria

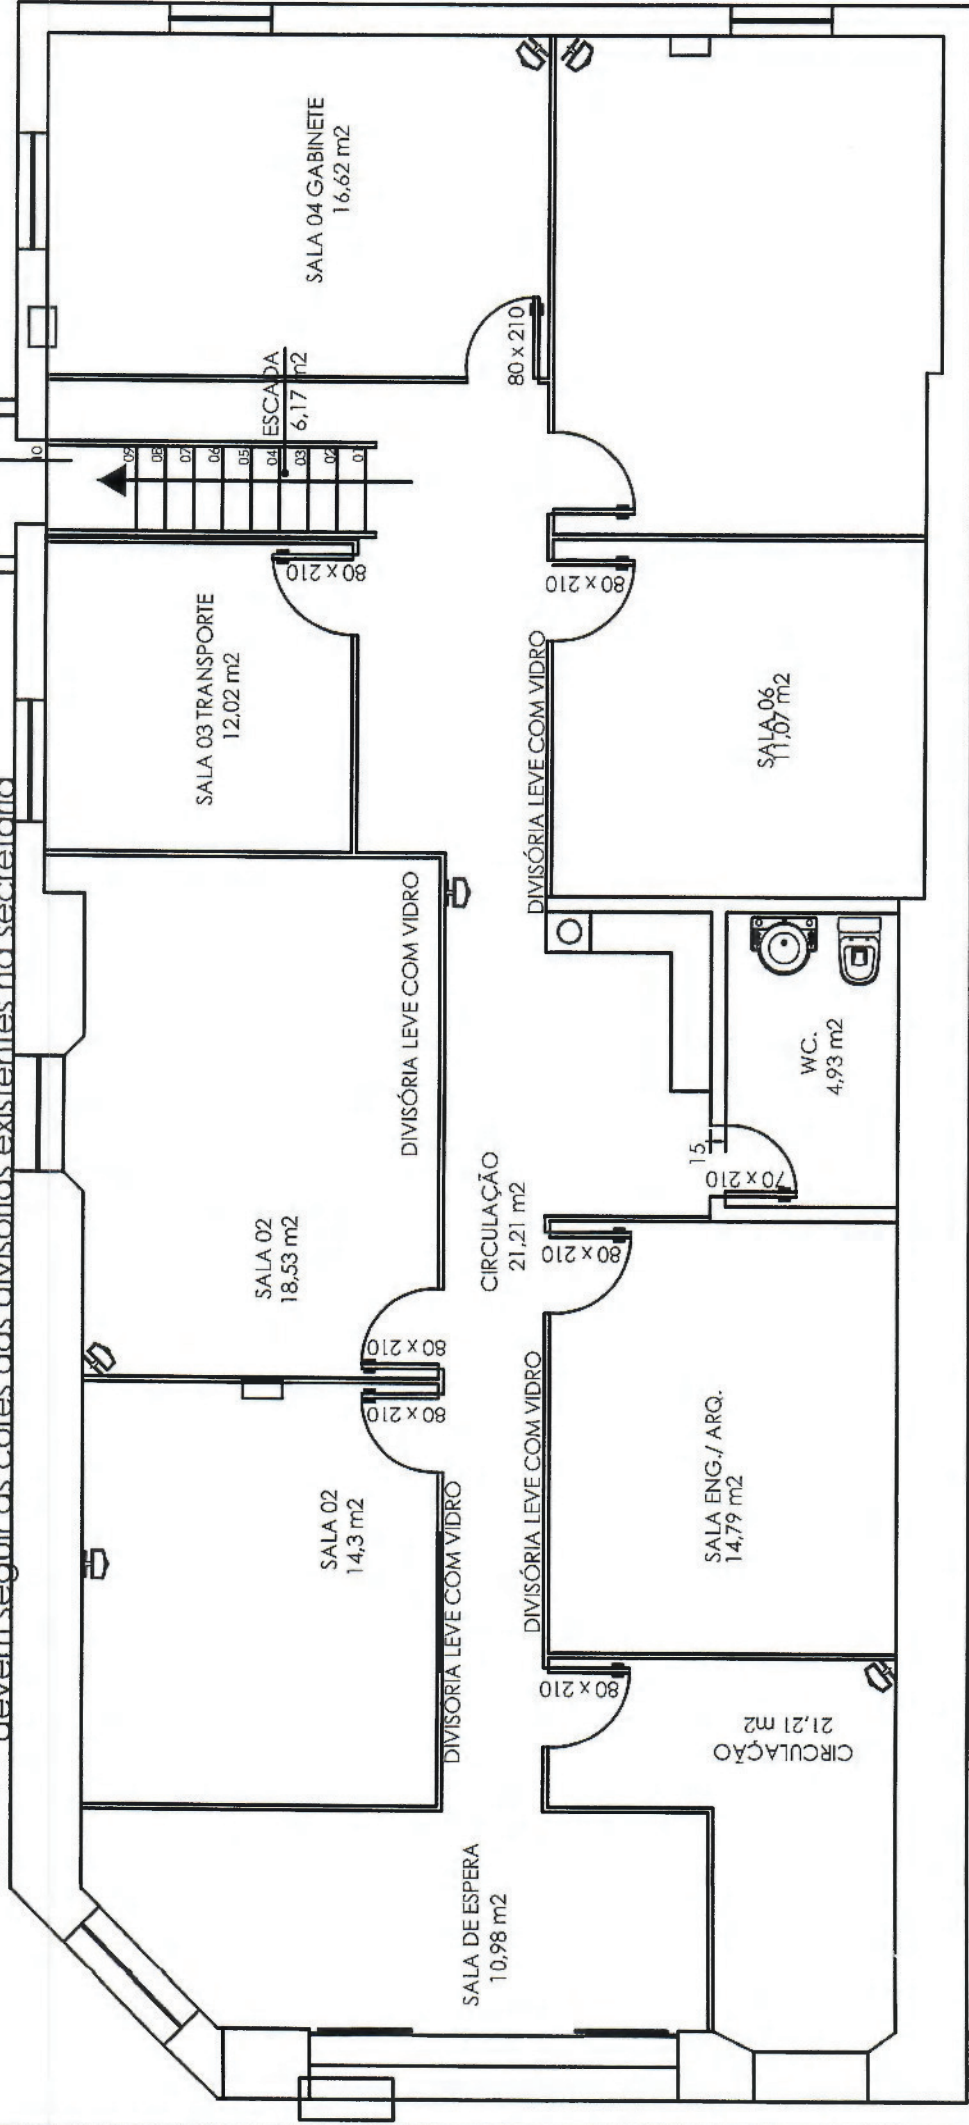

06 SENSORES DE ALARME

PÉ-DIREITO=3,00m

SECRETARIA DE EDUCAÇÃO



SECRETARIA DA EDUCAÇÃO

PREFEITURA MUNICIPAL DE SANTO ANTONIO DA PATRULHA

SENSORES DE ALARME

PRÉDIO DA SECRETARIA DE EDUCAÇÃO

DATA: \_\_\_\_\_  
ESCALA: 1/75  
ARL

PROJETO: \_\_\_\_\_  
CONFEITO: \_\_\_\_\_  
PLANTA BAIXA

A01

Handwritten signature and initials.