
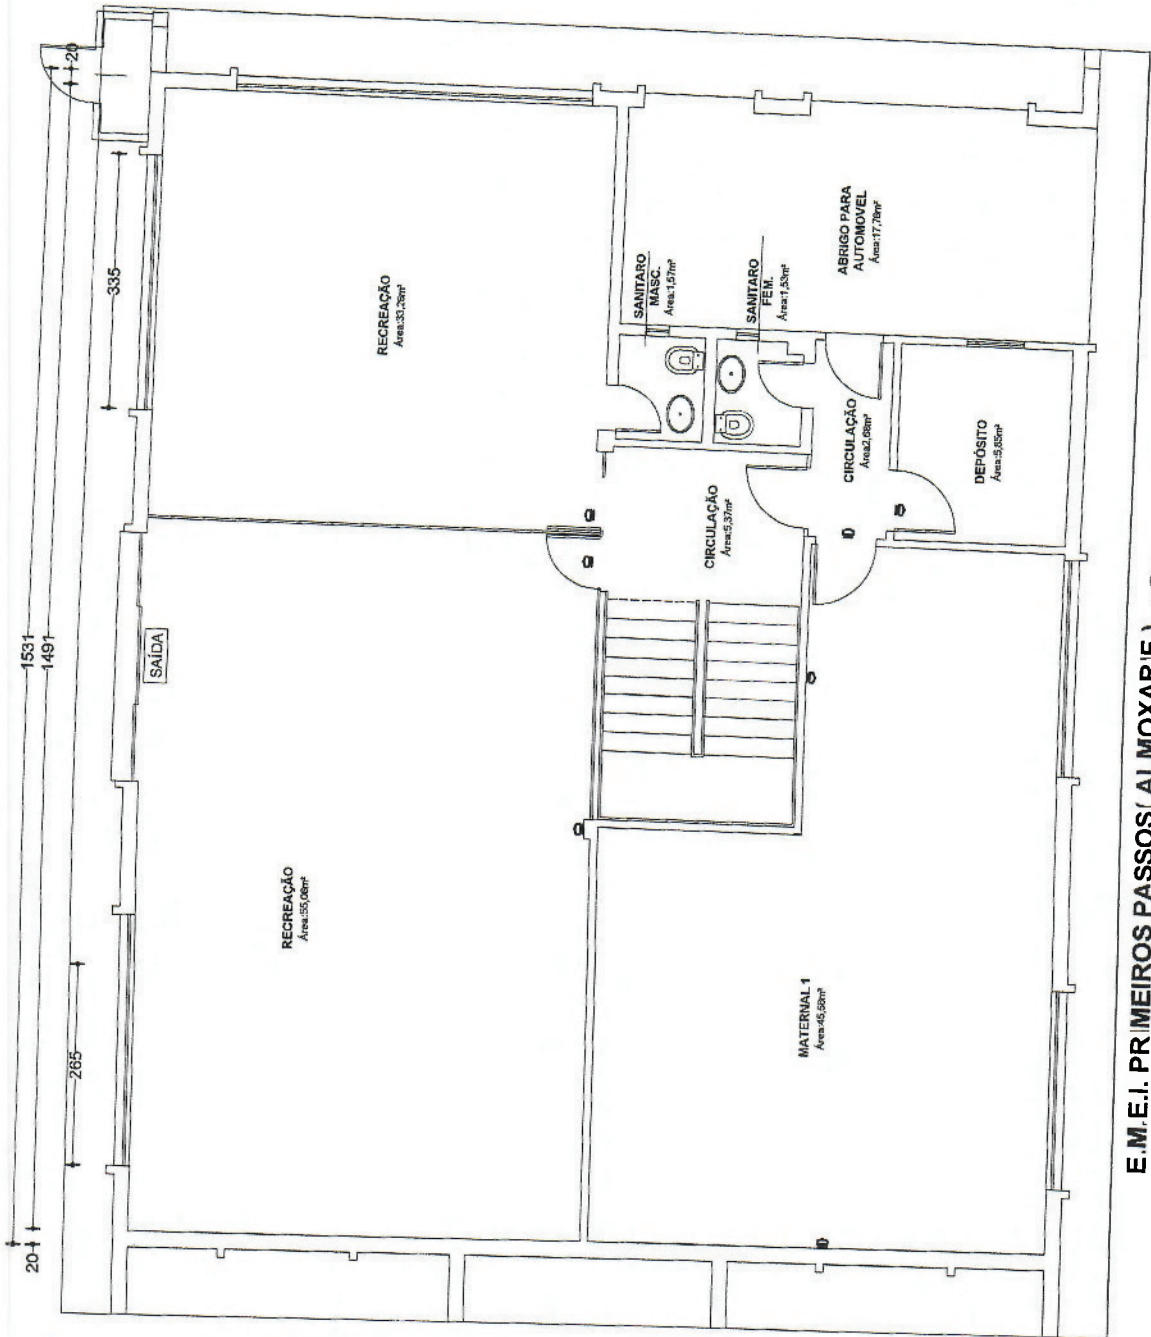


E.M.E.I. PRIMEIROS PASSOS (ALMOXARIF.)
ESCALA 1/100 TÉRREO
Área: 190,92m²



14 SENSORES DE ALARME

	SECRETARIA DA EDUCAÇÃO SENSORES DE ALARME		PREFEITURA MUNICIPAL DE SANTO ANTONIO DA PATRULHA
	PROJETO E.M.E.I. PRIMEIROS PASSOS	DATA JUNHO/2017	ESCALA: 1/100
CONTEÚDO PLANTA BAIXA TÉRREO		ARQUIVADO	ARLI



E.M.E.I. PRIMEIROS PASSOS (ALMOXARIF.)
ESCALA 1/100 SUB-SOLO
7 SENSORES DE ALARME

Área: 190,92m²



SECRETARIA DA EDUCAÇÃO

SENSORES DE ALARME

PROJETO
E.M.E.I. PRIMEIROS PASSOS

CONTEÚDO
PLANTA BAIXA SUB-SOLO

PREFEITURA MUNICIPAL DE SANTO ANTONIO DA PATRULHA


DATA
JUNHO/2017

ESCALA:
1/100

ARLJ

A01


7.50

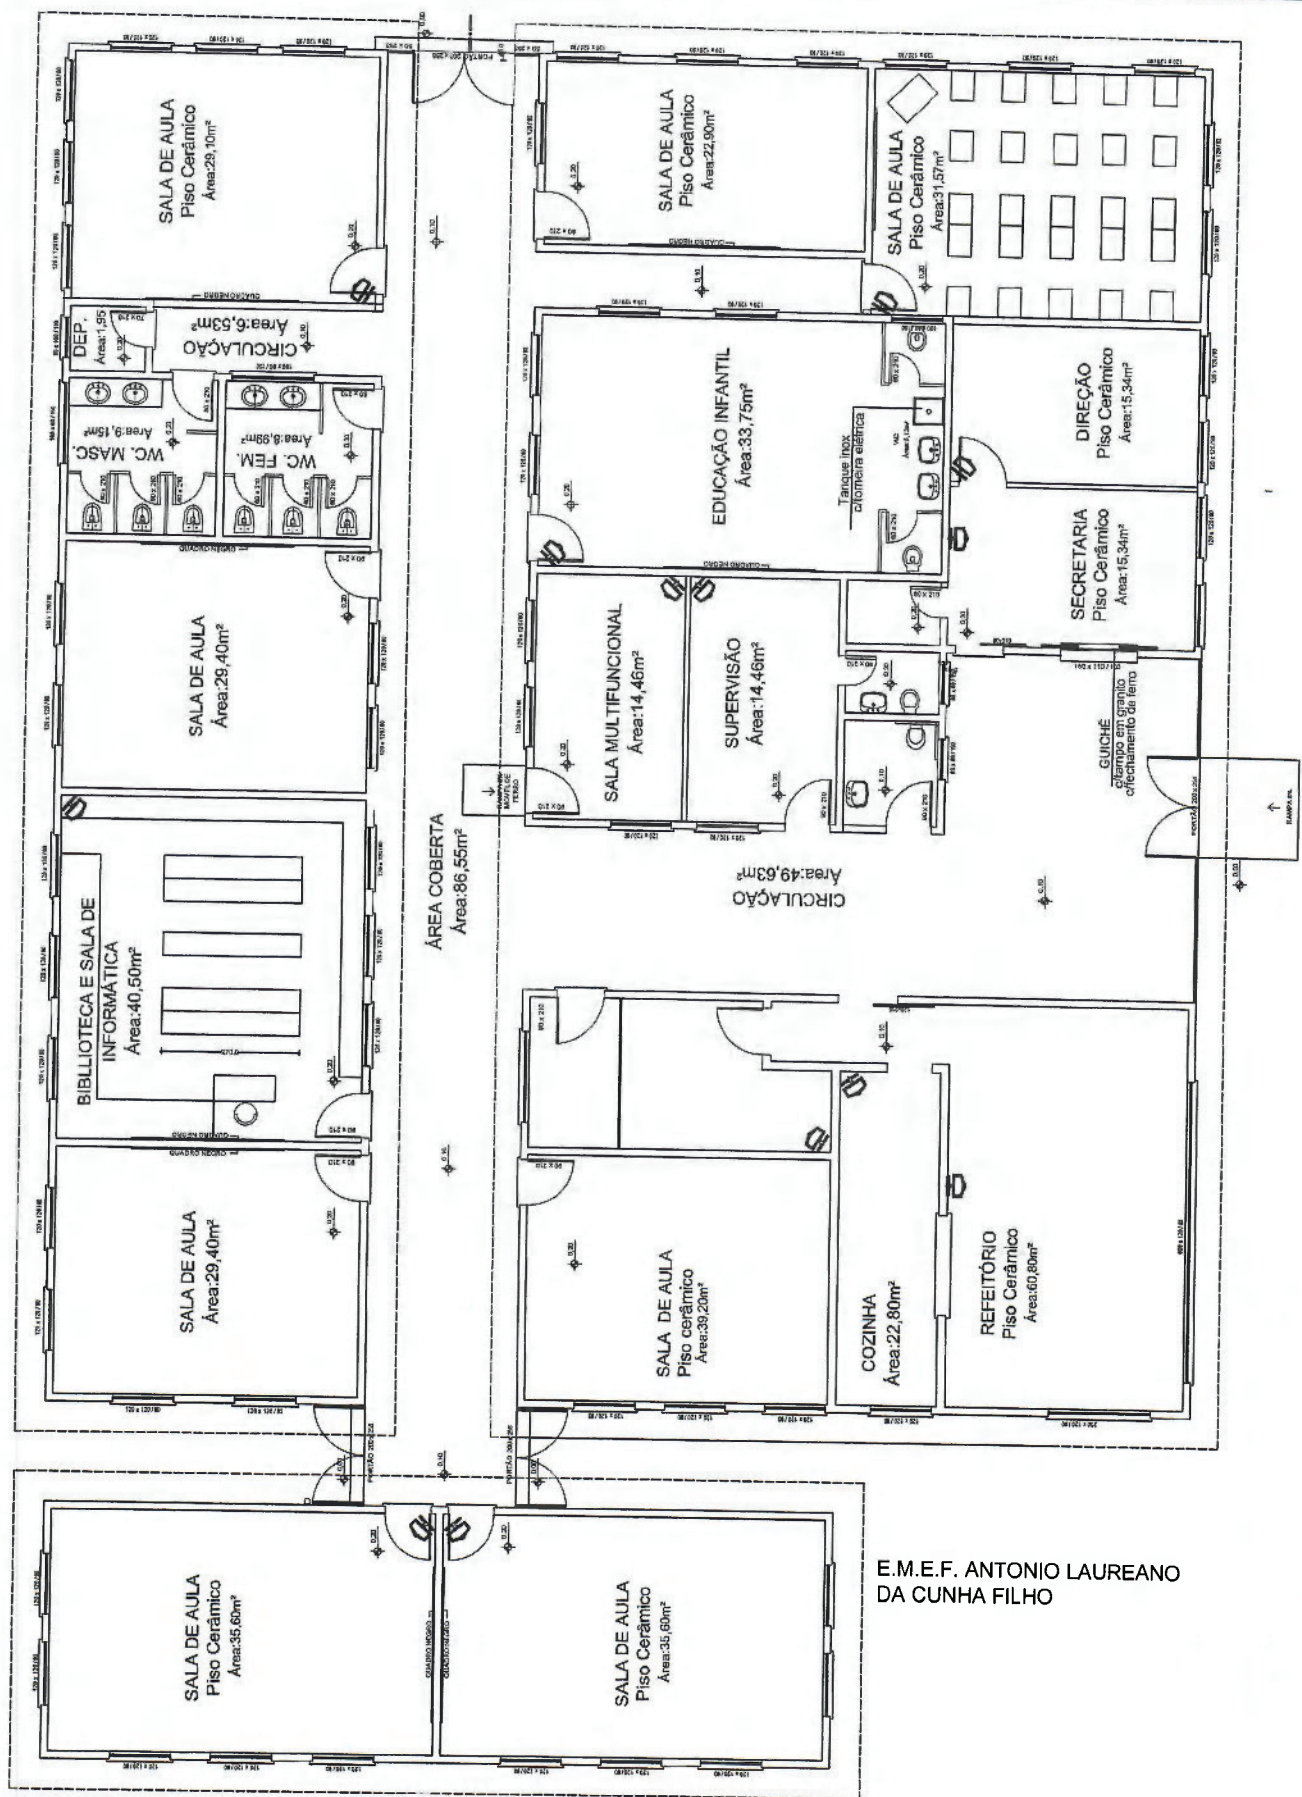

E.M.E.F. ANTONIO LAUREANO DA CUNHA FILHO

13 SENSORES DE ALARME

	SECRETARIA DA EDUCAÇÃO	PREFEITURA MUNICIPAL DE SANTO ANTONIO DA PATRULHA
	SENSORES DE ALARME	
PRO.ETO E.M.E.F. ANTONIO LAUREANO DA CUNHA FILHO	DATA JUNHO/2015	A 01
CONTEUDO PLANTA BAIXA	ESCALA: 1/150 ARLI	

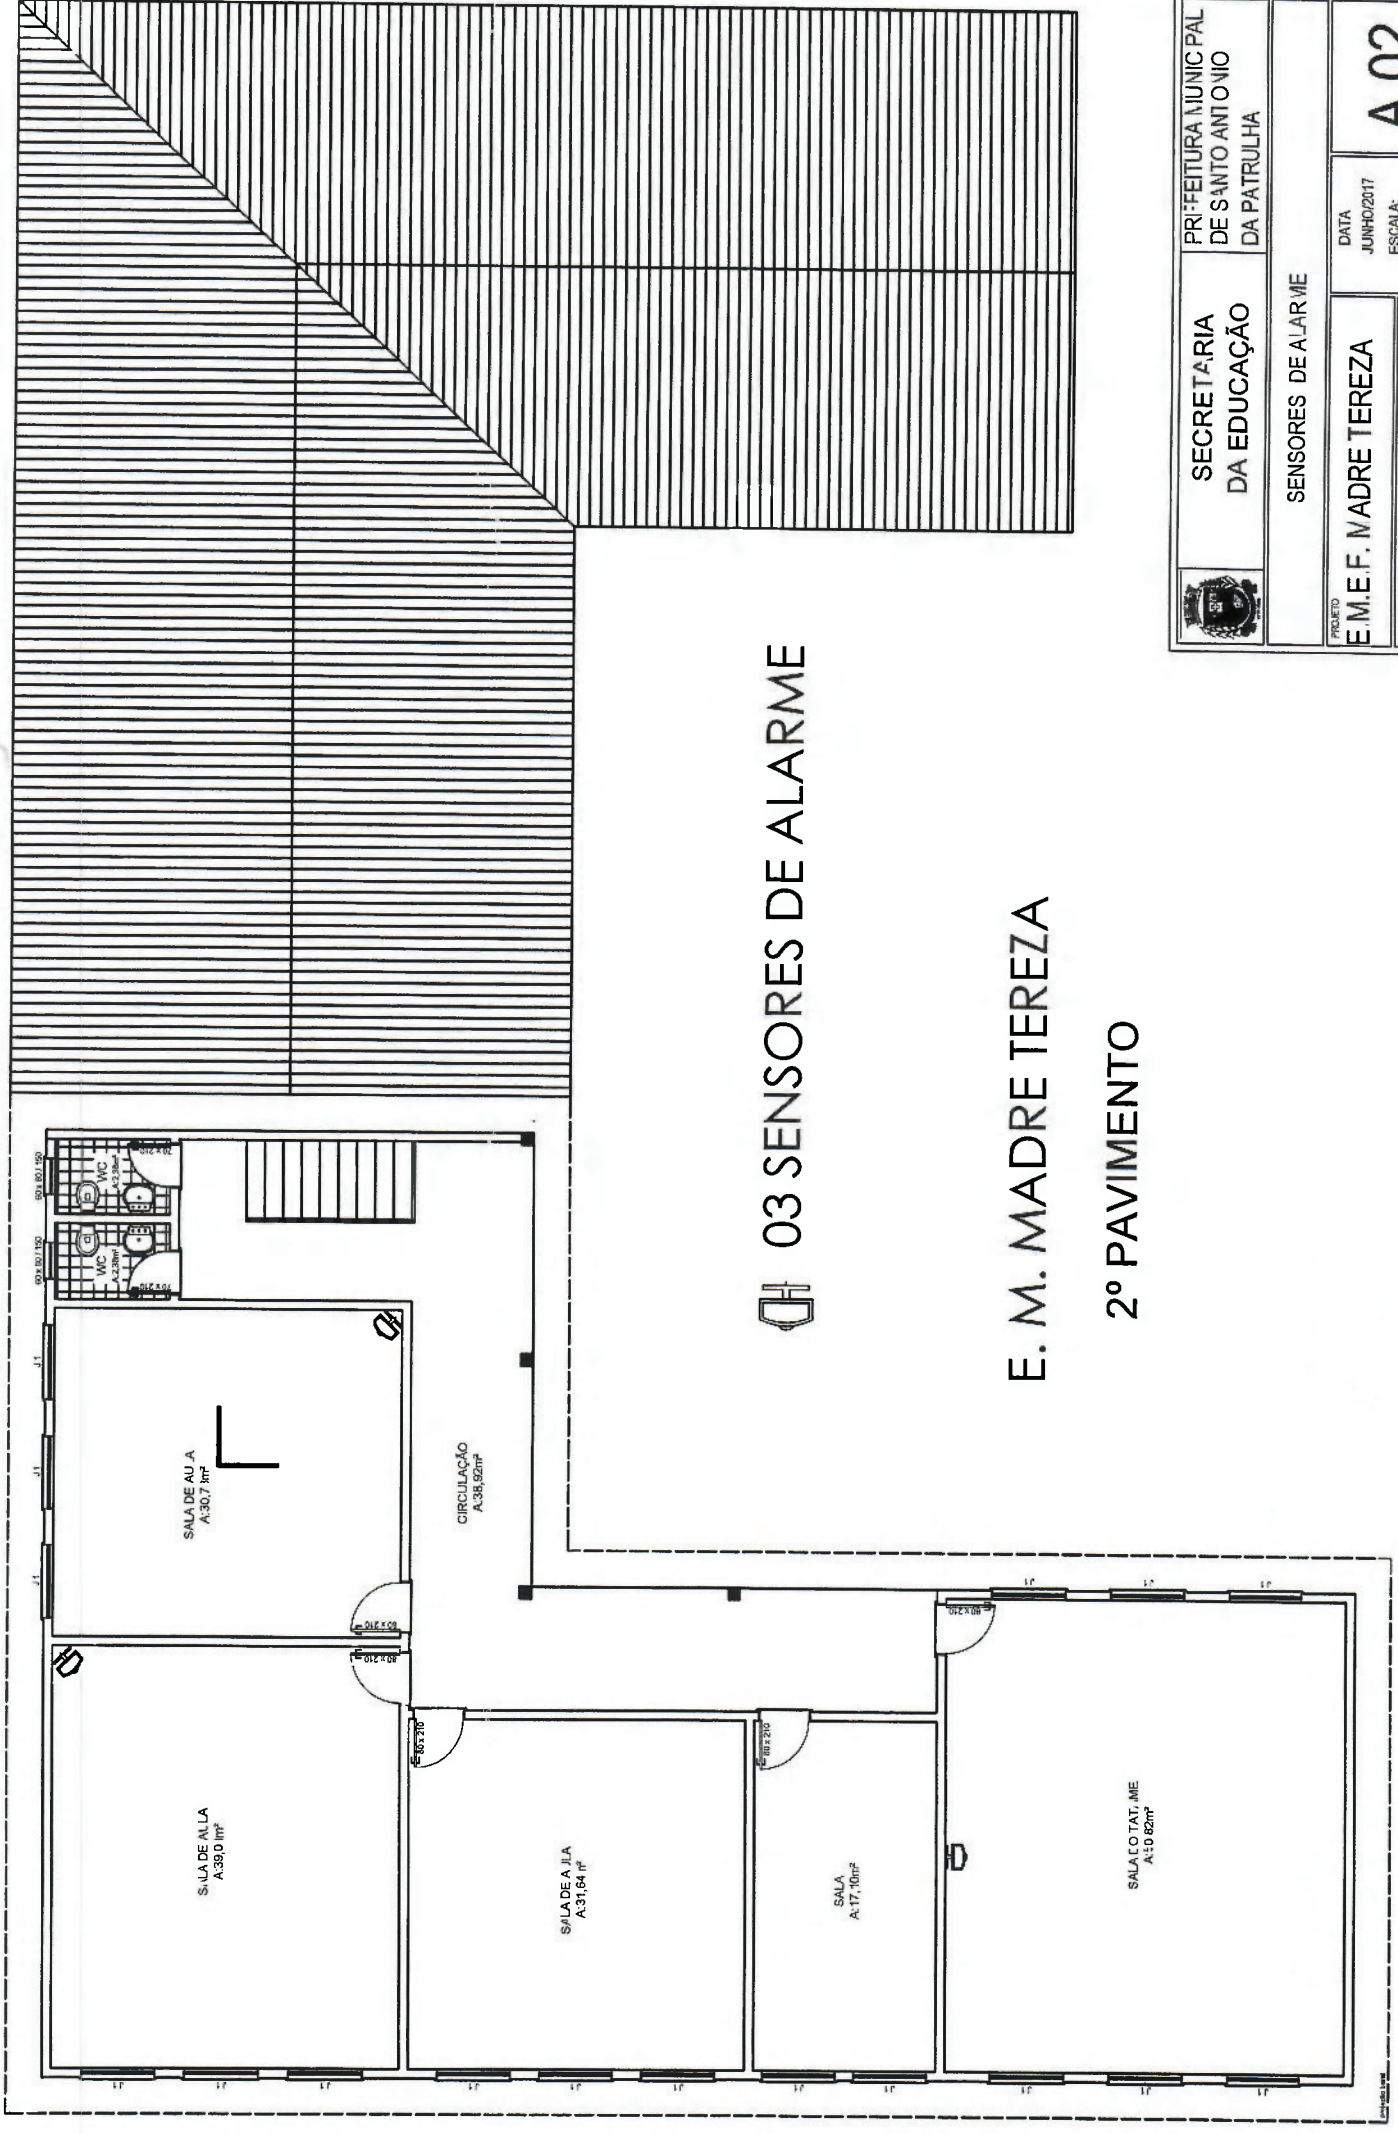

03 SENSORES DE ALARME

E. M. MADRE TEREZA

2º PAVIMENTO



SECRETARIA DA EDUCAÇÃO

PREFEITURA MUNICIPAL DE SANTO ANTONIO DA PATRULHA

SENSORES DE ALARME


PROJETO
E. M. E. F. MADRE TEREZA

DATA JUNHO/2017
ESCALA: 1/125
PROJETA: ARLI

CONTÊIDO
PLANTA BAIXA 2º PAV


A 02

Handwritten signature and date: 02/06/17

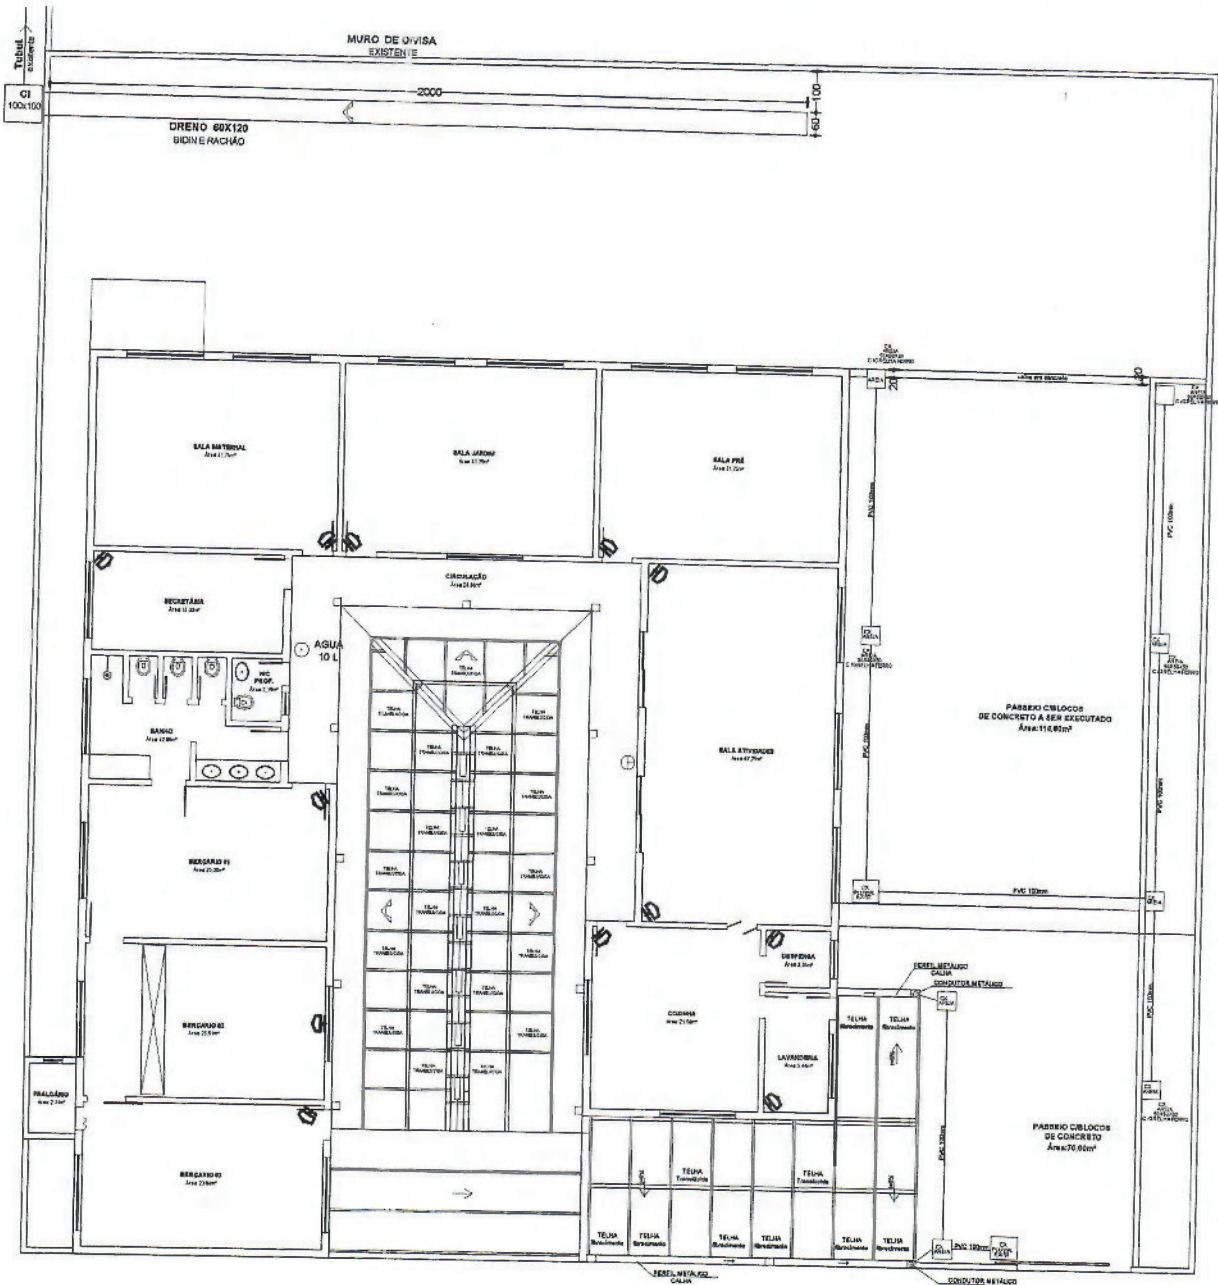

12 SENSORES DE ALARME


PLANTA BAIXA - FATIA DO SOL
COBERTURA
Área: 41,23m²

	SECRETARIA DA EDUCAÇÃO	PREFEITURA MUNICIPAL DE SANTO ANTONIO DA PATRULHA
	SENSORES DE ALARME	
PROJETO CRECHE FATIA DE SOL	DATA JUNHO/2017	A 01
CONTEÚDO PLANTA BAIXA	ESCALA: 1/200 ARLI	


PLANTA-BAIXA PAV TÉRREO

PLANTA-BAIXA 2º PAV.

- 10 Sala de Aula
- 11 Circulação
- 12 Sala de Aula
- 13 Sala de Aula
- 14 Sala de Aula
- 15 Sala de Aula
- 16 Sala de Aula

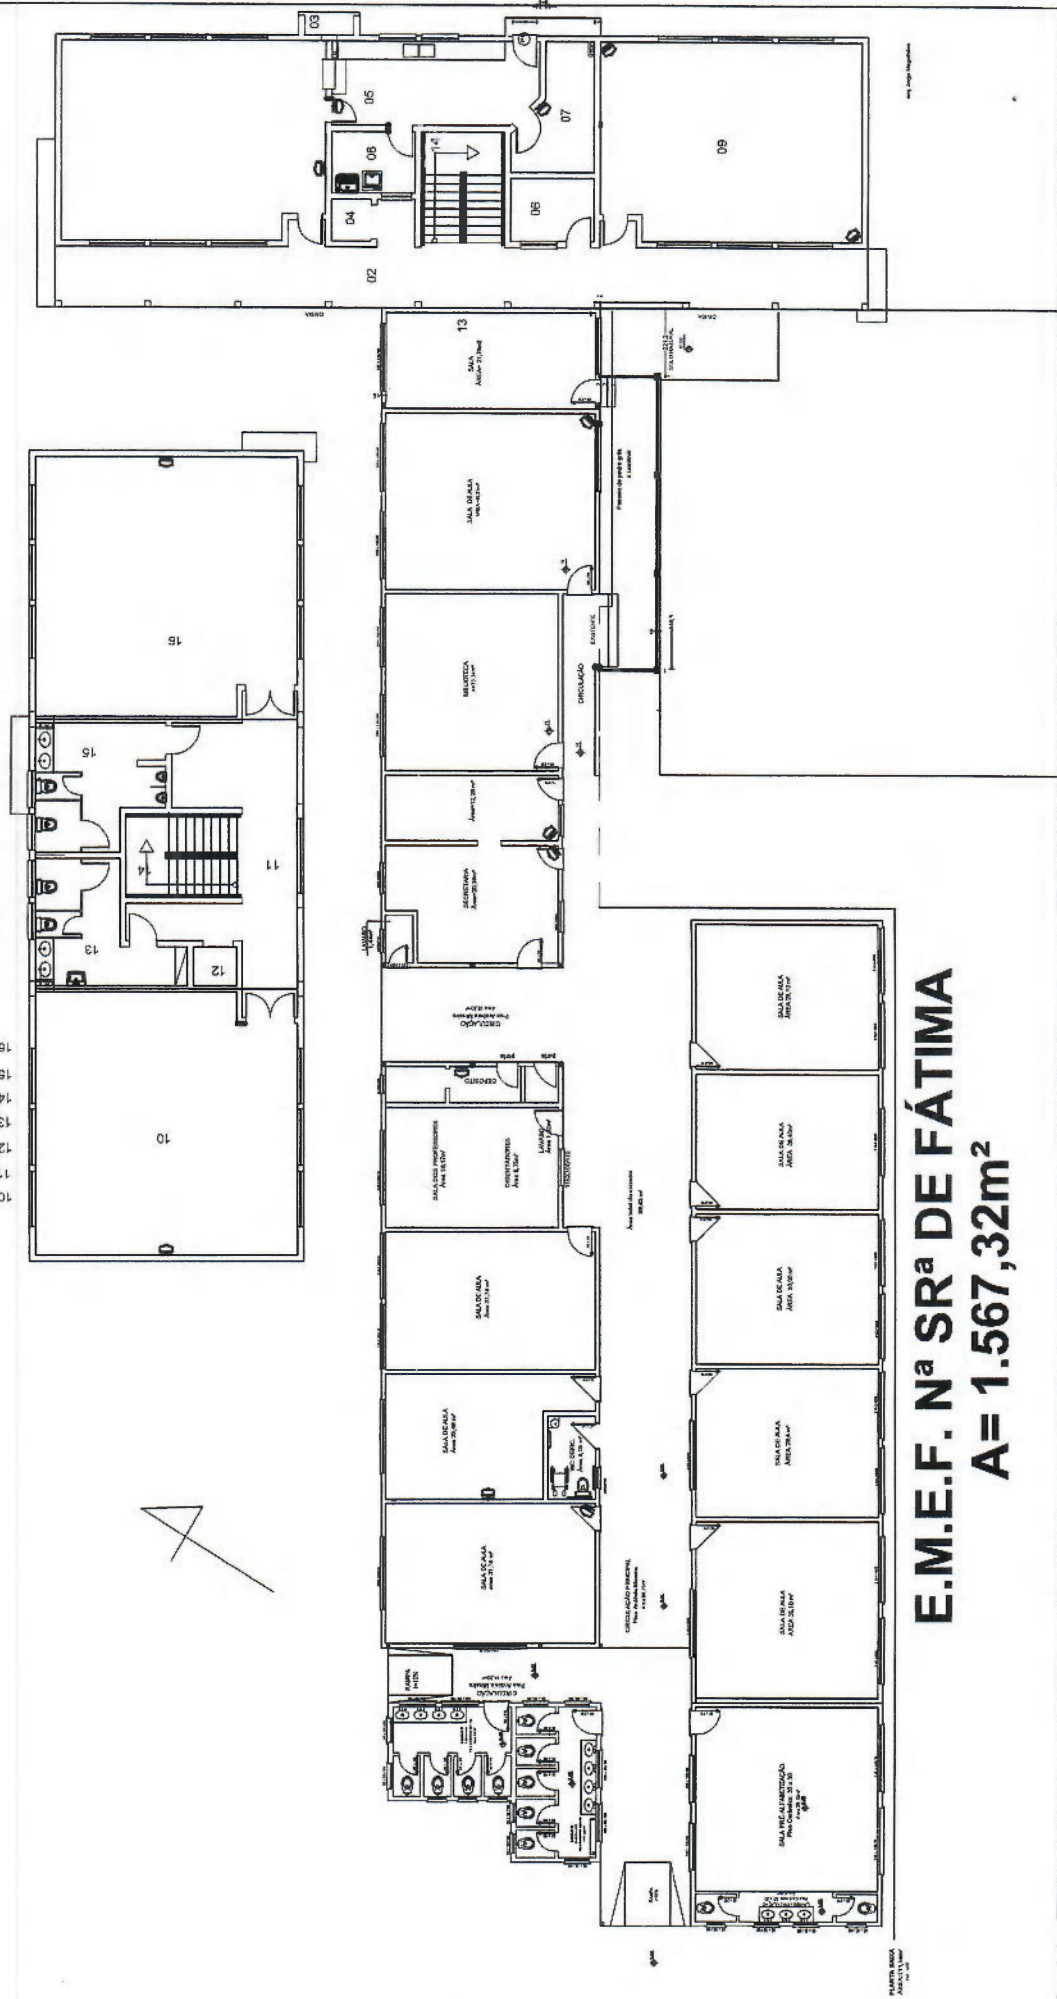


E.M.E.F. N.ª SR.ª DE FÁTIMA
A= 1.567,32m²

	SECRETARIA DA EDUCACAO	PREFEITURA MUNICIPAL DE SANTO ANTONIO DA PATRULHA
	SENSORES DE ALARME	DATA JUNHO/2017 ESCALA: 1/250 ARQUIVADO
PROJETO E.M.E.F. N.ª SR.ª DE FÁTIMA	CONTEUDO PLANTA BAIXA TÉRREO E 2º PAV	A 01

13 SENSORES DE ALARME


Handwritten signature and date: 20.06


21.95
6

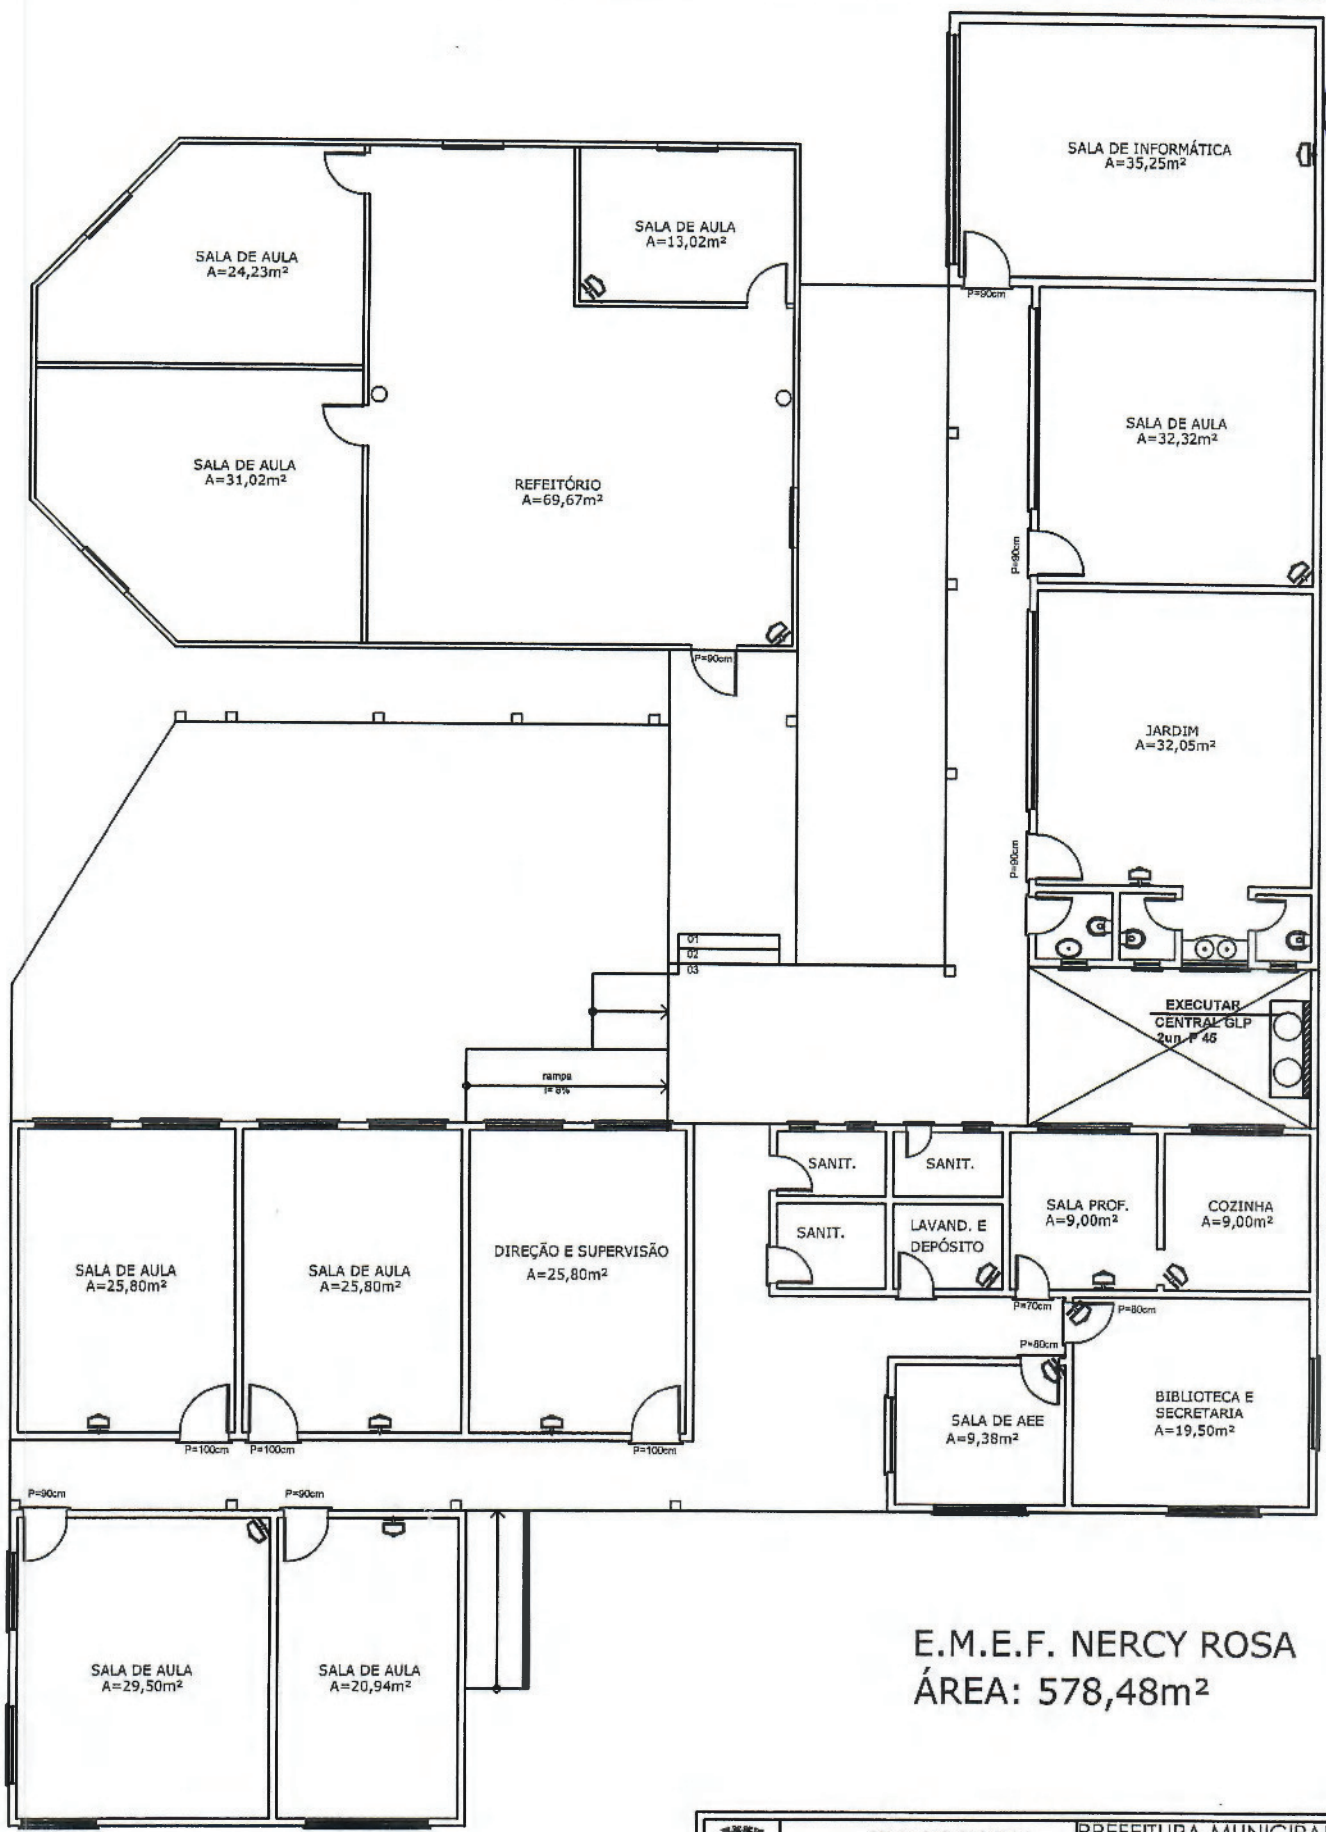

E.M.E.F. NERCY ROSA
ÁREA: 578,48m²

15 SENSORES DE ALARME


	SECRETARIA DA EDUCAÇÃO	PREFEITURA MUNICIPAL DE SANTO ANTONIO DA PATRULHA
	SENSORES DE ALARME	
PROJETO E.M.E.F. NERCY ROSA	DATA	A 01
CONTEÚDO PLANTA BAIXA	ESCALA: 1/125 ARL	

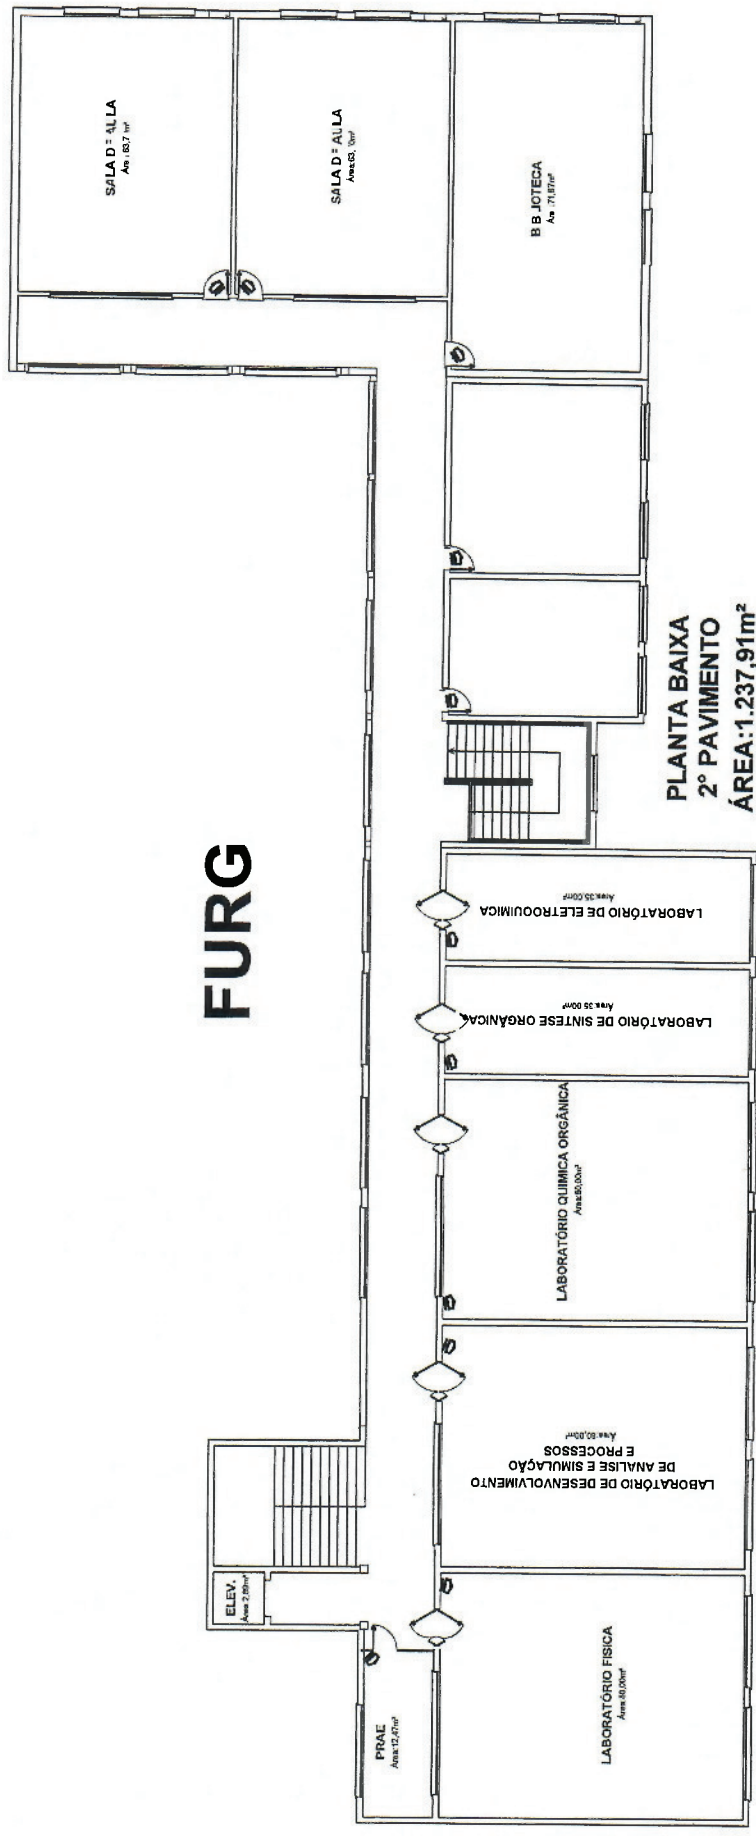


FURG


PLANTA BAIXA
2º PAVIMENTO
ÁREA: 1.237,91m²
 esc.: 1/250

11 SENSORES DE ALARME

	SECRETARIA DA EDUCAÇÃO	PRÉFEITURA MUNICIPAL DE SANTO ANTONIO DA PATRULHA
	SENSORES DE ALARME	
PROJETO	FURG	DATA JUN-HD/2017
CONTEUDO	PLANTA BAIXA 2º PAV	ESCALA: 1:125
		PROJ: ARLI
		A01

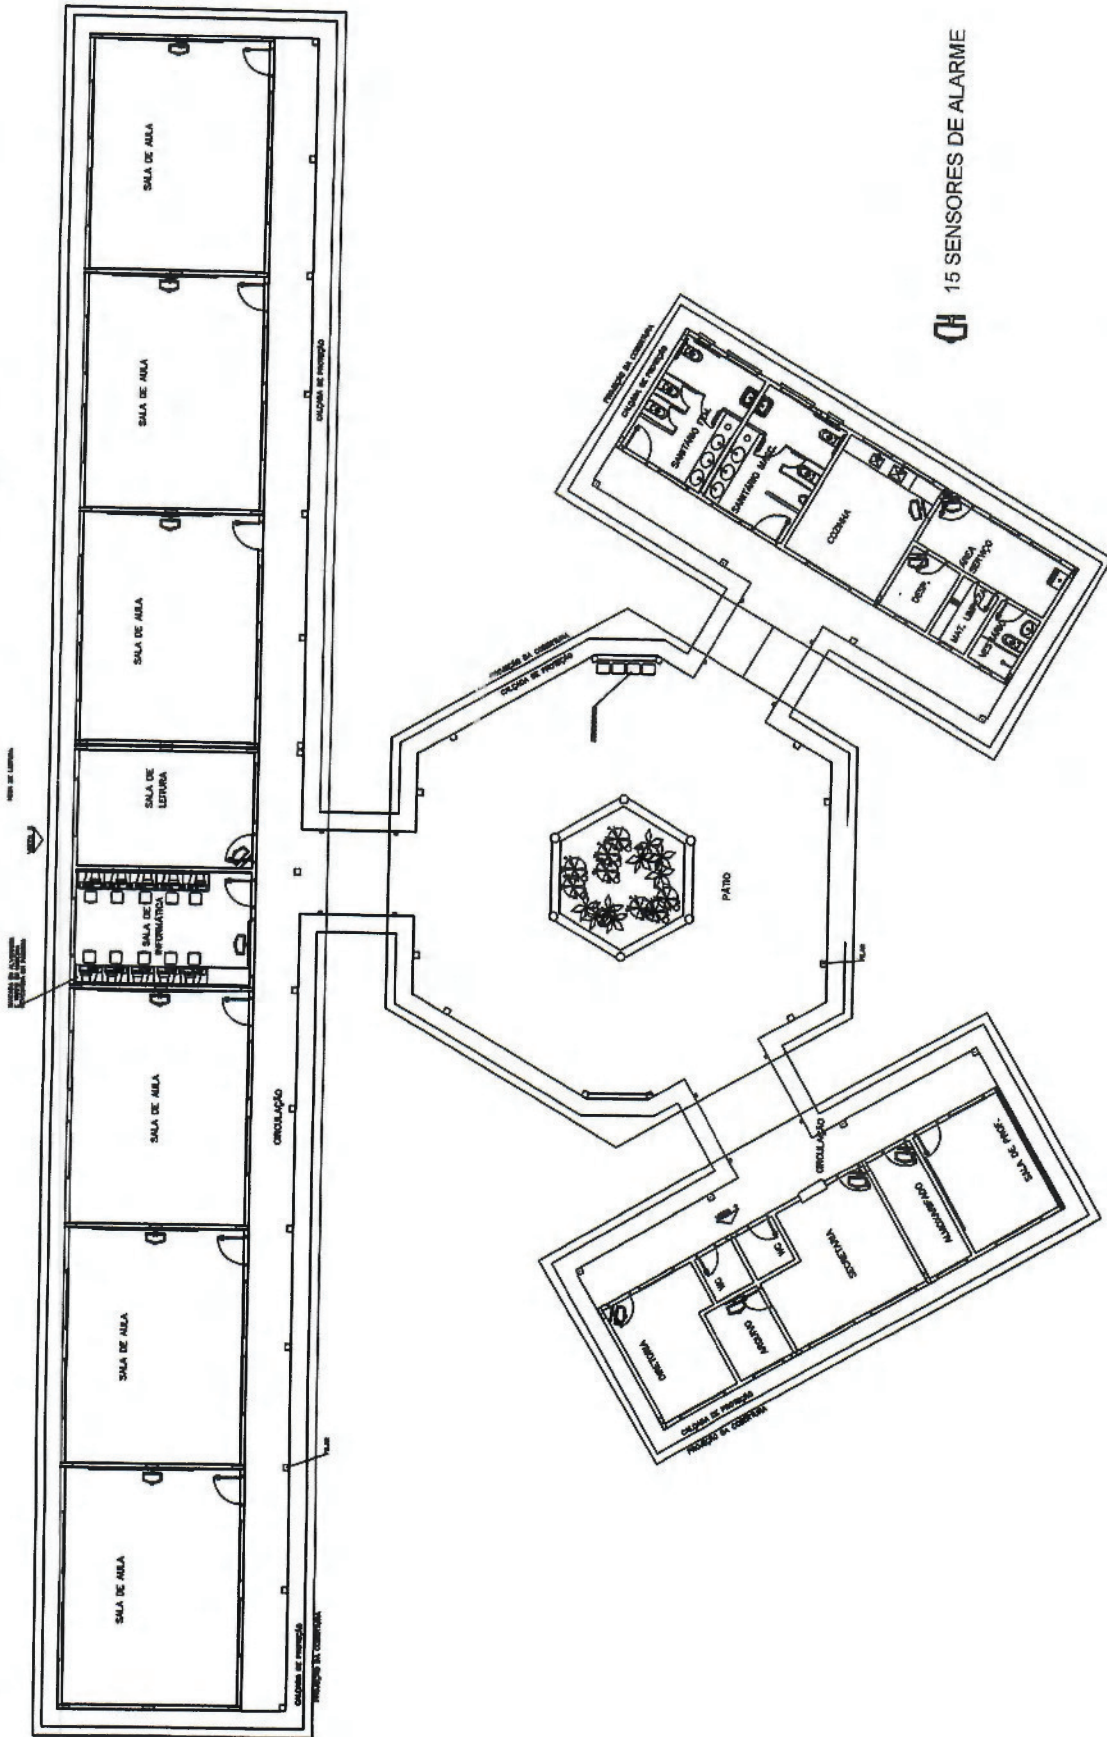

15 SENSORES DE ALARME

	SECRETARIA DA EDUCAÇÃO	PREFEITURA MUNICIPAL DE SANTO ANTONIO DA PATRULHA
	SENSORES DE ALARME	
PROJETO: NOVO SANTA INÊS	DATA: JUNHO/2017	ESCALA: 1/250
CONTEÚDO: PLANTA BAIXA	PROJETO: ARLI	DATA: JUNHO/2017

A 01

21.99