
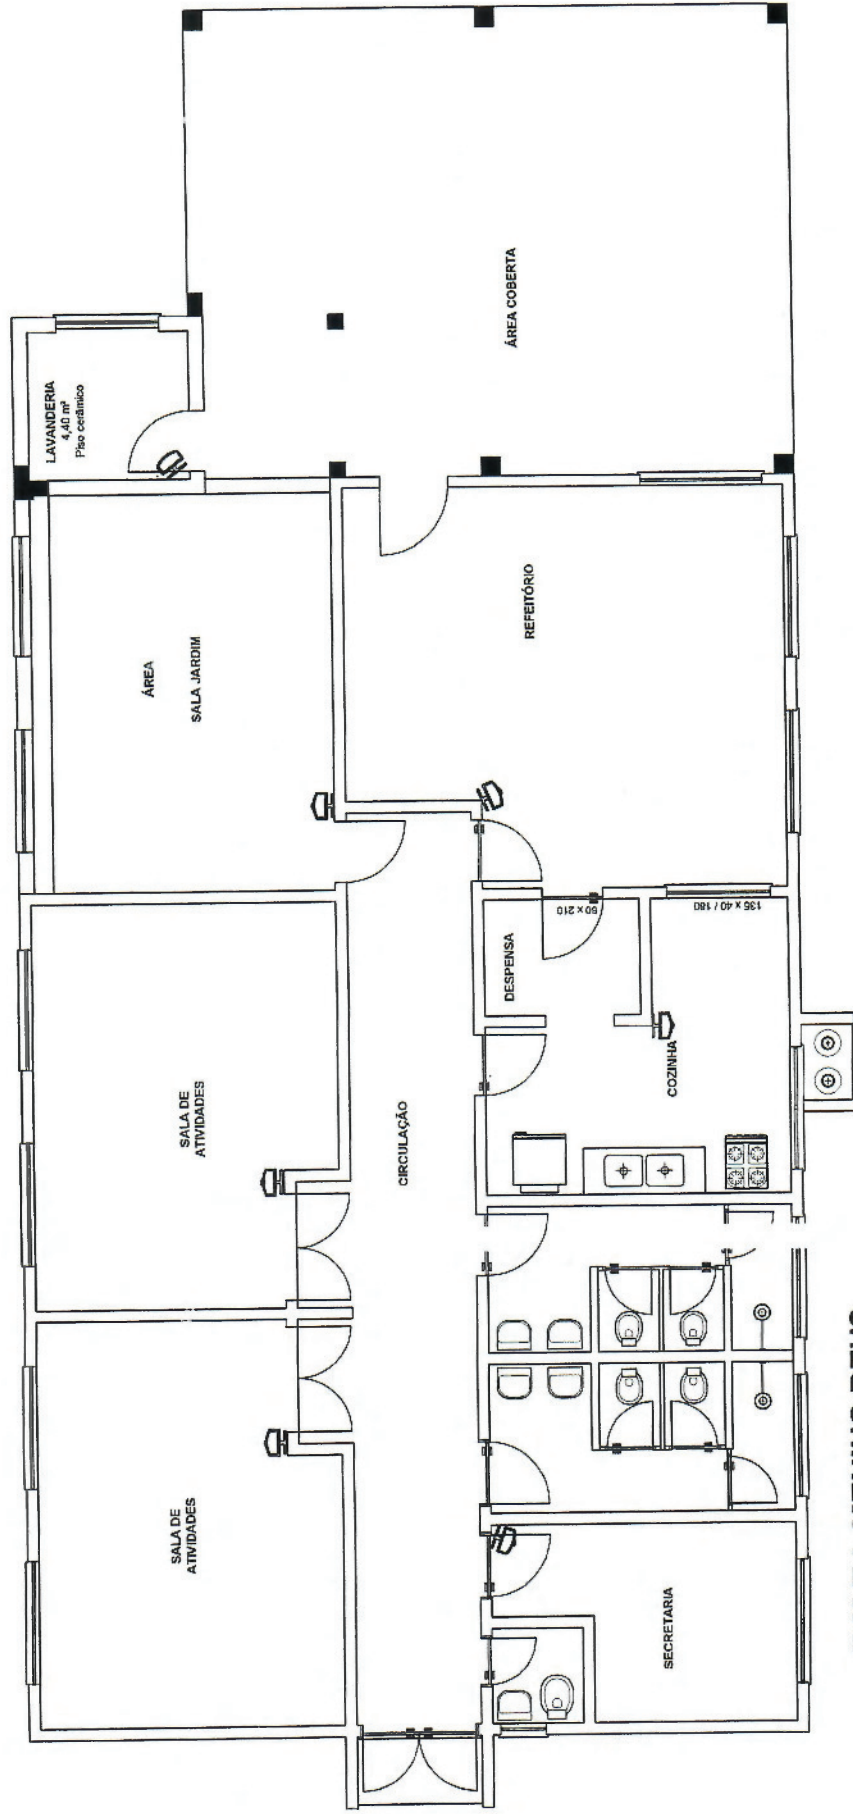


11 SENSORES DE ALARME

ESCOLA SANTA INÊS
 Área Total: 699,90m²
 esc.: 1/150

	PREFEITURA MUNICIPAL DE SANTO ANTÔNIO DA PATRULHA SECRETARIA MUNICIPAL DA EDUCAÇÃO	
	ESCOLA SANTA INÊS	
Contribuinte: PLANTA BAIXA SENSORES DE ALARME	Projeto: ESCOLA SANTA INÊS	Data e escala: JUNHO/2017 1/150
		Prancha nº: A-00




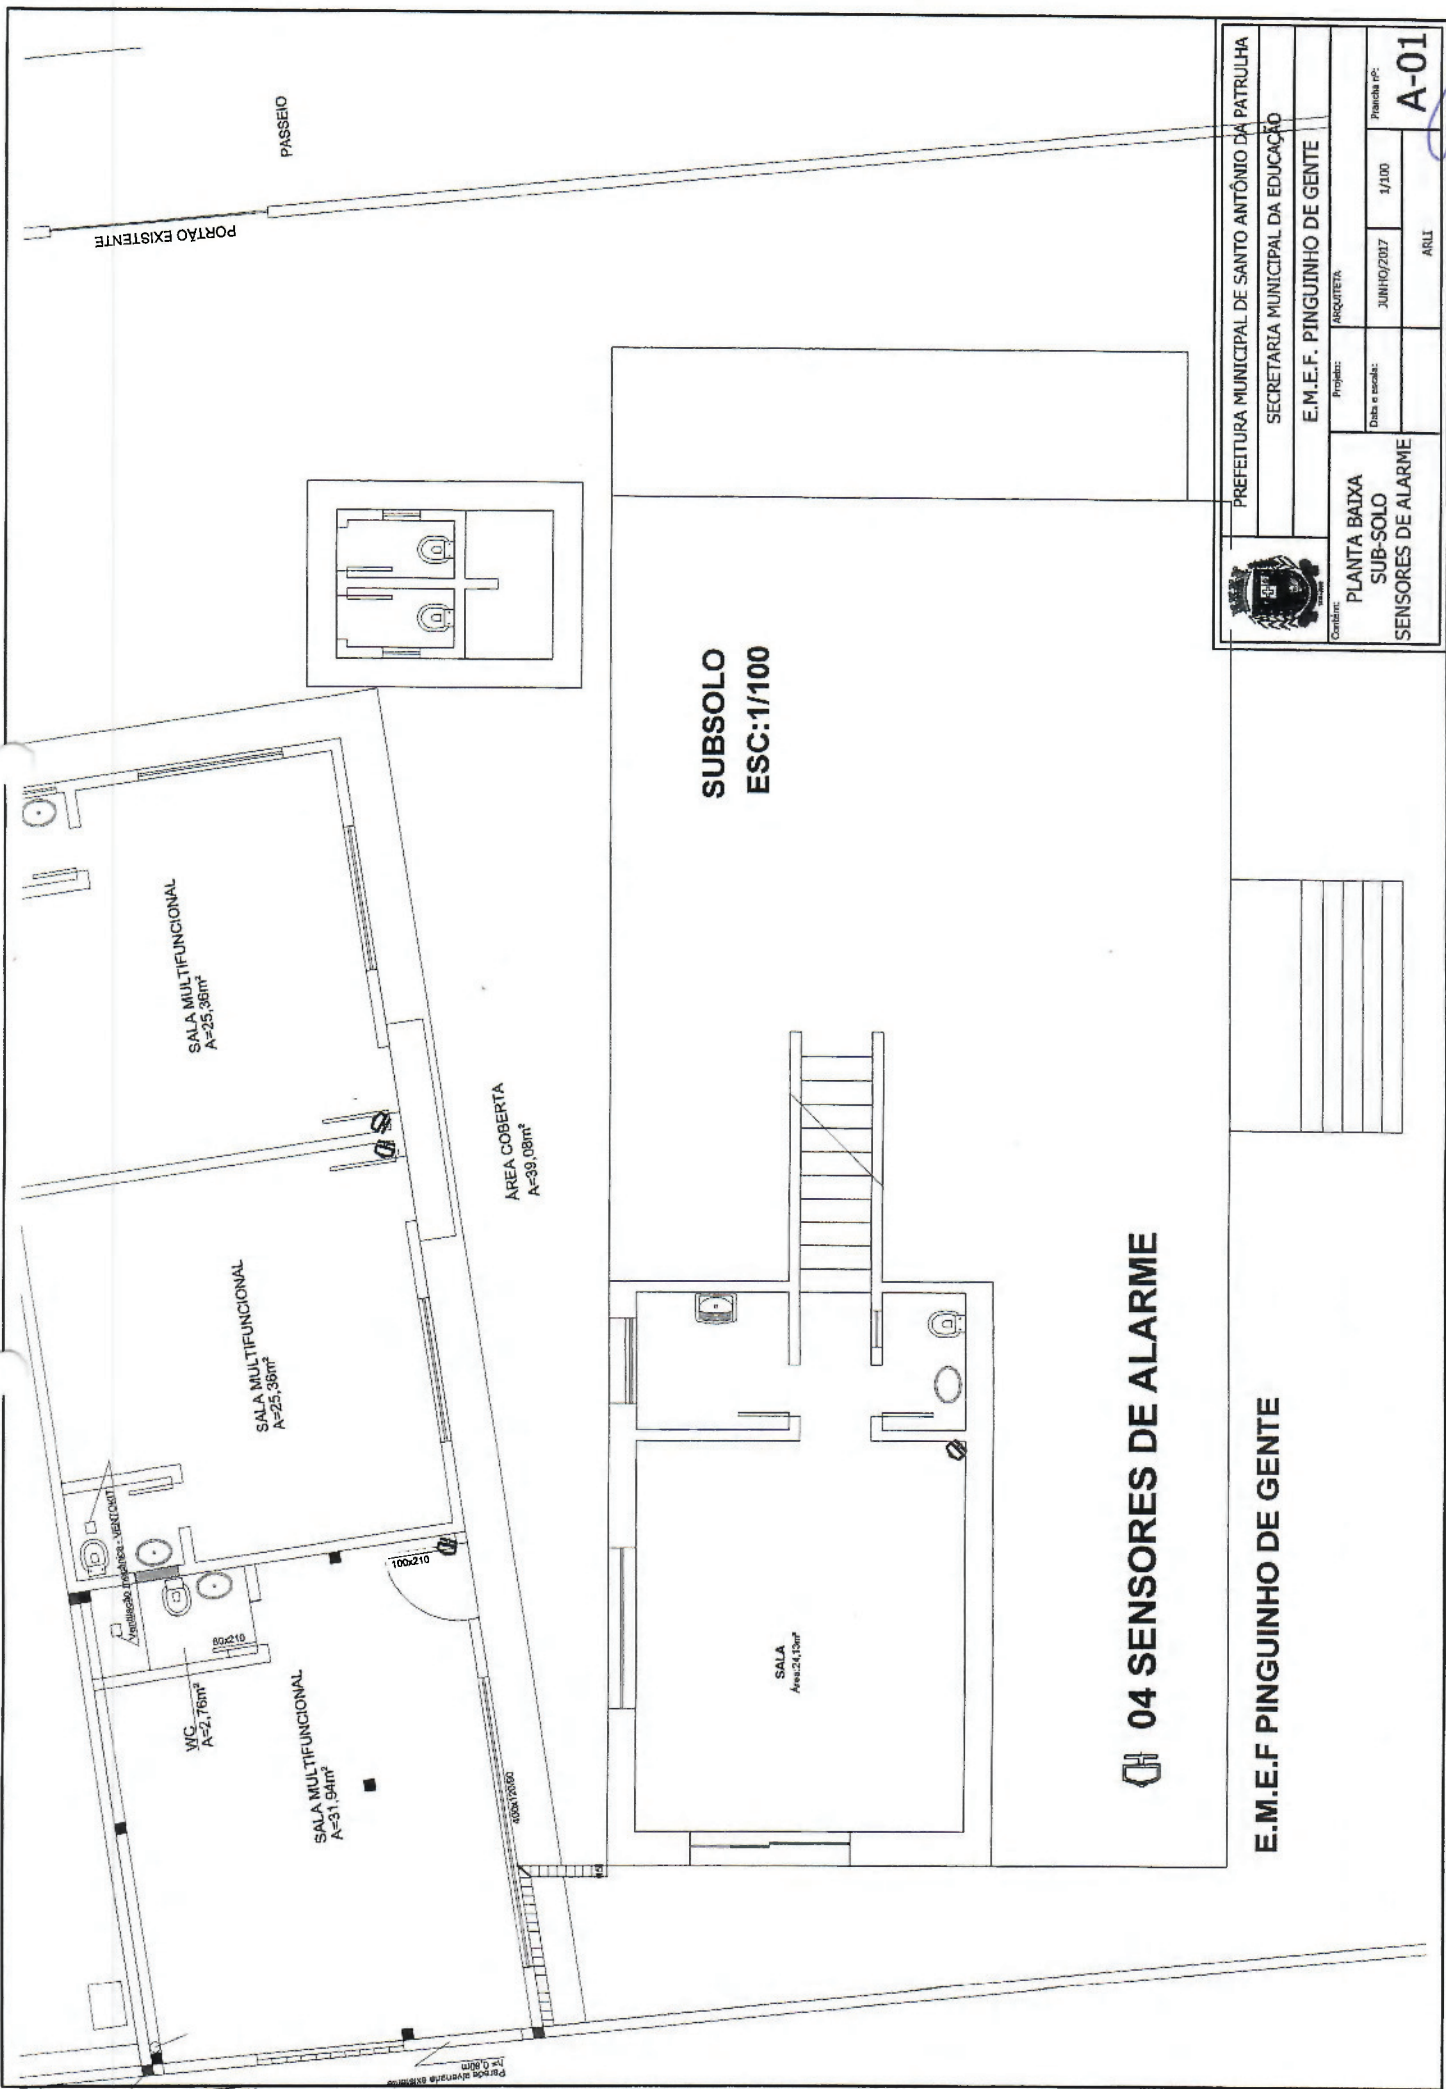
E.M.E.I. MENINO DEUS

ESCALA 1/100

07 SENSORES DE ALARME



	PREFEITURA MUNICIPAL DE SANTO ANTÔNIO DA PATRULHA SECRETARIA MUNICIPAL DA EDUCAÇÃO		E.M.E.I. MENINO DEUS	
	Conteúdo: PLANTA BAIXA SENSORES DE ALARME	Projeto: ARLL	Data e escala: JUNHO/2017 1/100	Prêchido nº: A-00




04 SENSORES DE ALARME

E.M.E.F. PINGUINHO DE GENTE



PREFEITURA MUNICIPAL DE SANTO ANTÔNIO DA PATRULHA		SECRETARIA MUNICIPAL DA EDUCAÇÃO	
E.M.E.F. PINGUINHO DE GENTE		Projeto: ARQUITETA	
PLANTA BAIXA		Data e escala: JUNHO/2017 1/100	
SUB-SOLO		Folha nº: A-01	
SENSORES DE ALARME		ARLH	

Handwritten signature and initials.

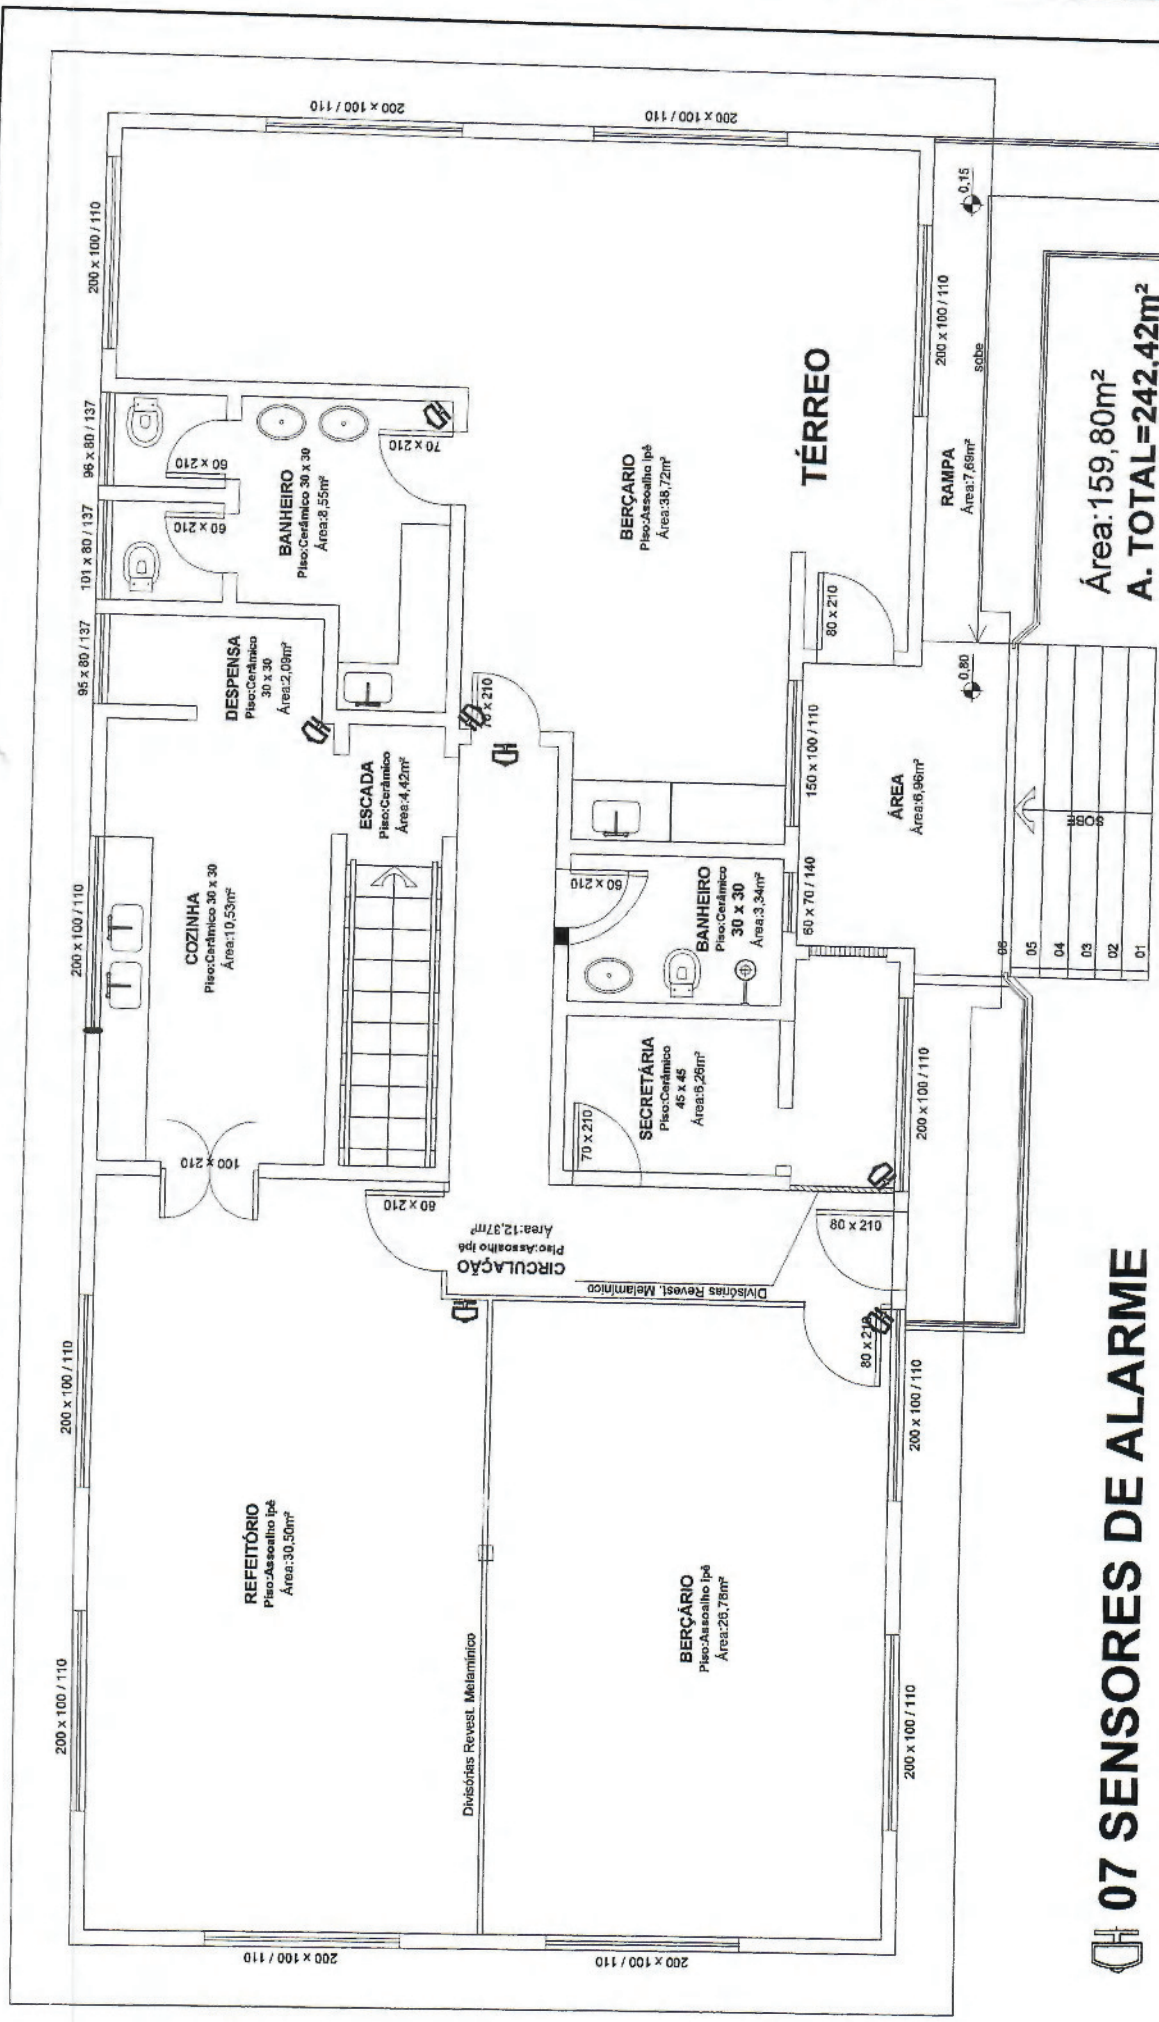

Área: 159,80m²
A. TOTAL=242,42m²

07 SENSORES DE ALARME



PREFEITURA MUNICIPAL DE SANTO ANTONIO DA PATRULHA	
SECRETARIA MUNICIPAL DA EDUCAÇÃO	
E.M.E.F. PINGUINHO DE GENTE	
Programa: ARQUITETA	Projeto nº: A-00
Data e escala: JUNHO/2017	1/75
Arquiteto: ARLL	

PLANTA BAIXA
 SENSORES DE ALARME

07


A-01	ARLTI	Data e escala:		Projeto:	Arquiteta
	1/125	JUNHO/2017	SENDORES DE ALARME		
PREFEITURA MUNICIPAL DE SANTO ANTONIO DA PATRULHA		SECRETARIA MUNICIPAL DA EDUCACAO		E.M.E.F. SONECA	



ESCALA 1:125

ESCOLA INFANTIL SONECA

12 SENSORES DE ALARME

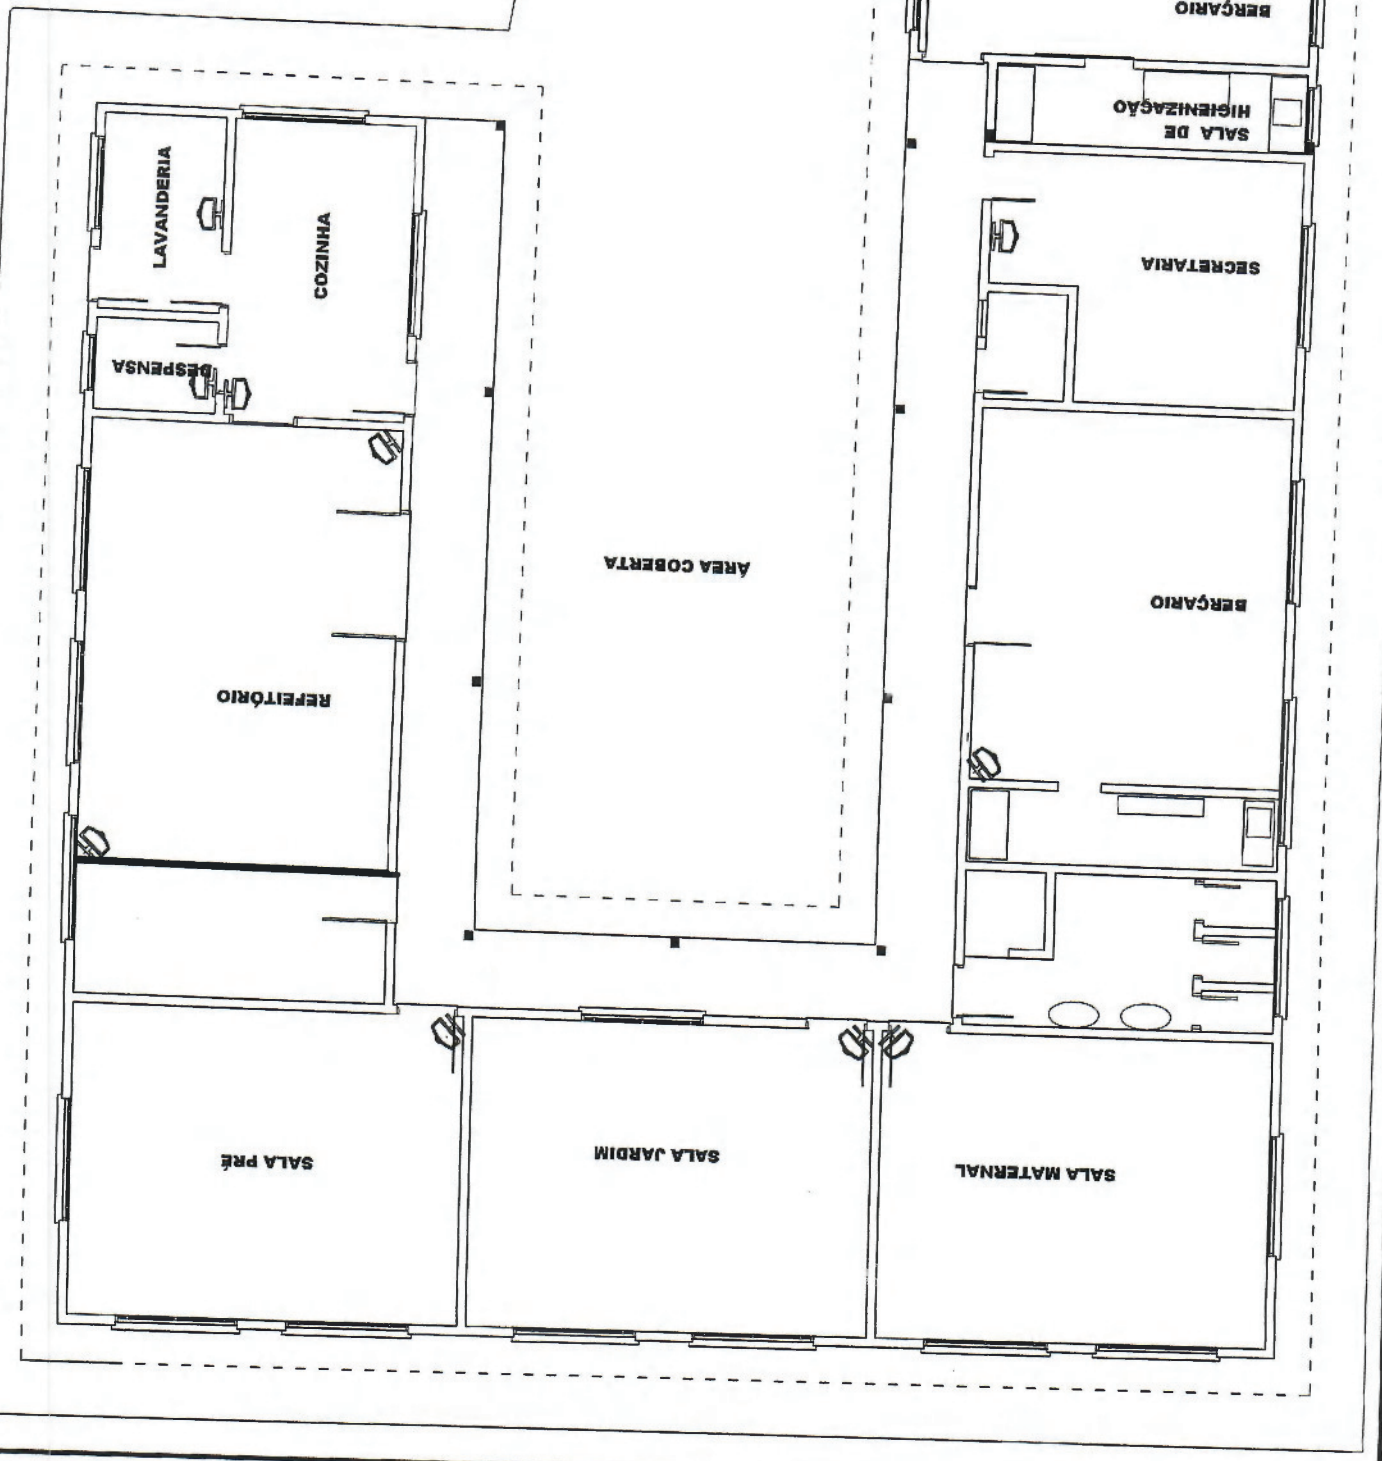

ESCOLA ANGELO TEDESCO



04 SENSORES DE ALARME



PREFEITURA MUNICIPAL
DE SANTO ANTONIO
DA PATRULHA

SECRETARIA
DA EDUCAÇÃO

SENSORES DE ALARME

PROJETO DEPARTAMENTO DE ENGENHARIA E ARQUITETURA
ESCOLA ANGELO TEDESCO

CONTINUED
PLANTA BAIXA


DATA

ESCALA:
1/200


ARLI

A01

02

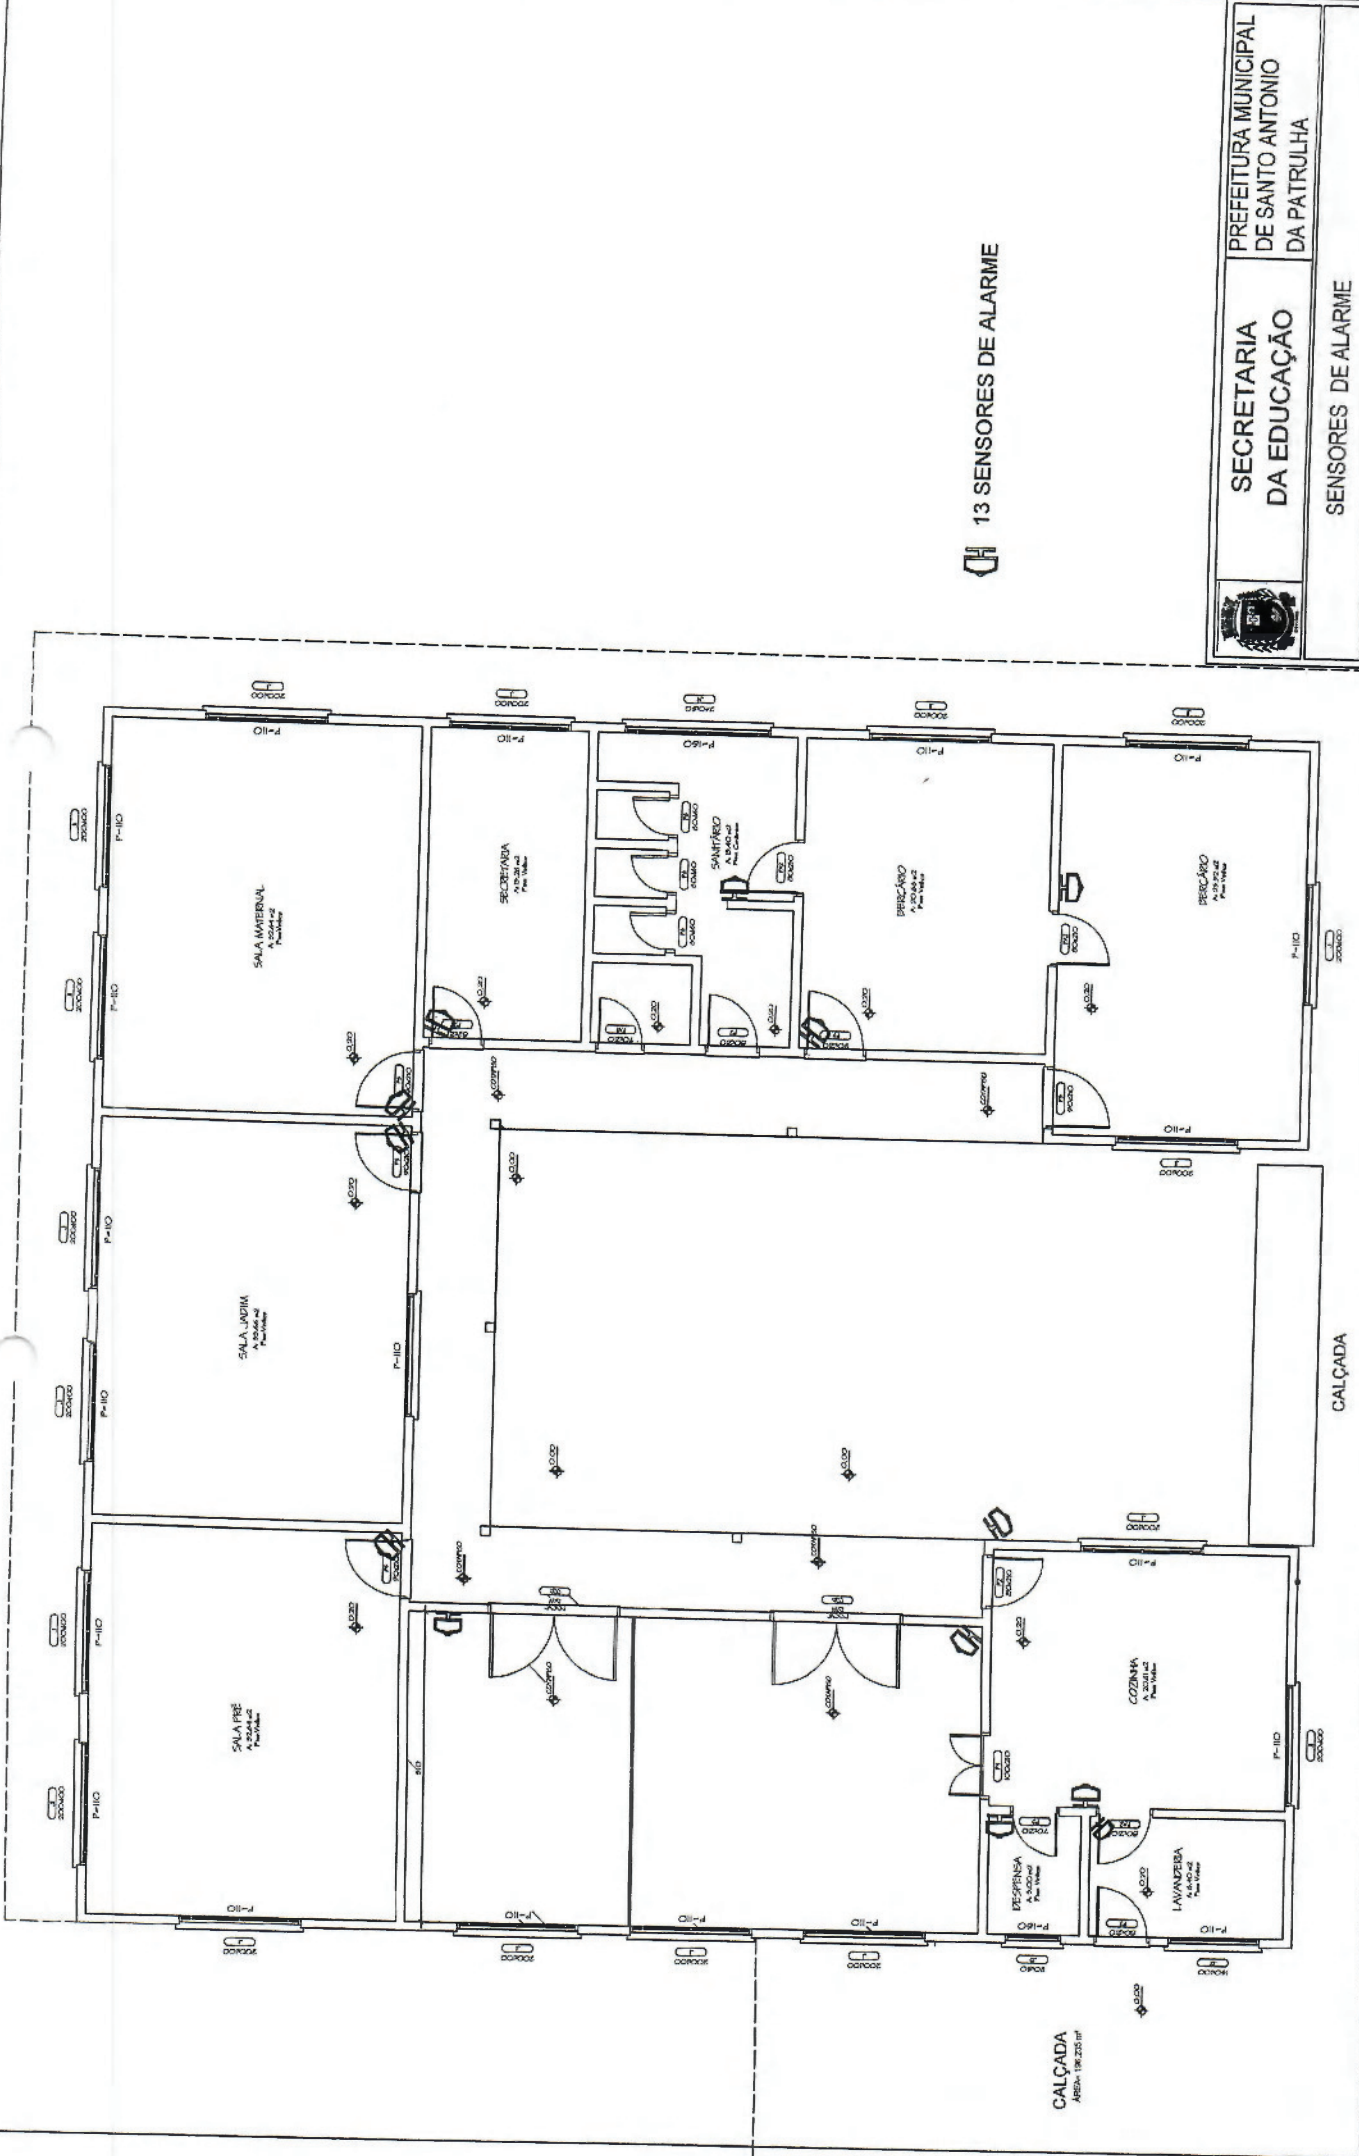

13 SENSORES DE ALARME

	SECRETARIA DA EDUCAÇÃO	PREFEITURA MUNICIPAL DE SANTO ANTONIO DA PATRULHA
	SENORES DE ALARME	
PROJETO	CRECHE BABY PINGUINHO	DATA
CONTEÚDO	PLANTA BAIXA	ESCALA: 1/125
		ARL
		A01

ESCALA 1/125


CRECHE BABY PINGUINHO

CALÇADA


CALÇADA
ÁREA: 138,255 m²

48/6

H) 03 SENSORES DE ALARME

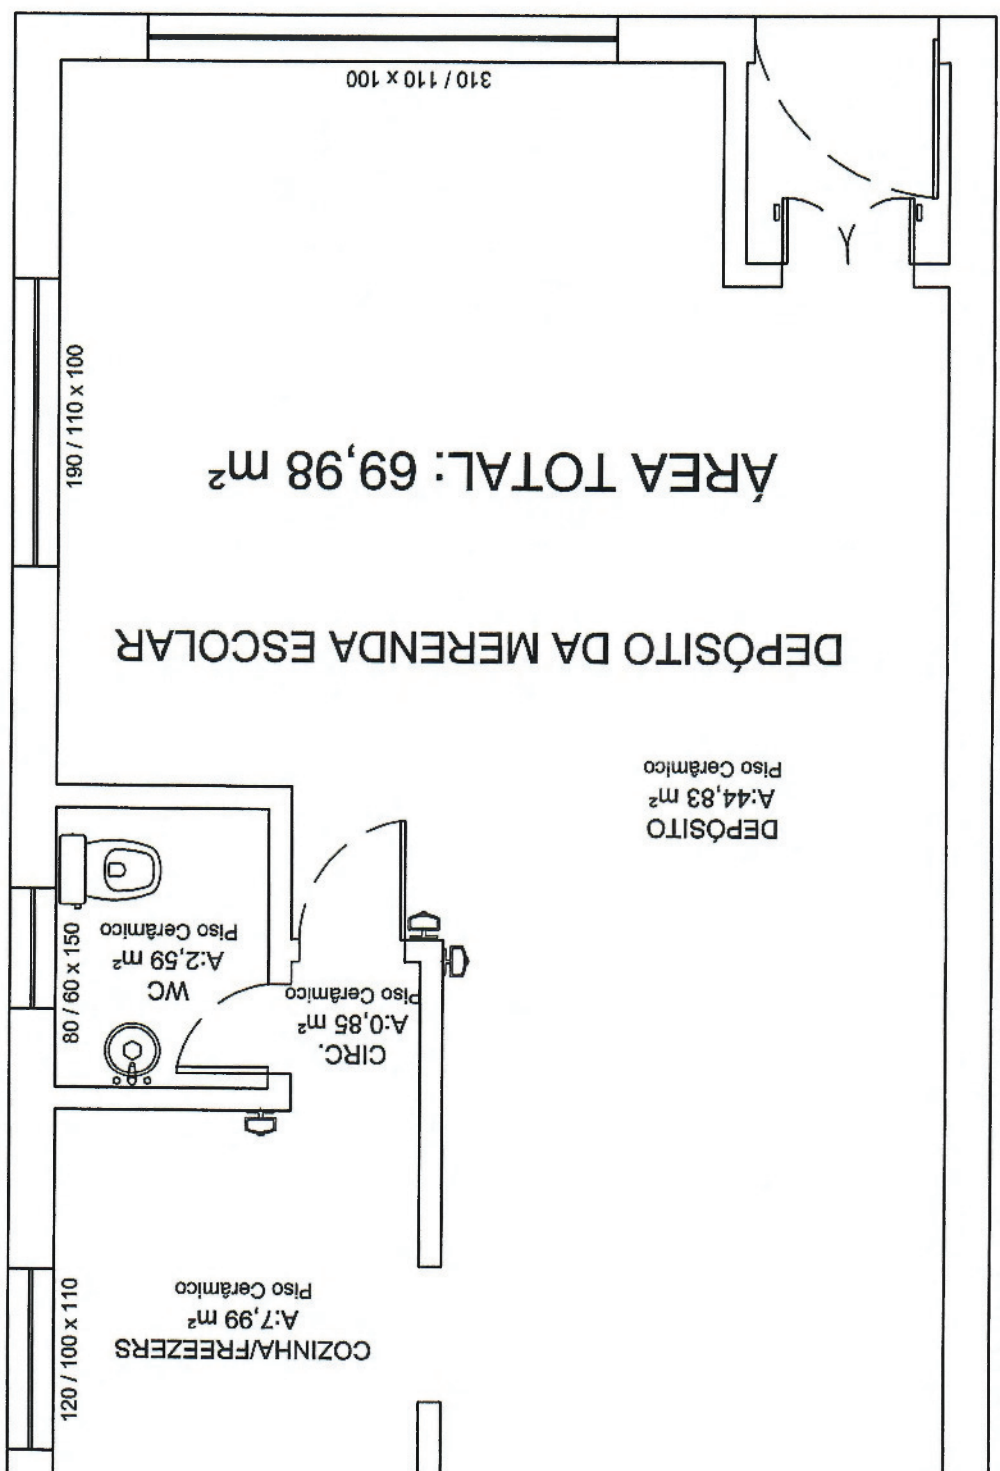

A 01	CONTENIDO	PLANTA BAIXA
	PROJETO	DEPÓSITO DA MERENDA ESCOLAR
SENSORES DE ALARME		
PREFEITURA MUNICIPAL DE SANTO ANTONIO DA PATRULHA		SECRETARIA DA EDUCAÇÃO
		DATA JUNHO/2017
ESCALA: 1/125	ARLI	

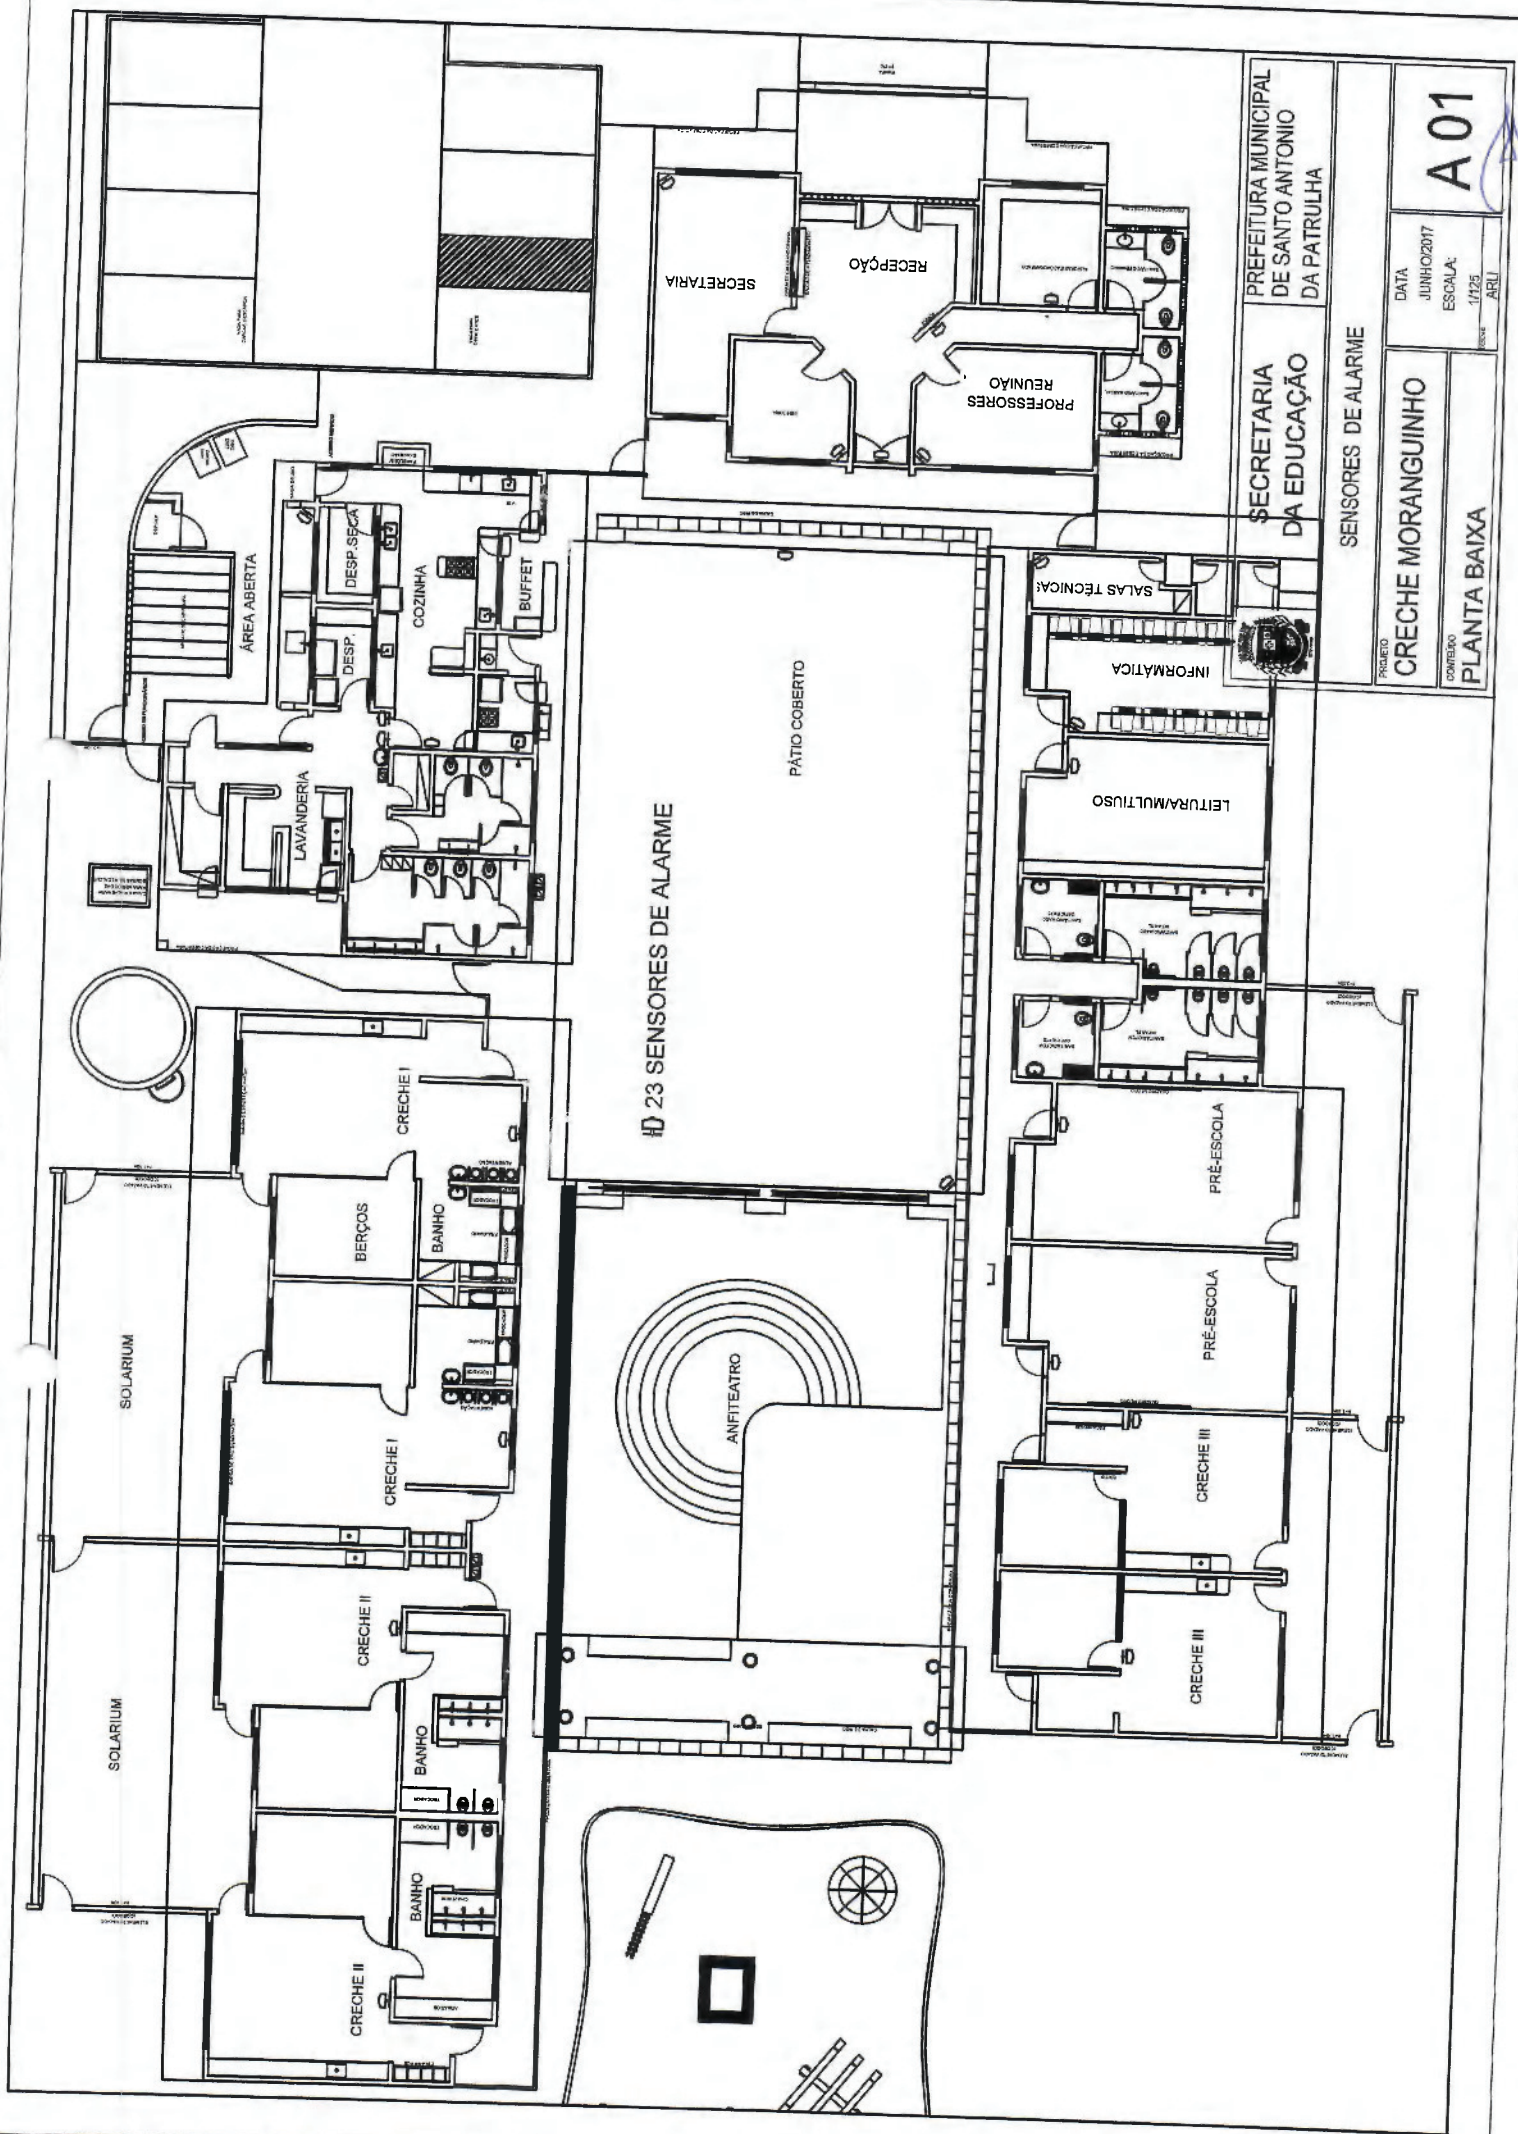

A01

DATA: JUNHO/2017
 ESCALA: 1/125
 PROJ: ARU

PROJETO: **CRECHE MORANGUINHO**
 CONTEÚDO: **PLANTA BAIXA**

PREFEITURA MUNICIPAL DE SANTO ANTONIO DA PATRULHA
SECRETARIA DA EDUCAÇÃO
 SENSORES DE ALARME

23 SENSORES DE ALARME

PÁTIO COBERTO

ANFITEATRO

SOLARIUM

SOLARIUM

BERÇOS

BANHO

CRECHE I

BANHO

CRECHE I

CRECHE II

BANHO

CRECHE II

BANHO

CRECHE III

BANHO

SALAS TÉCNICA

INFORMÁTICA

LEITURA/MULTIFUSO

PRÉ-ESCOLA


PRÉ-ESCOLA

CRECHE III

CRECHE III

BRUNO MAGALHÃES


A. 80

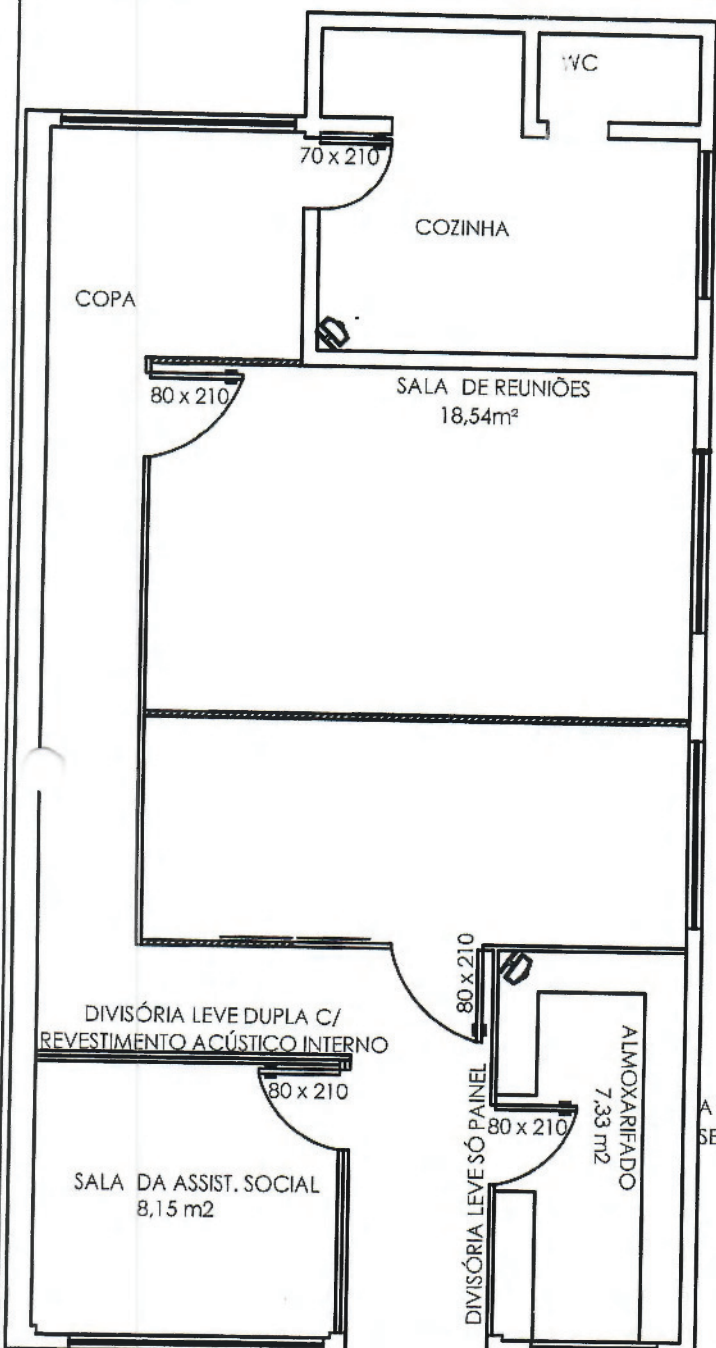


A COR DAS DIVISÓRIAS BEM COMO AS MONTANTES DEVEM SEGUIR AS CORES DAS DIVISÓRIAS EXISTENTES NA SECRETARIA

SECRETARIA DE MUNICIPAL DE EDUCAÇÃO
REFORMA E AMPLIAÇÃO DIVISÓRIAS MELAMÍNICAS
SÓ PAINEL=19,55m²
PORTA 80X2,10m=01 unidade

 03 SENSORES DE ALARME

	SECRETARIA DA EDUCAÇÃO	PREFEITURA MUNICIPAL DE SANTO ANTONIO DA PATRULHA	
	SENSORES DE ALARME		
PROJETO	PRÉDIO DA SECRETARIA DE EDUCAÇÃO	DATA	A02
CONTEUDO	PLANTA BAIXA 2º PAV.	ESCALA: 1/75	
		ARLI	

A cor das divisórias, bem como as montantes devem seguir as cores das divisórias existentes na secretaria

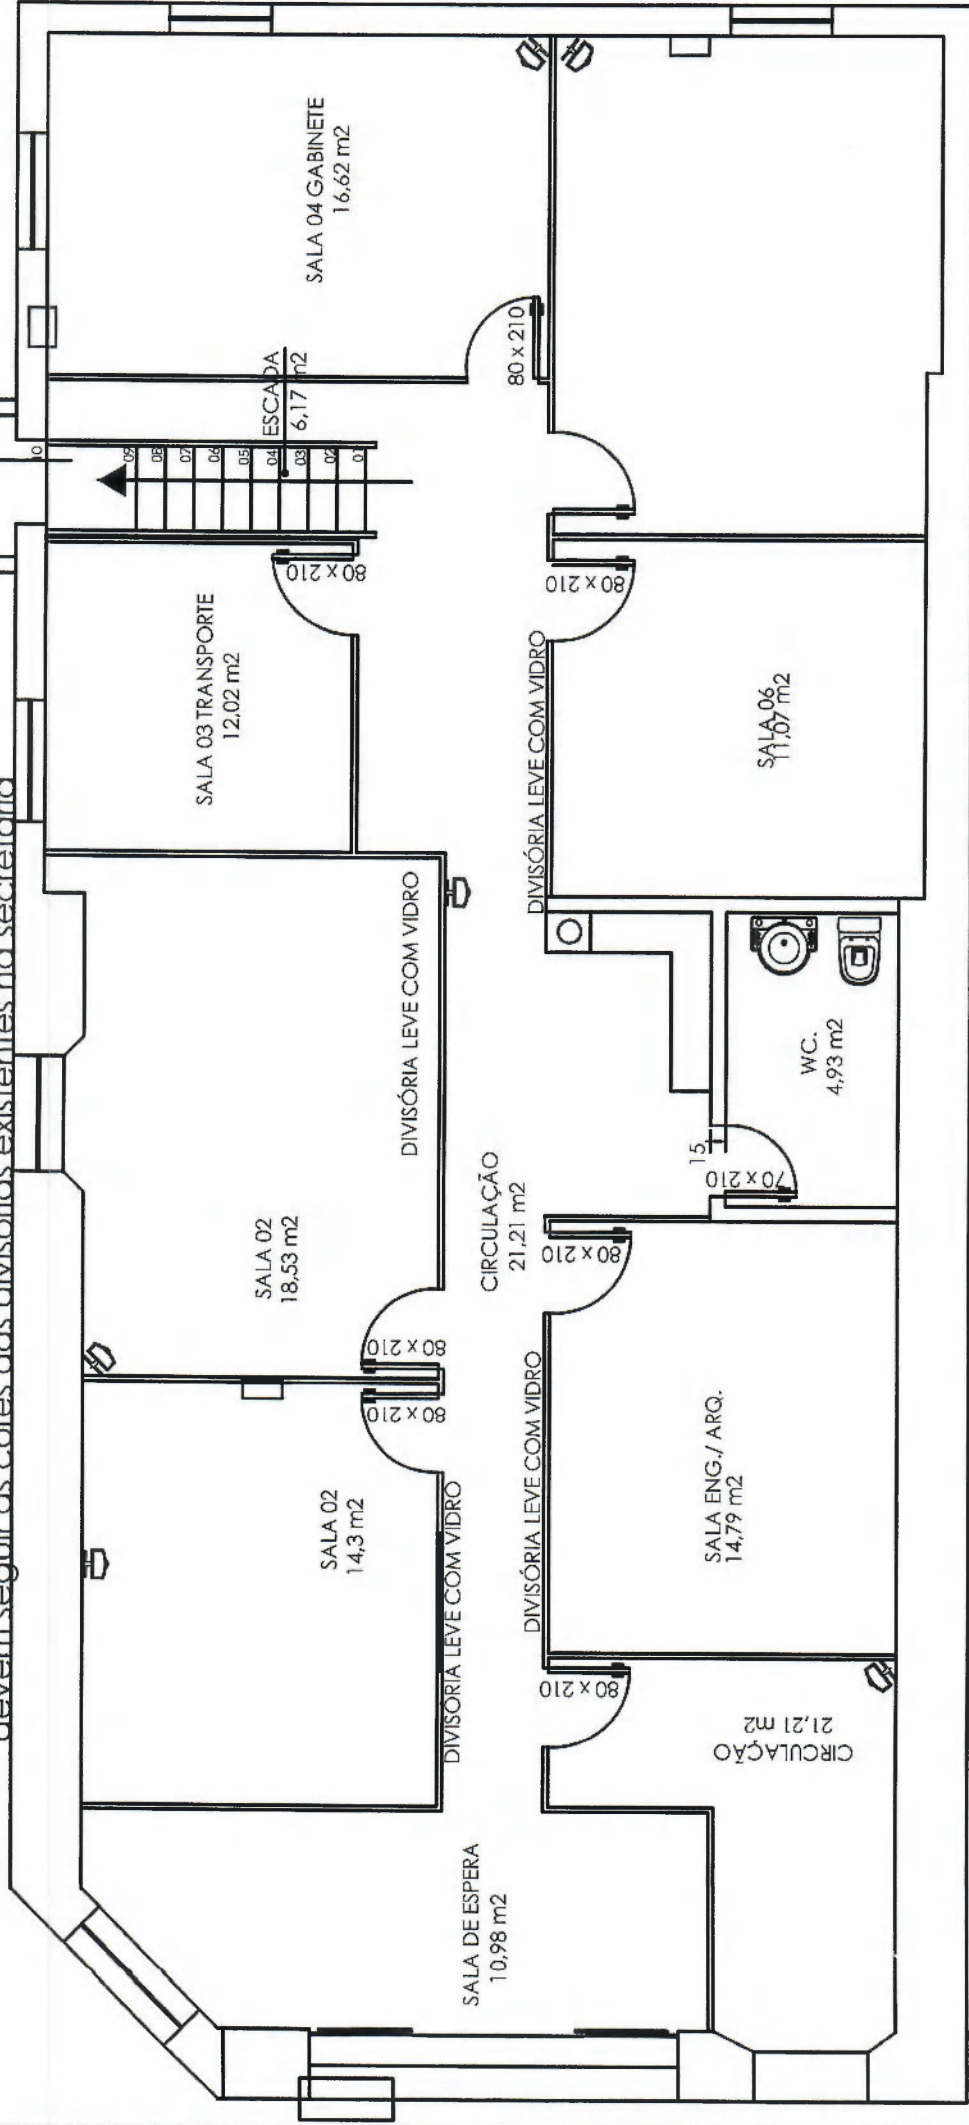

06 SENSORES DE ALARME

PÉ-DIREITO=3,00m

SECRETARIA DE EDUCAÇÃO



SECRETARIA DA EDUCAÇÃO

PREFEITURA MUNICIPAL DE SANTO ANTONIO DA PATRULHA

SENSORES DE ALARME

PRÉDIO DA SECRETARIA DE EDUCAÇÃO

DATA


ESCALA: 1/75

ARL

CONTEÚDO PLANTA BAIXA

A01


Handwritten signature

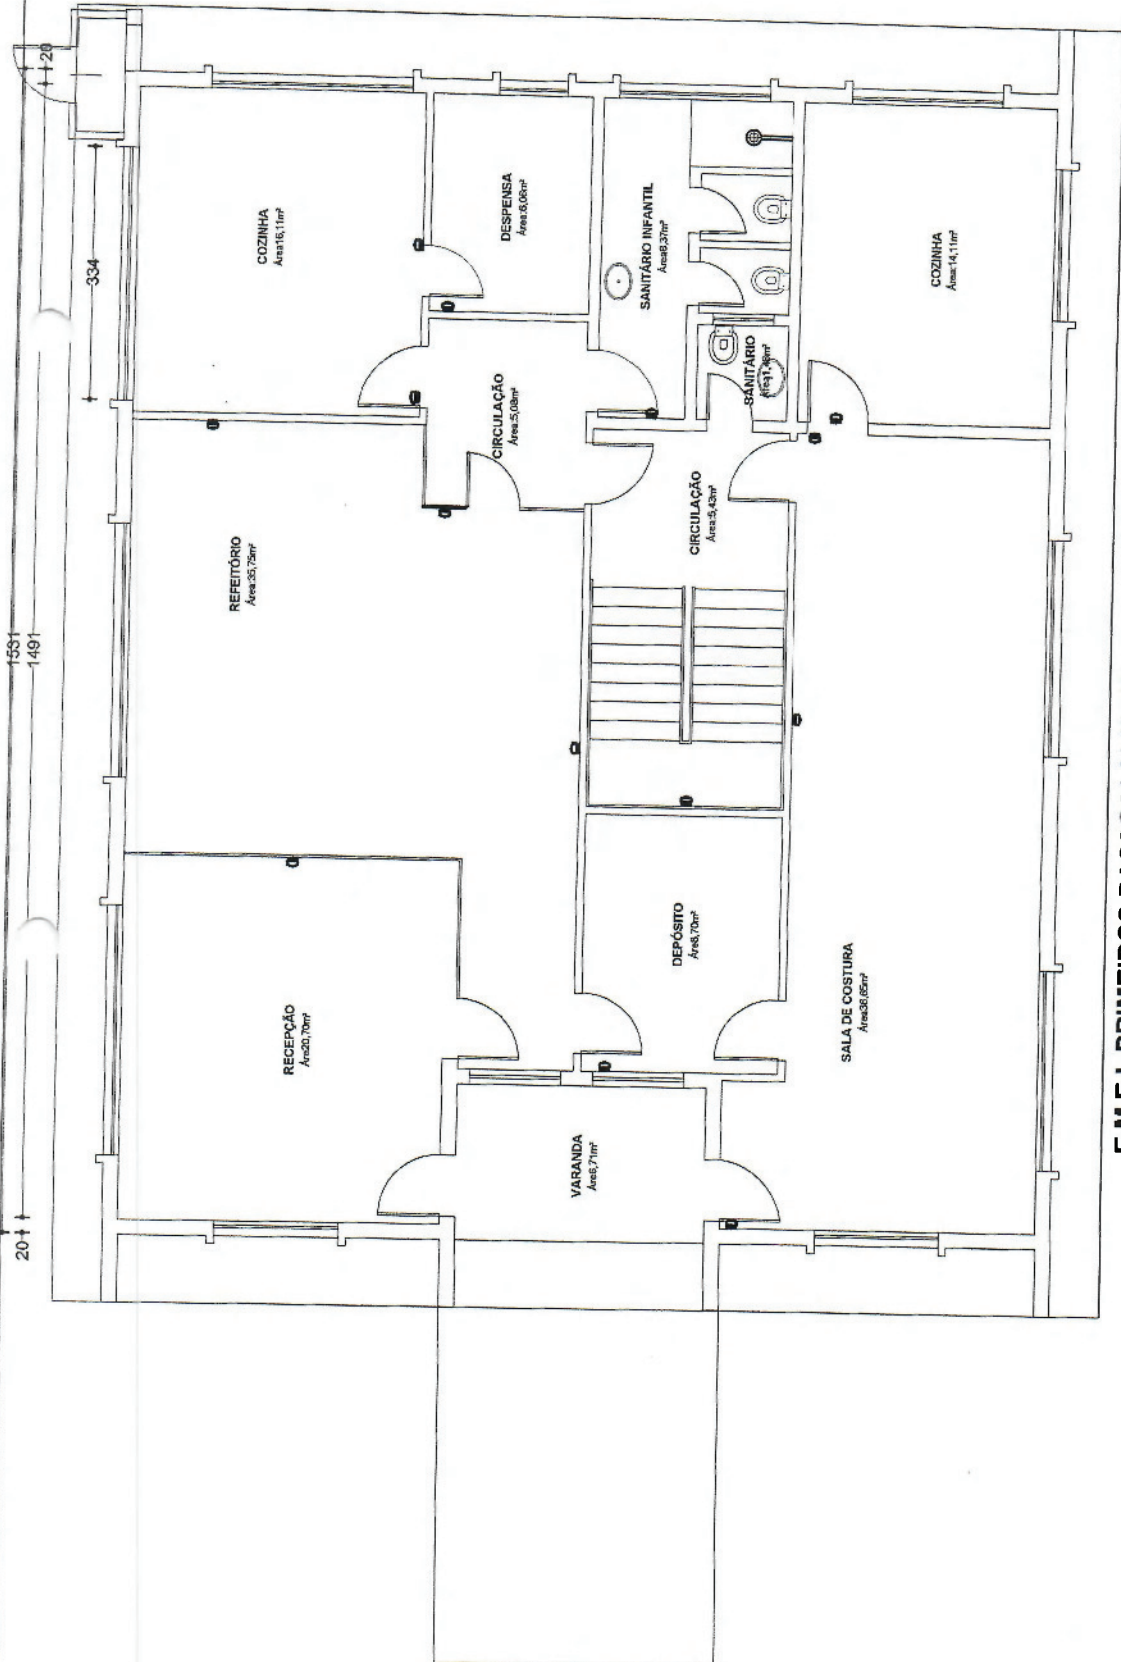


E.M.E.I. PRIMEIROS PASSOS (ALMOXARIF.)
ESCALA 1/100 TÉRREO
Área: 190,92m²



14 SENSORES DE ALARME

	PREFEITURA MUNICIPAL DE SANTO ANTONIO DA PATRULHA	
	SECRETARIA DA EDUCAÇÃO	SENSORES DE ALARME
PROJETO E.M.E.I. PRIMEIROS PASSOS	DATA JUNHO/2017	DATA JUNHO/2017
CONTEÚDO PLANTA BAIXA TÉRREO	ESCALA: 1/100	ESCALA: 1/100
		A02

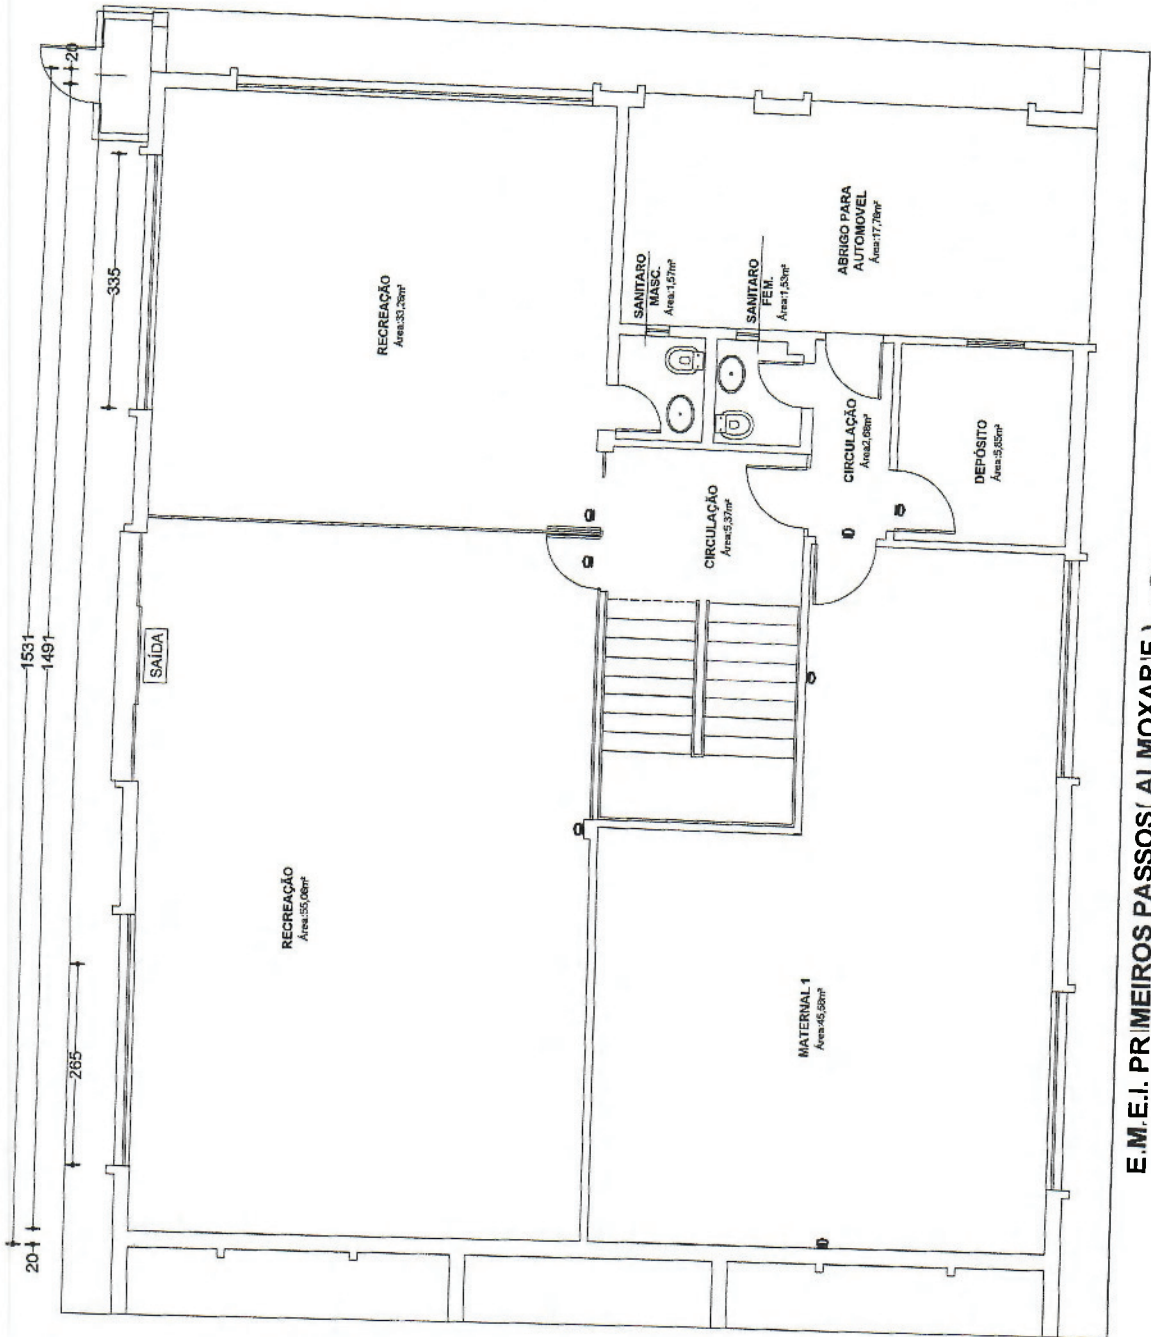

E.M.E.I. PRIMEIROS PASSOS (ALMOXARIF.)
ESCALA 1/100 SUB-SOLO
7 SENSORES DE ALARME

Área: 190,92m²



SECRETARIA DA EDUCAÇÃO

SENSORES DE ALARME

PROJETO
E.M.E.I. PRIMEIROS PASSOS


CONTEÚDO
PLANTA BAIXA SUB-SOLO

PREFEITURA MUNICIPAL DE SANTO ANTONIO DA PATRULHA

DATA
JUNHO/2017

ESCALA:
1/100

A 01

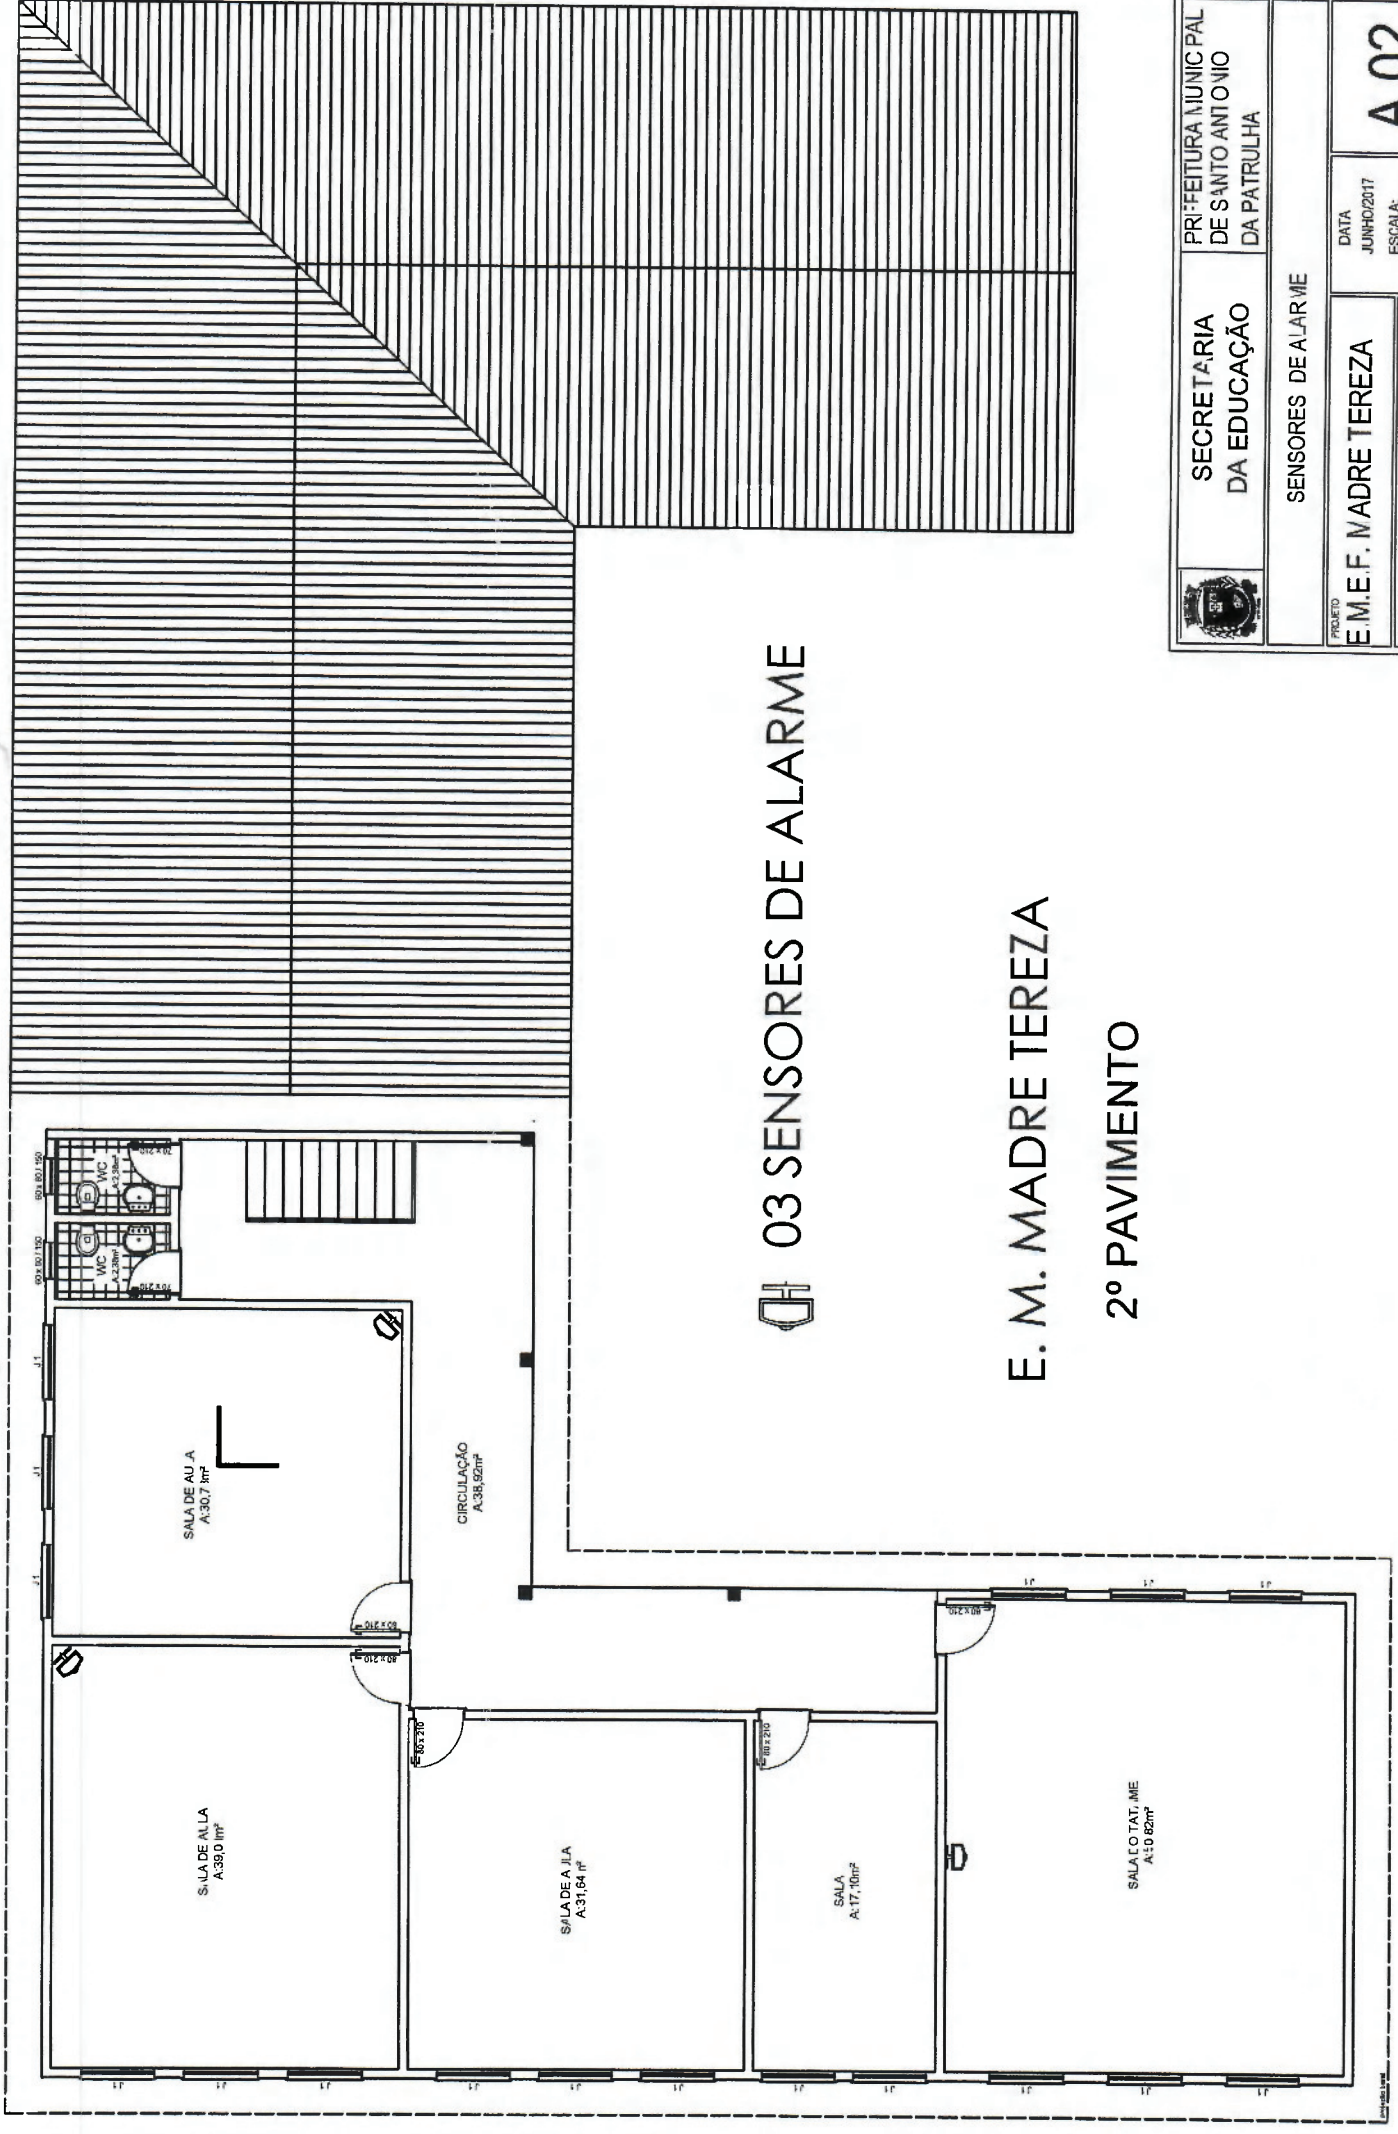

03 SENSORES DE ALARME

E. M. MADRE TEREZA

2º PAVIMENTO



SECRETARIA DA EDUCAÇÃO

PREFEITURA MUNICIPAL DE SANTO ANTONIO DA PATRULHA

SENSORES DE ALARME

PROJETO E. M.E.F. MADRE TEREZA

DATA JUNHO/2017


A 02

CONTHECO PLANTA BAIXA 2º PAV

ESCALA: 1/125

ARLU

63

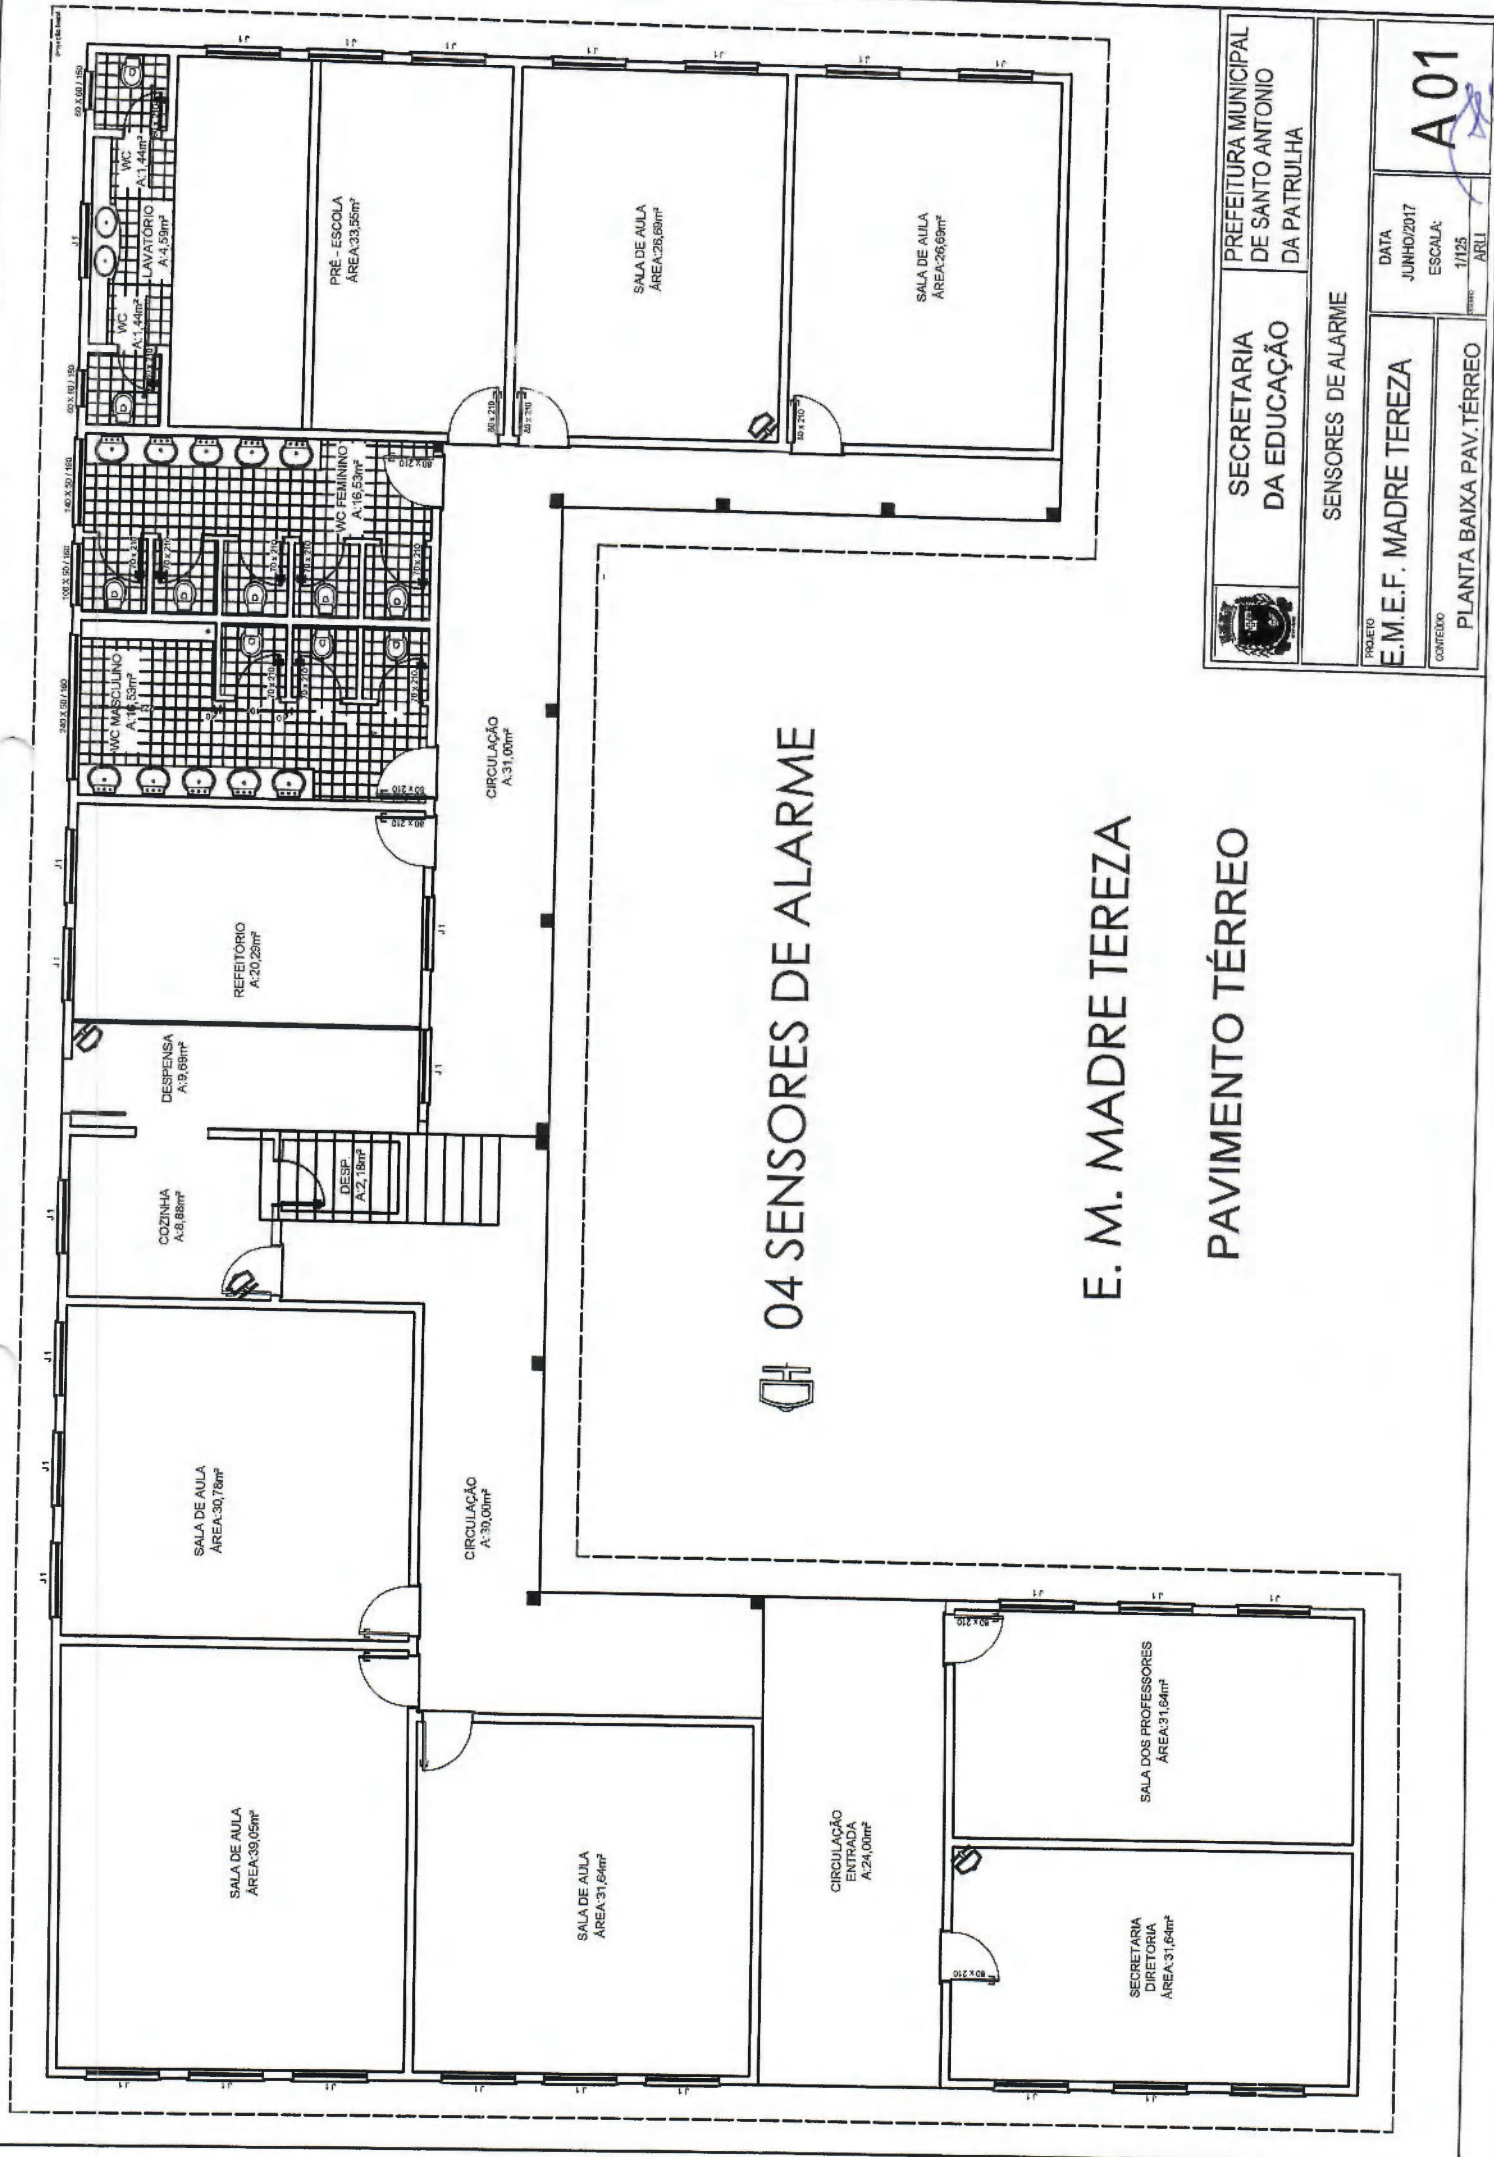

04 SENSORES DE ALARME

E. M. MADRE TEREZA

PAVIMENTO TÉRREO



SECRETARIA DA EDUCAÇÃO

PREFEITURA MUNICIPAL DE SANTO ANTONIO DA PATRULHA

SENSORES DE ALARME

PROJETO

E.M.E.F. MADRE TEREZA

DATA

JUNHO/2017

ESCALA:


1/125

CONFIECO

PLANTA BAIXA PAV. TÉRREO


A 01

02

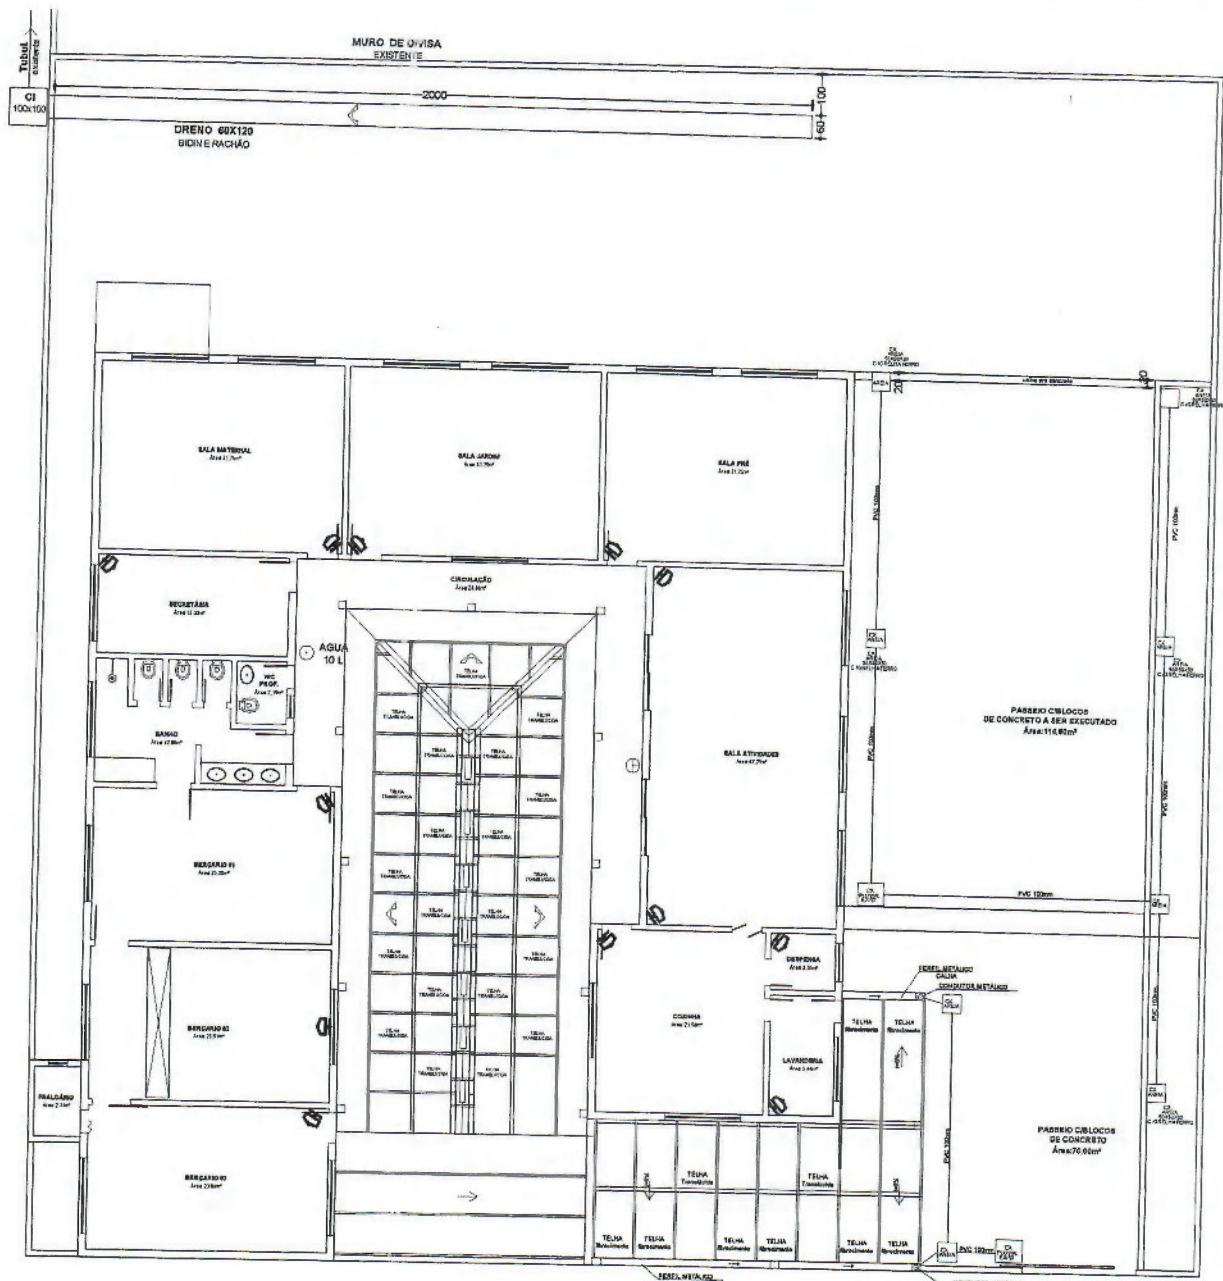


12 SENSORES DE ALARME

PLANTA BAIXA - FATIA DO SOL
COBERTURA
Área: 41,23m²


	<p>SECRETARIA DA EDUCAÇÃO</p>	<p>PREFEITURA MUNICIPAL DE SANTO ANTONIO DA PATRULHA</p>
	<p>SENSORES DE ALARME</p>	
<p>PROJETO</p> <p>CRECHE FATIA DE SOL</p>	<p>DATA</p> <p>JUNHO/2017</p>	<p>A 01</p>
<p>CONTEÚDO</p> <p>PLANTA BAIXA</p>	<p>ESCALA:</p> <p>1/200</p> <p>ARLI</p>	


21.95
6

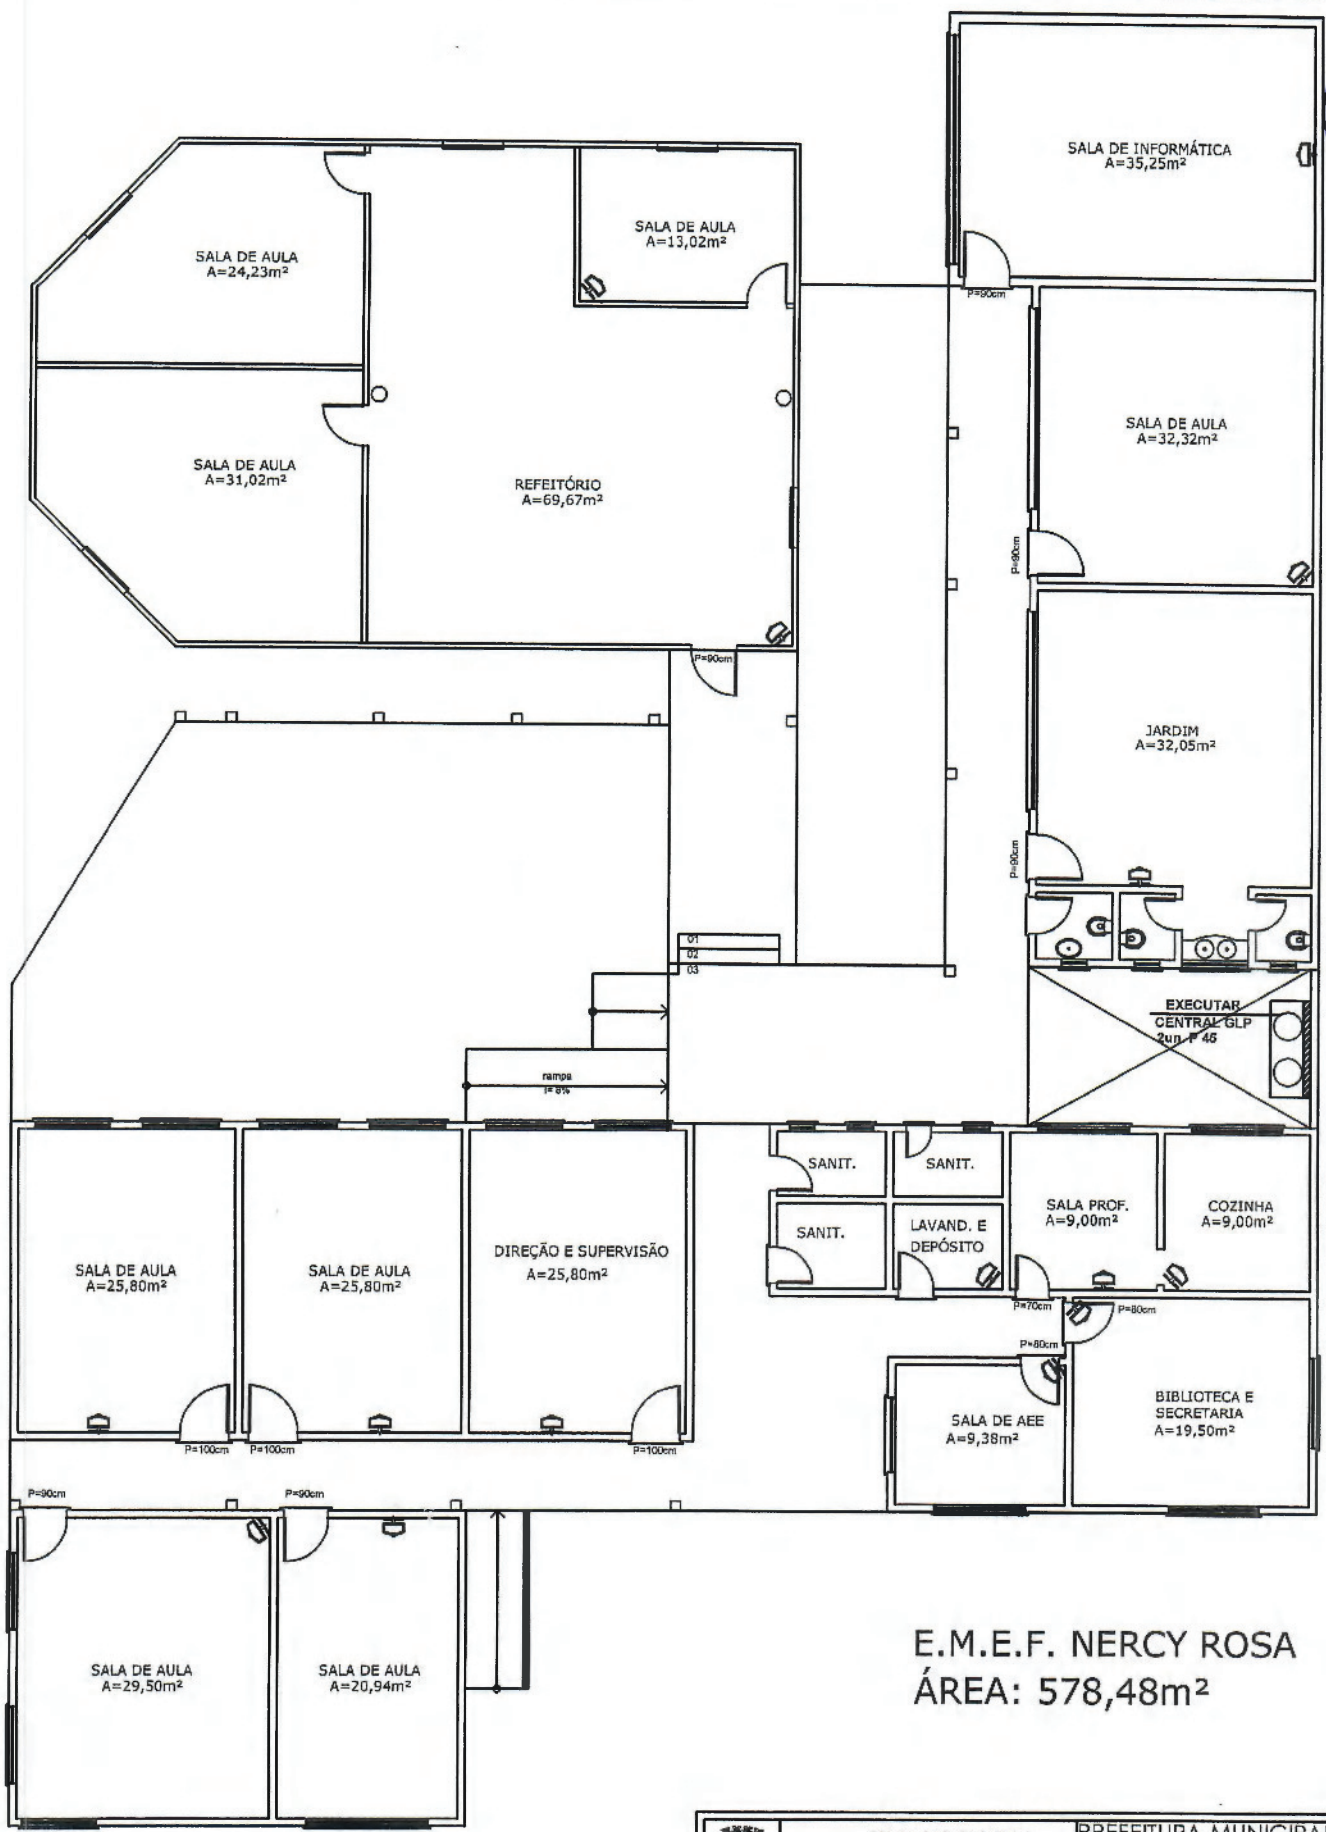

E.M.E.F. NERCY ROSA
ÁREA: 578,48m²

15 SENSORES DE ALARME


	SECRETARIA DA EDUCAÇÃO	PREFEITURA MUNICIPAL DE SANTO ANTONIO DA PATRULHA
	SENSORES DE ALARME	
PROJETO E.M.E.F. NERCY ROSA	DATA	A 01
CONTEÚDO PLANTA BAIXA	ESCALA: 1/125 ARL	

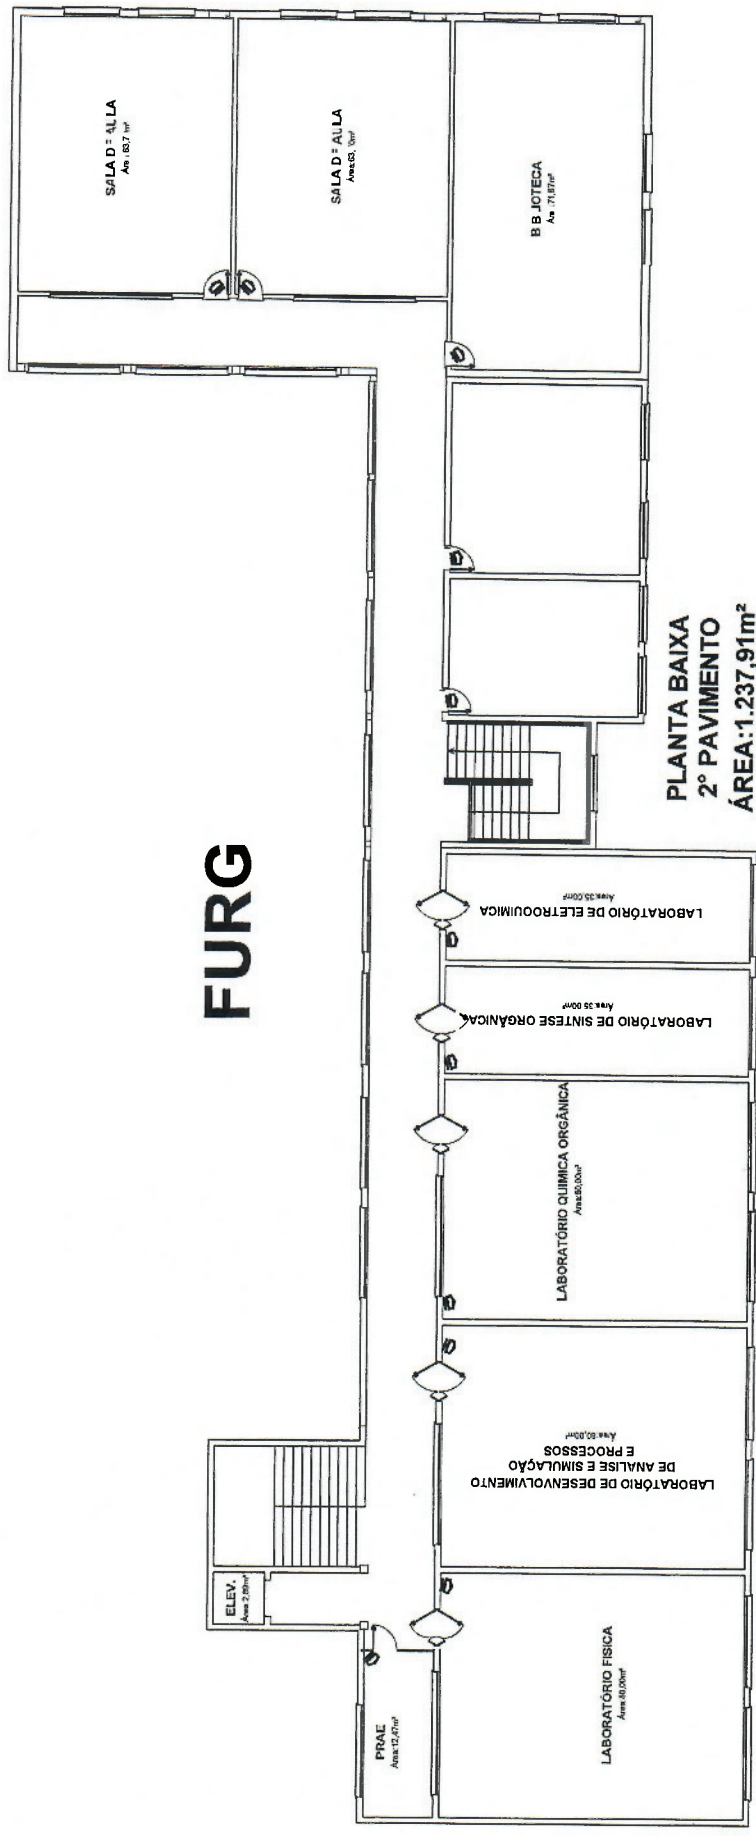


FURG


PLANTA BAIXA
2º PAVIMENTO
ÁREA: 1.237,91m²
 esc.: 1/250

11 SENSORES DE ALARME

	SECRETARIA DA EDUCAÇÃO	PREFEITURA MUNICIPAL DE SANTO ANTONIO DA PATRULHA
	SENSORES DE ALARME	
FURG	DATA: JUN-HD/2017 ESCALA: 1:125 PROJETO: ARLI	A01
PLANTA BAIXA 2º PAV		

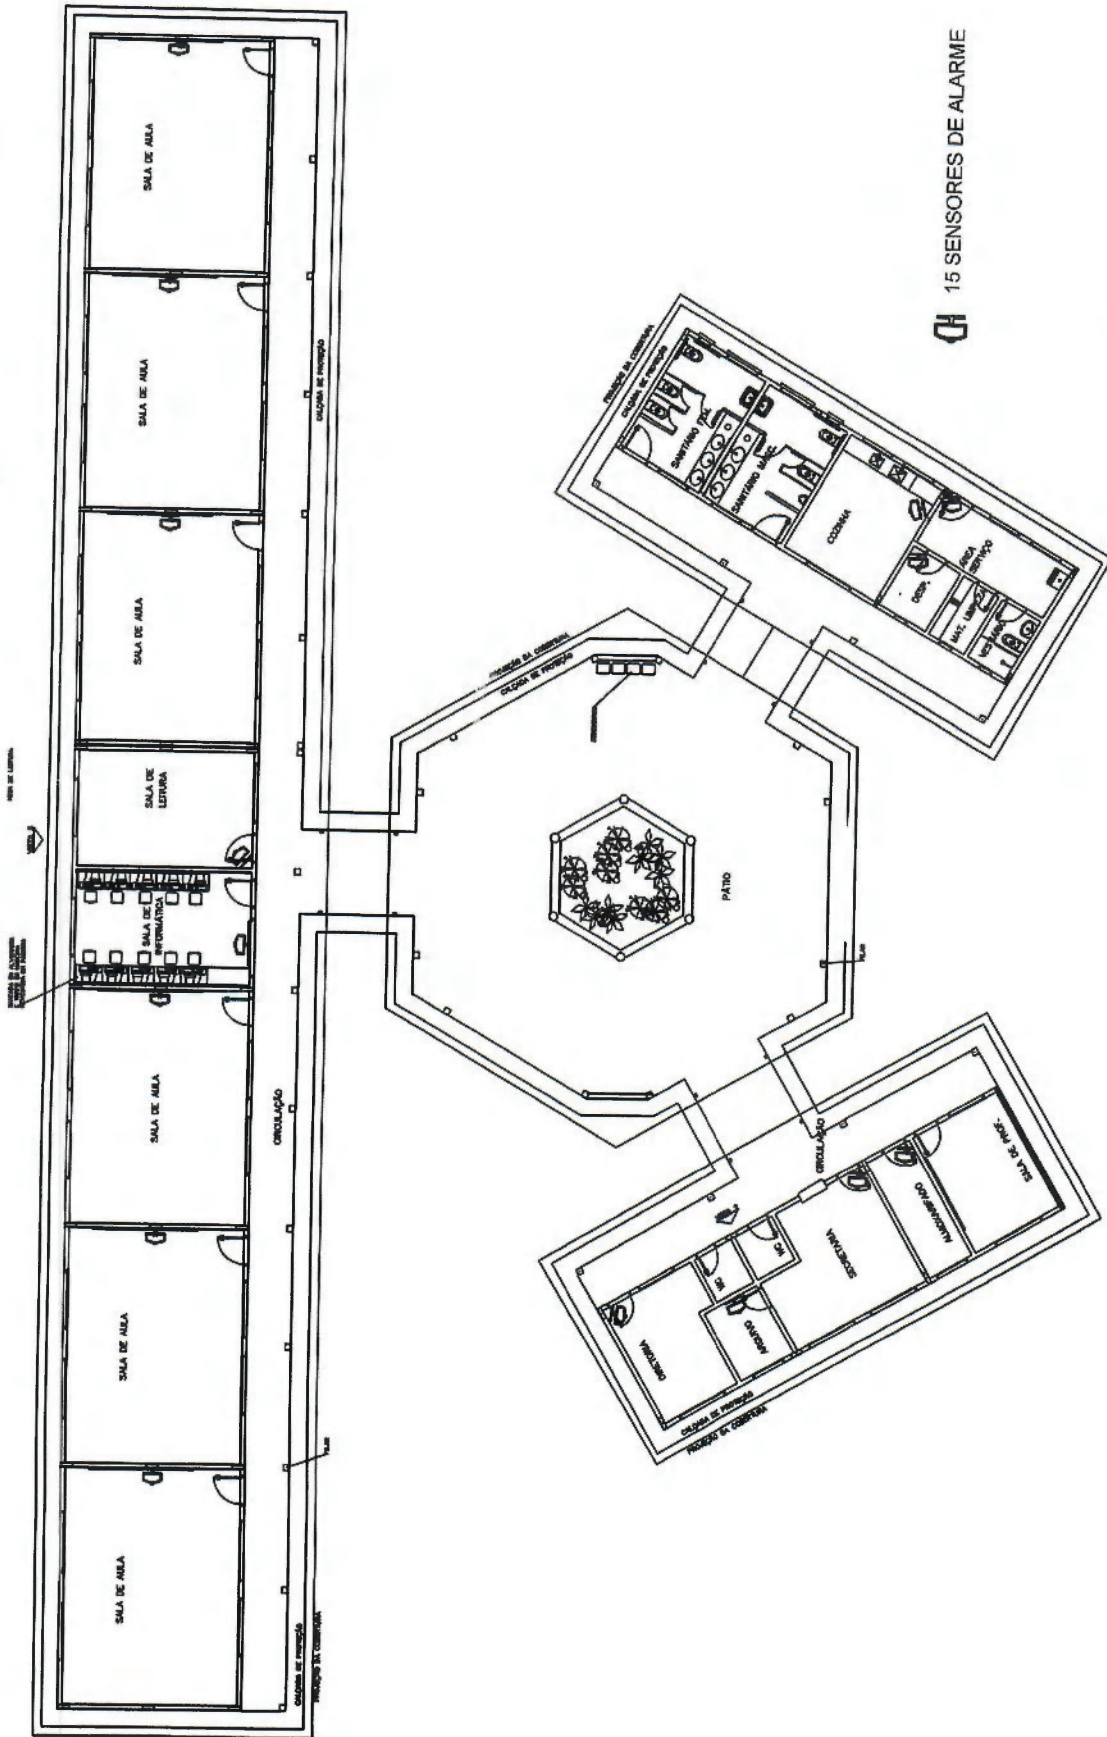

15 SENSORES DE ALARME

	SECRETARIA DA EDUCAÇÃO	PREFEITURA MUNICIPAL DE SANTO ANTONIO DA PATRULHA
	SENSORES DE ALARME	
PROJETO	NOVO SANTA INÊS	DATA JUNHO/2017
CONTÉUDO	PLANTA BAIXA	ESCALA: 1/250
		ARLJ
		A 01

21.99